



PH2階平面図 1/50

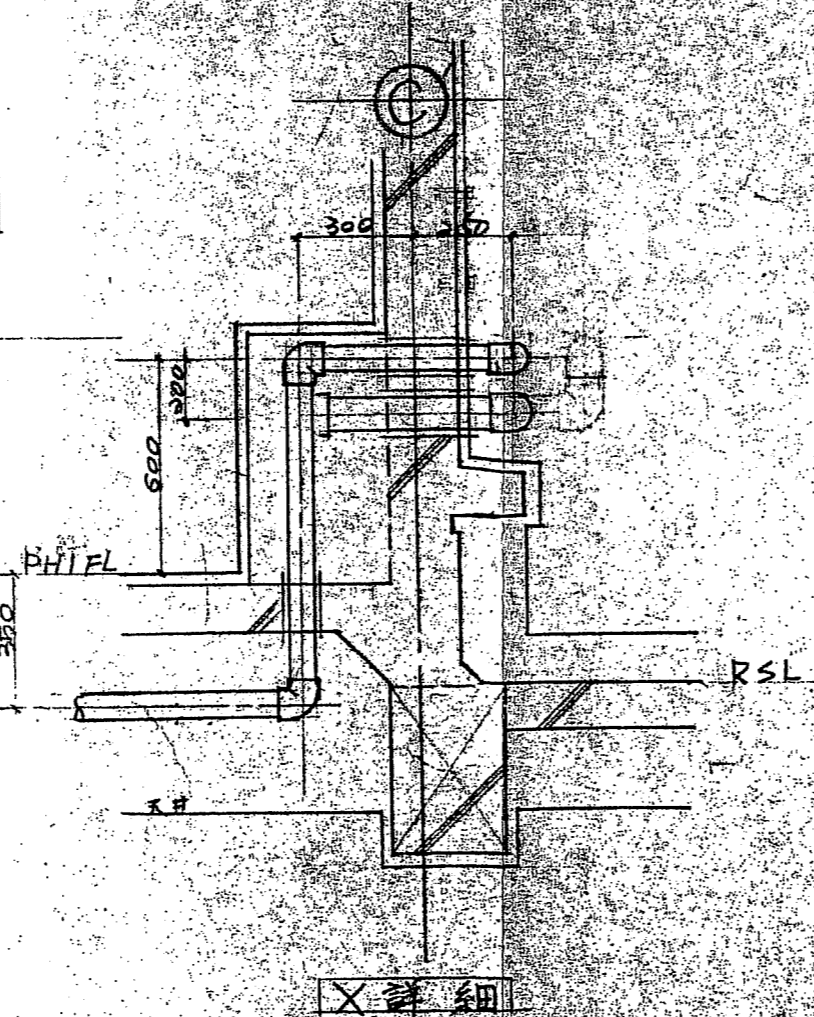

X 詳細

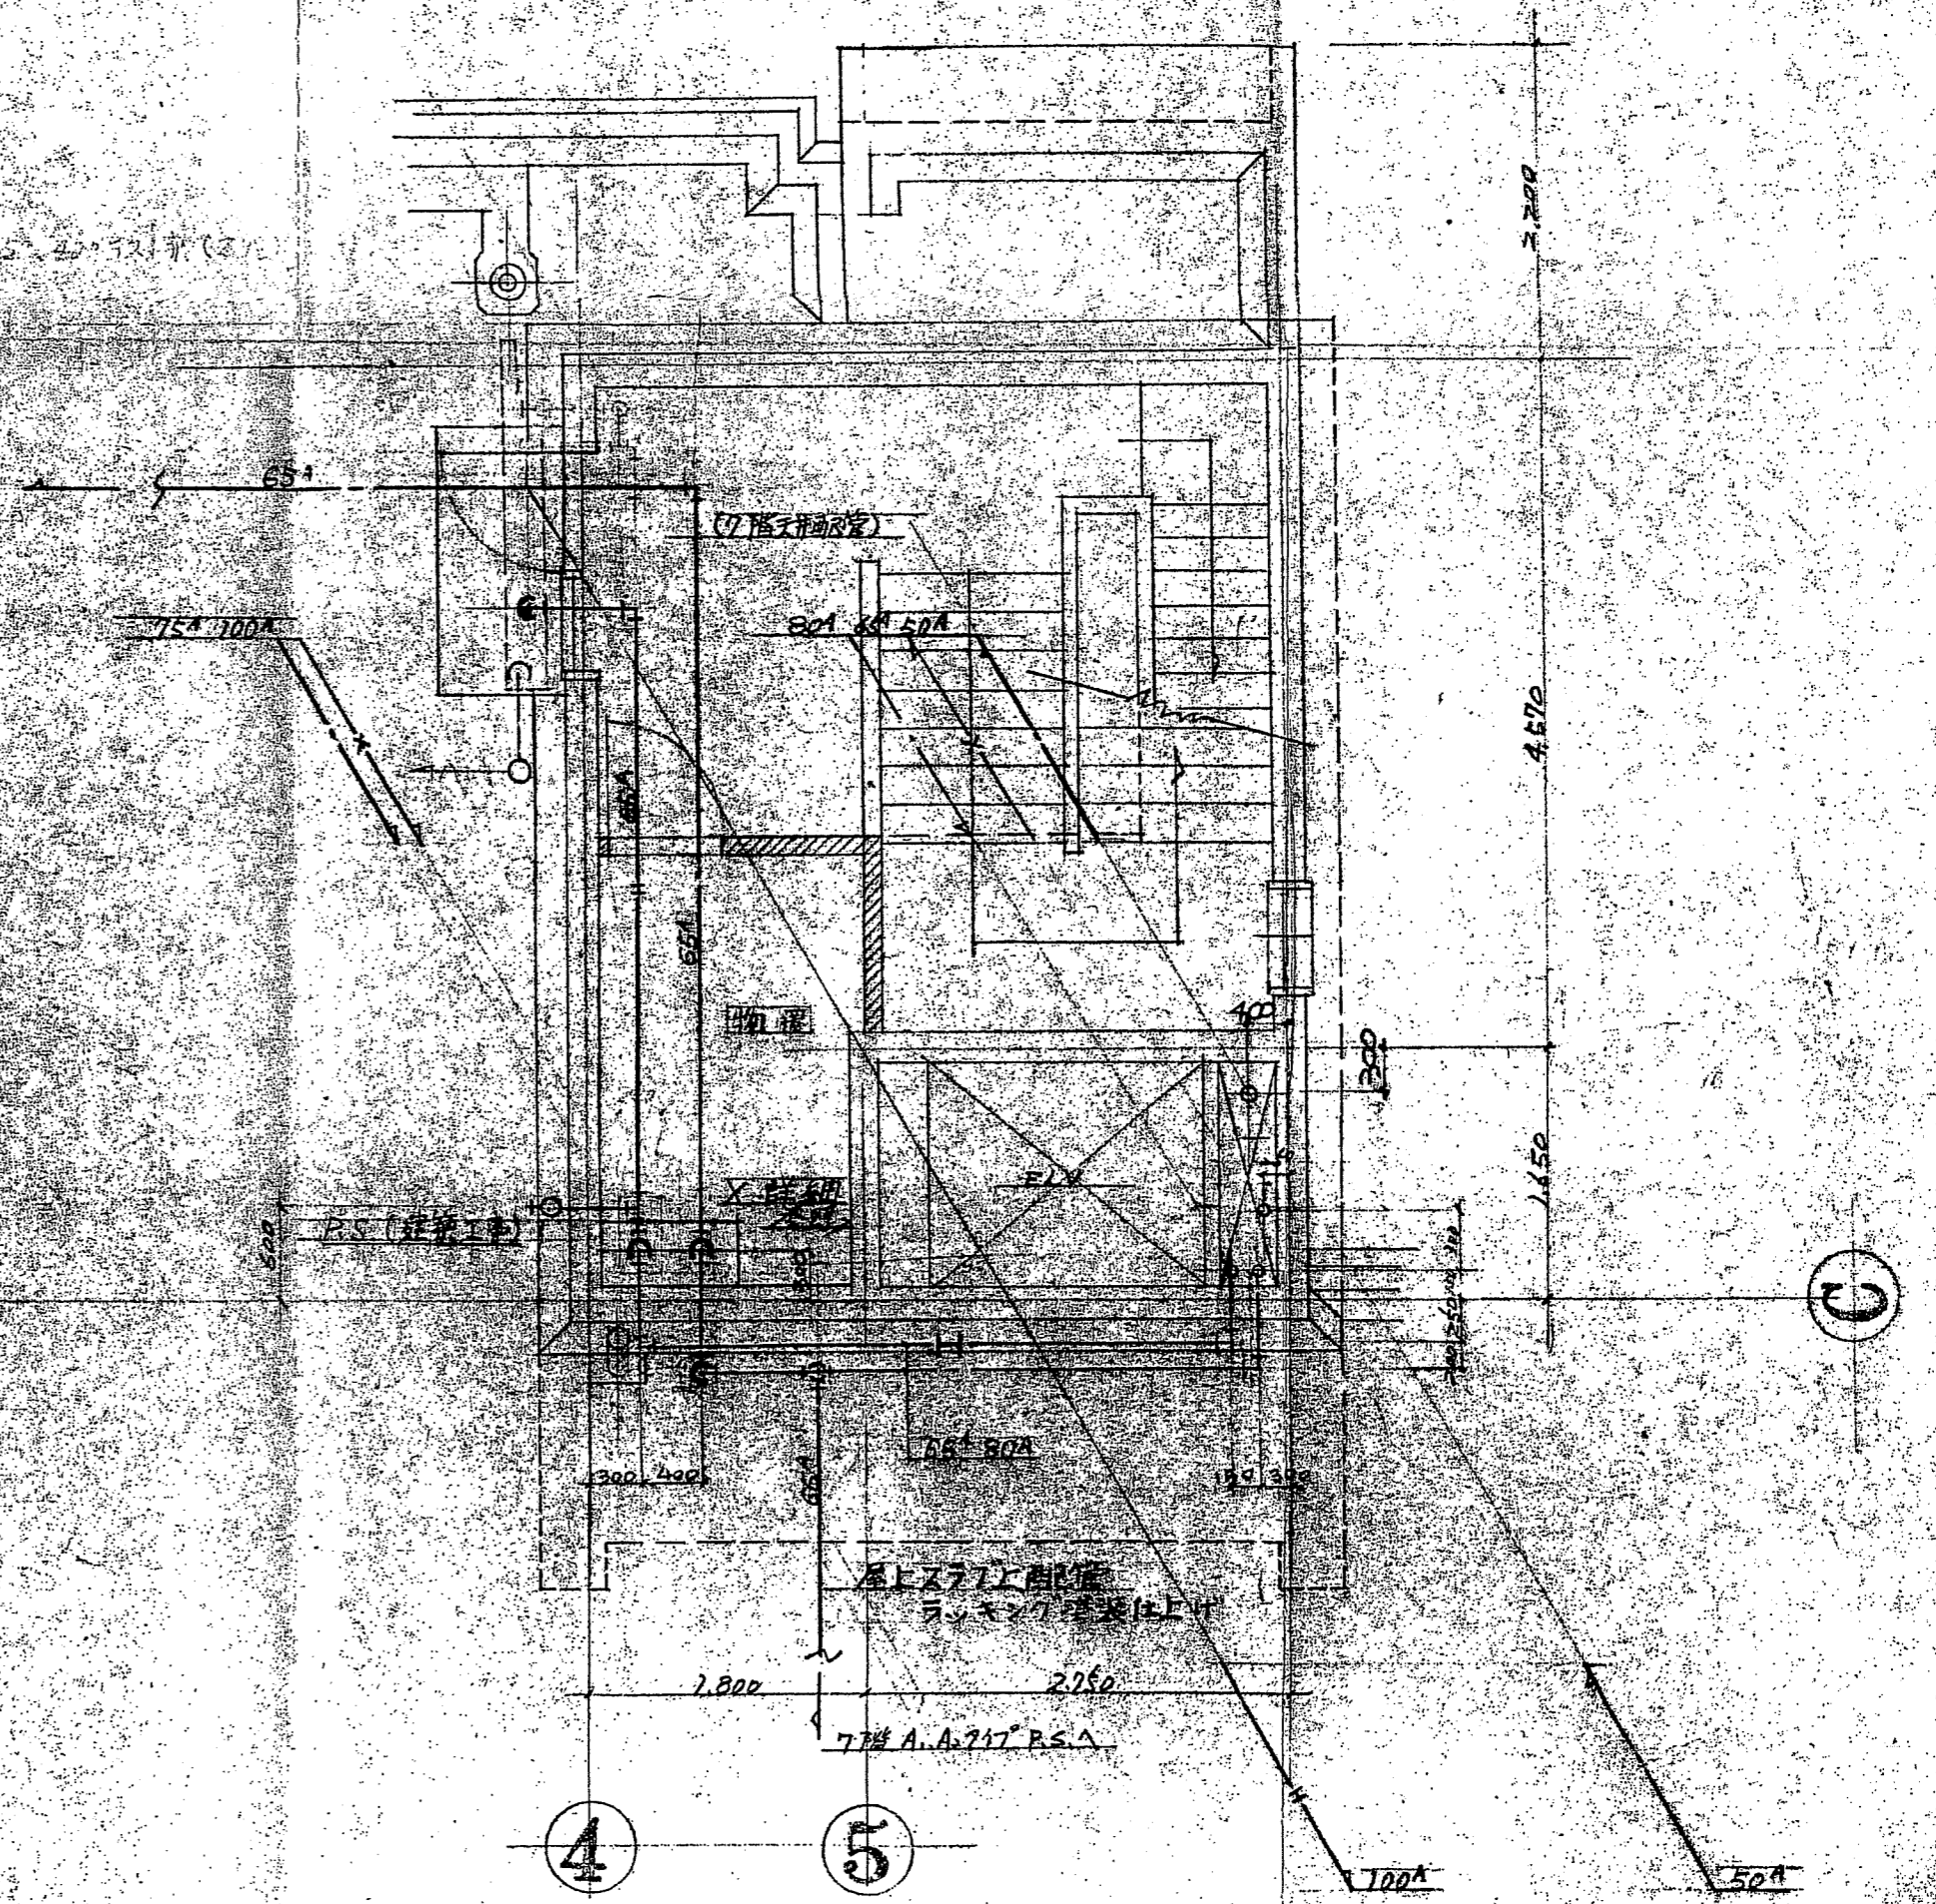

PH1階平面図 1/50

御承認印


49.11.26

工事名称	扇橋マニション新築工事	図面番号	125
図面名称	PH ₂ 階平面図	縮尺	1/50
承認	部長 担当課長 担当者 製図	日付	49.11.16
東濃興業株式会社			図面番号

4

5A

D

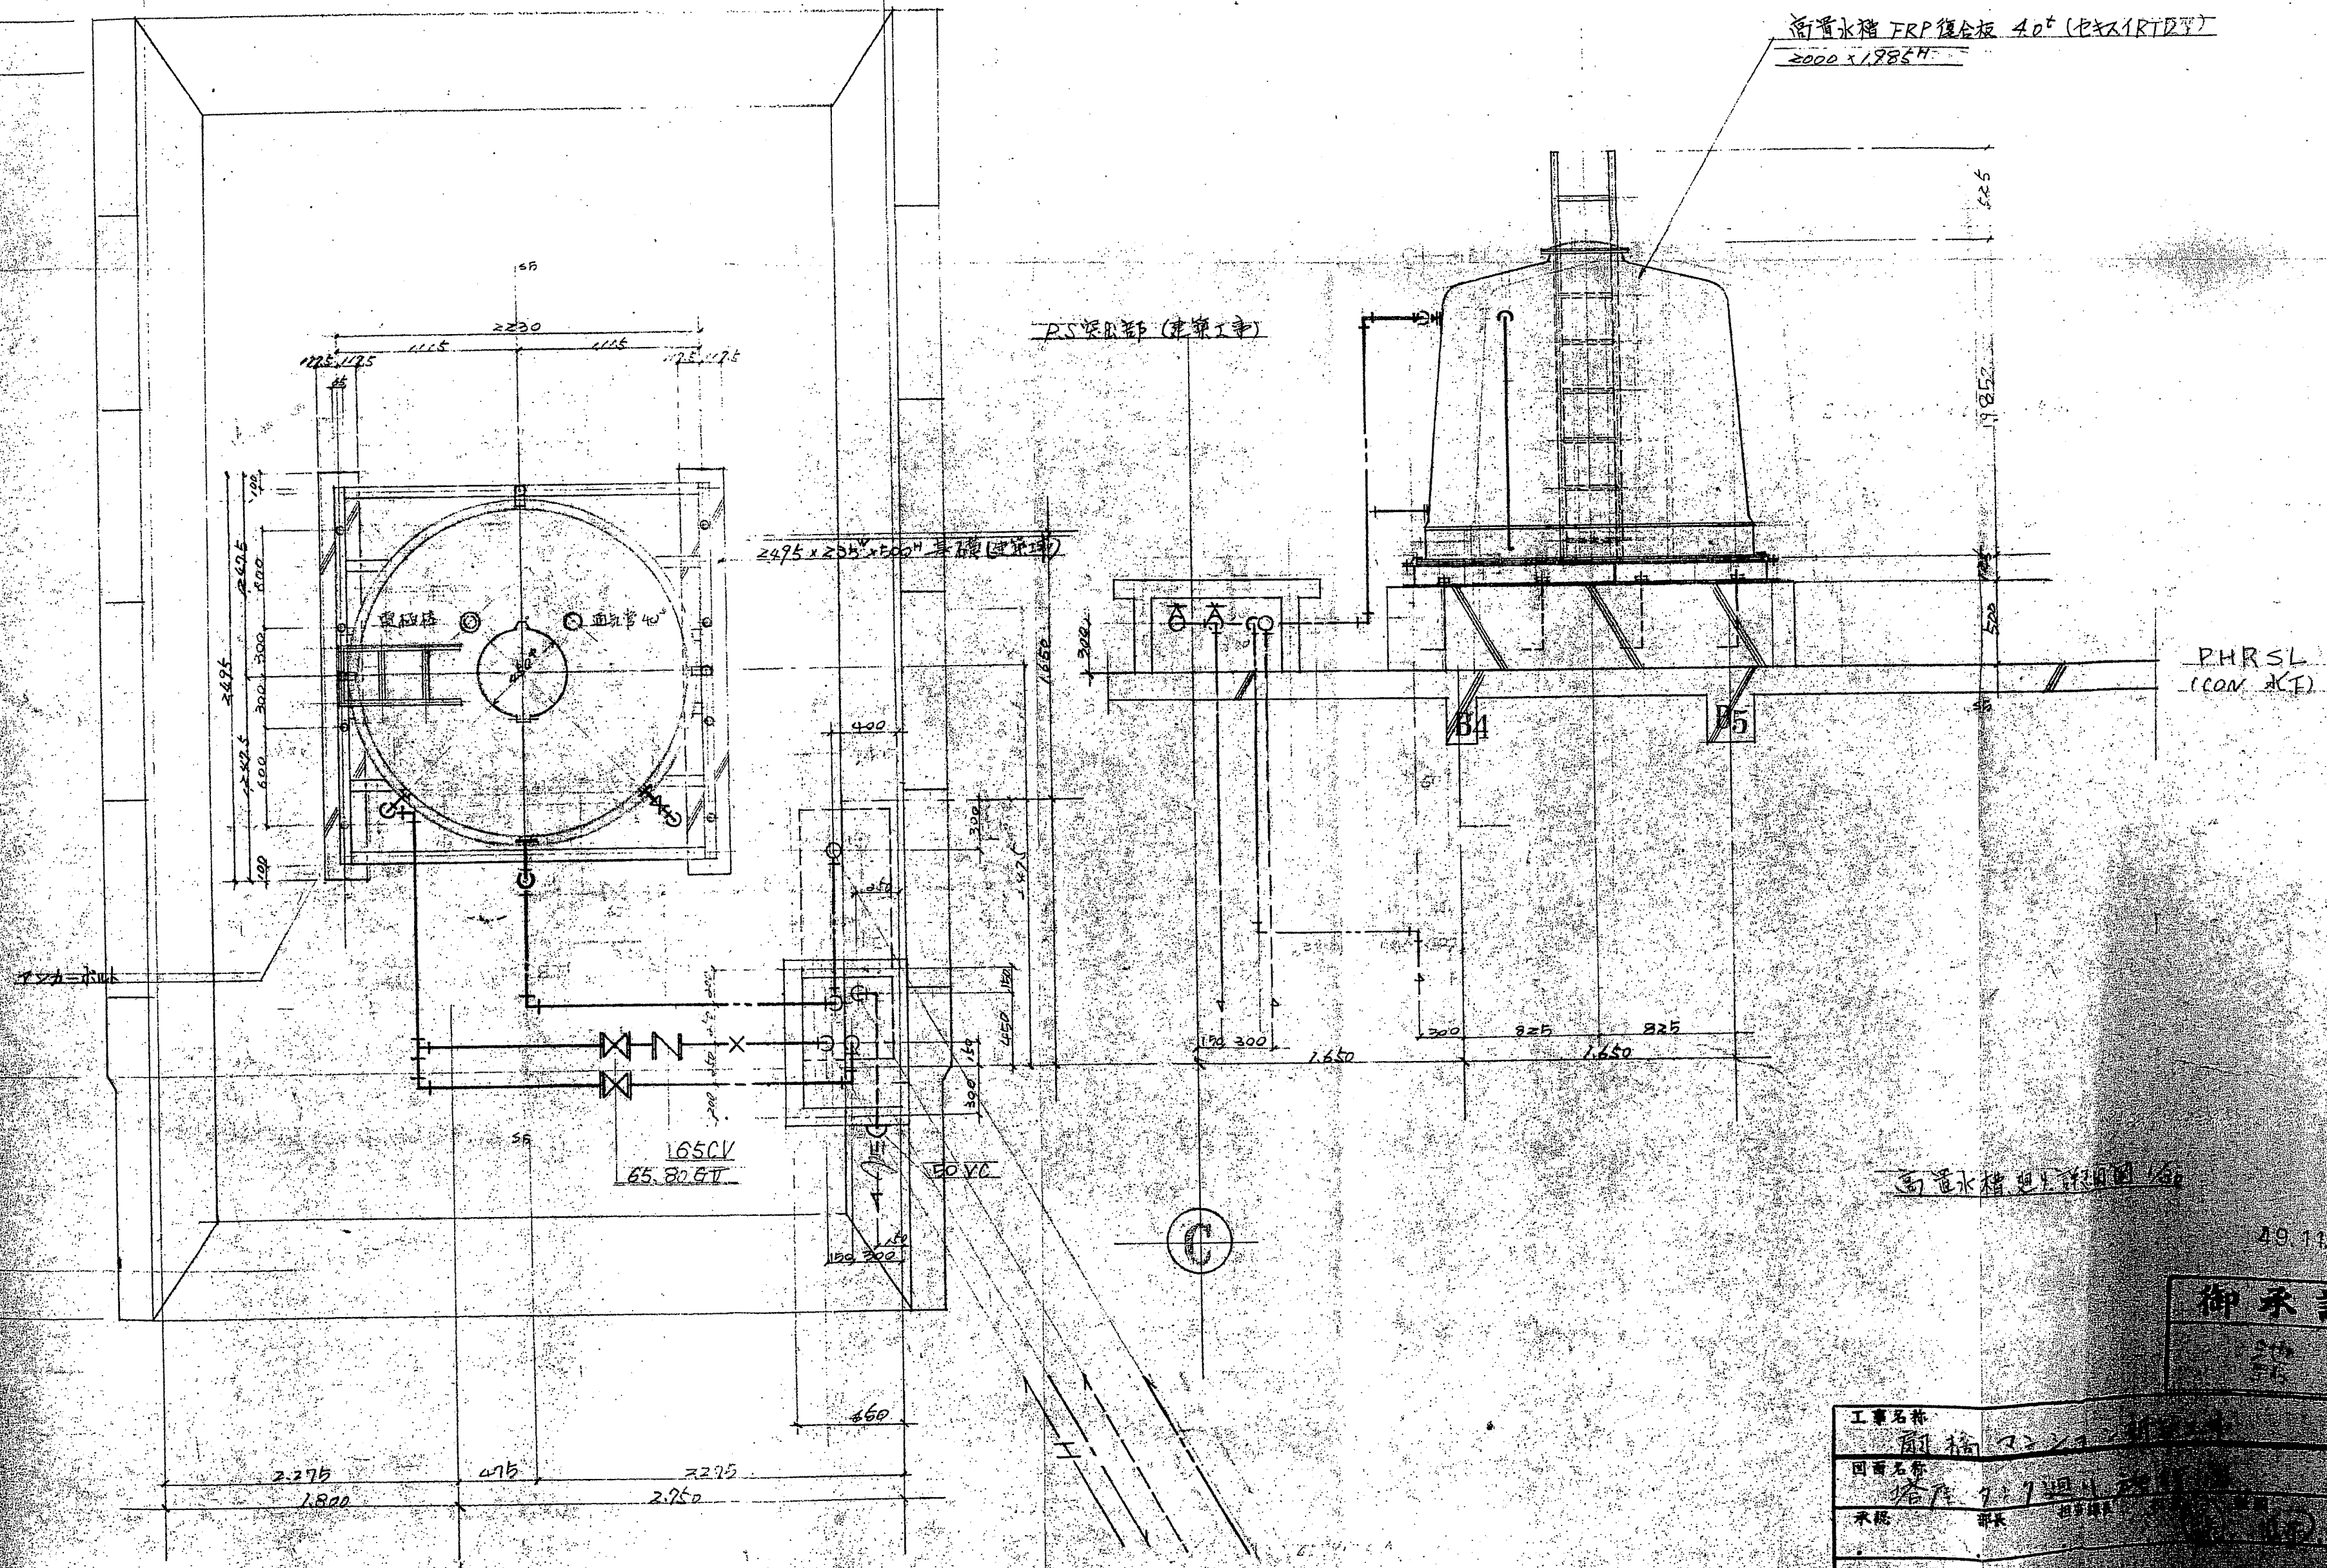

高置水槽 FRP 鋼板 40 (セキスイハイム)
2000 x 1985H

PS 梁部 (建築工事)

2475 x 235 x 100 基礎 (建築工事)

PHRSL (CON. RT)


165CV
65.82.9T

高置水槽 建築工事

49.11.26

御承認印


工事名称	耐橋	図面番号	140
図面名称	塔吊	縮尺	1/50
承認	部長 担当課長	日付	49.11.26
 東濃興業株式会社			

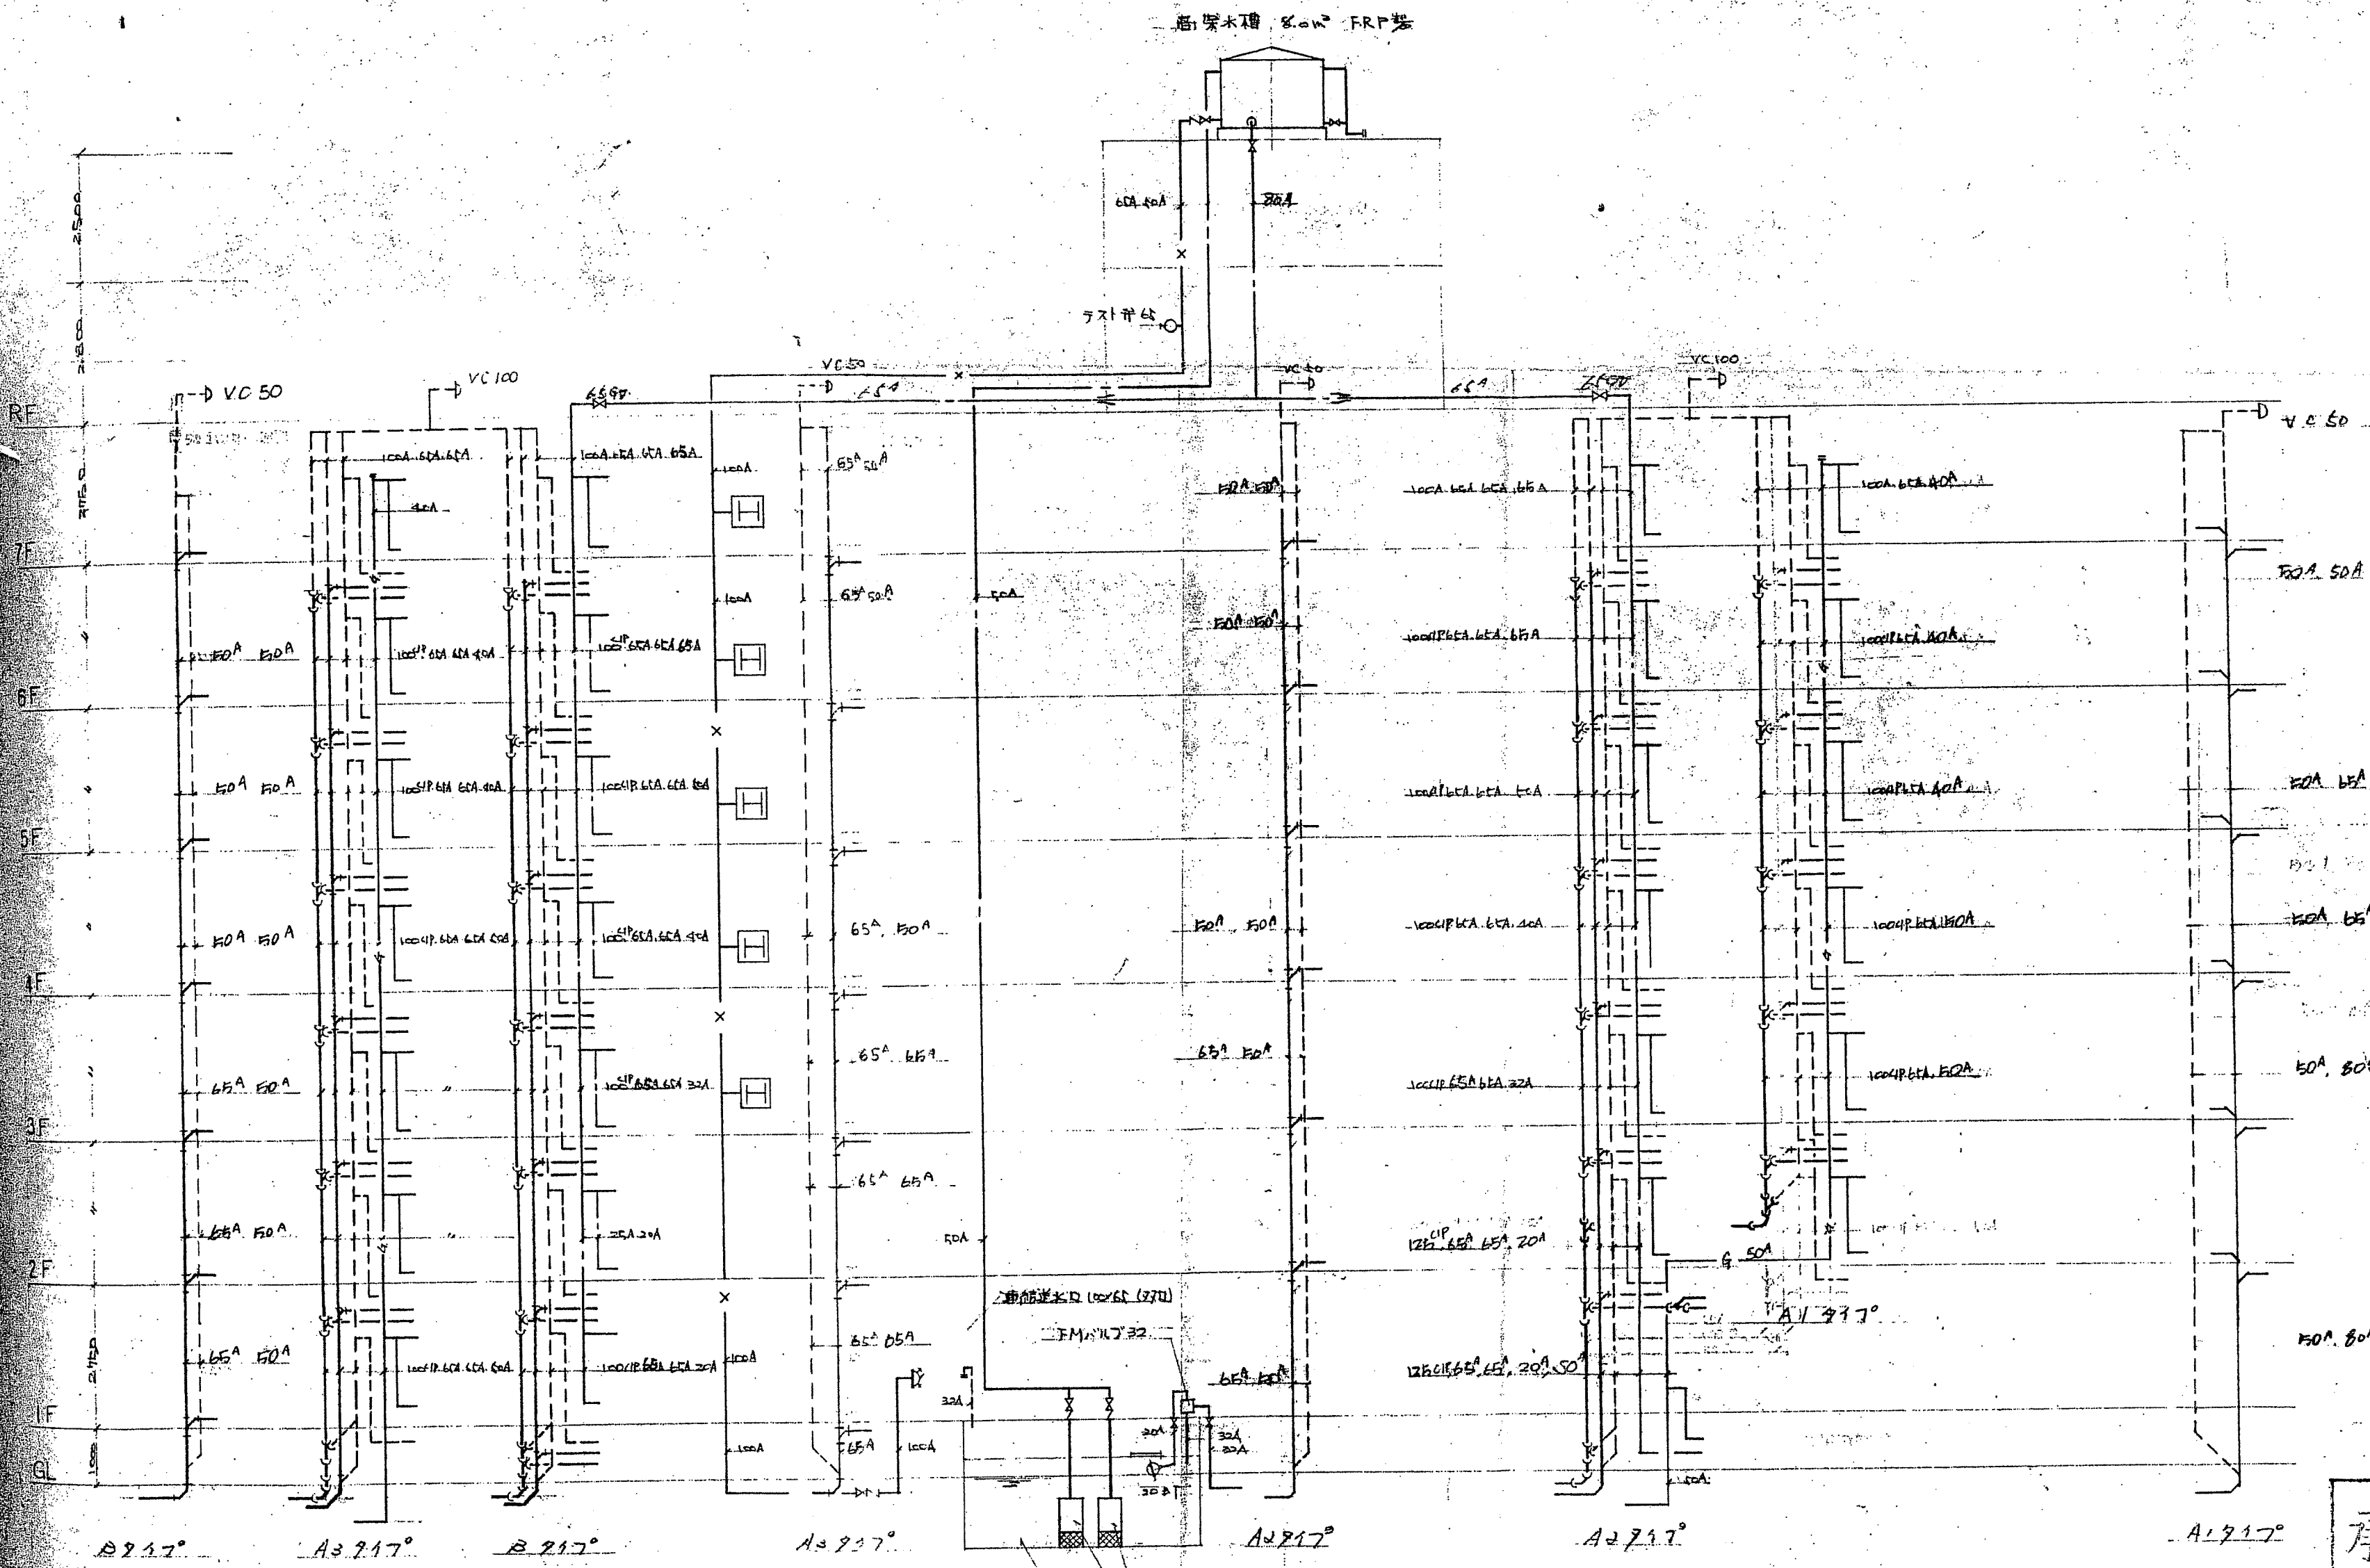


42-9-7

承認 池野 (印)

揚水ポンプ (水中型)
受水 樋子 630φ

工事名称	有橋マンション新築工事	図面番号	107
図面名称	系統図	縮尺	
承認	部長 担当課長 (印) 製図	日付	89.8.1
		設計番号	
 東海興業株式会社			

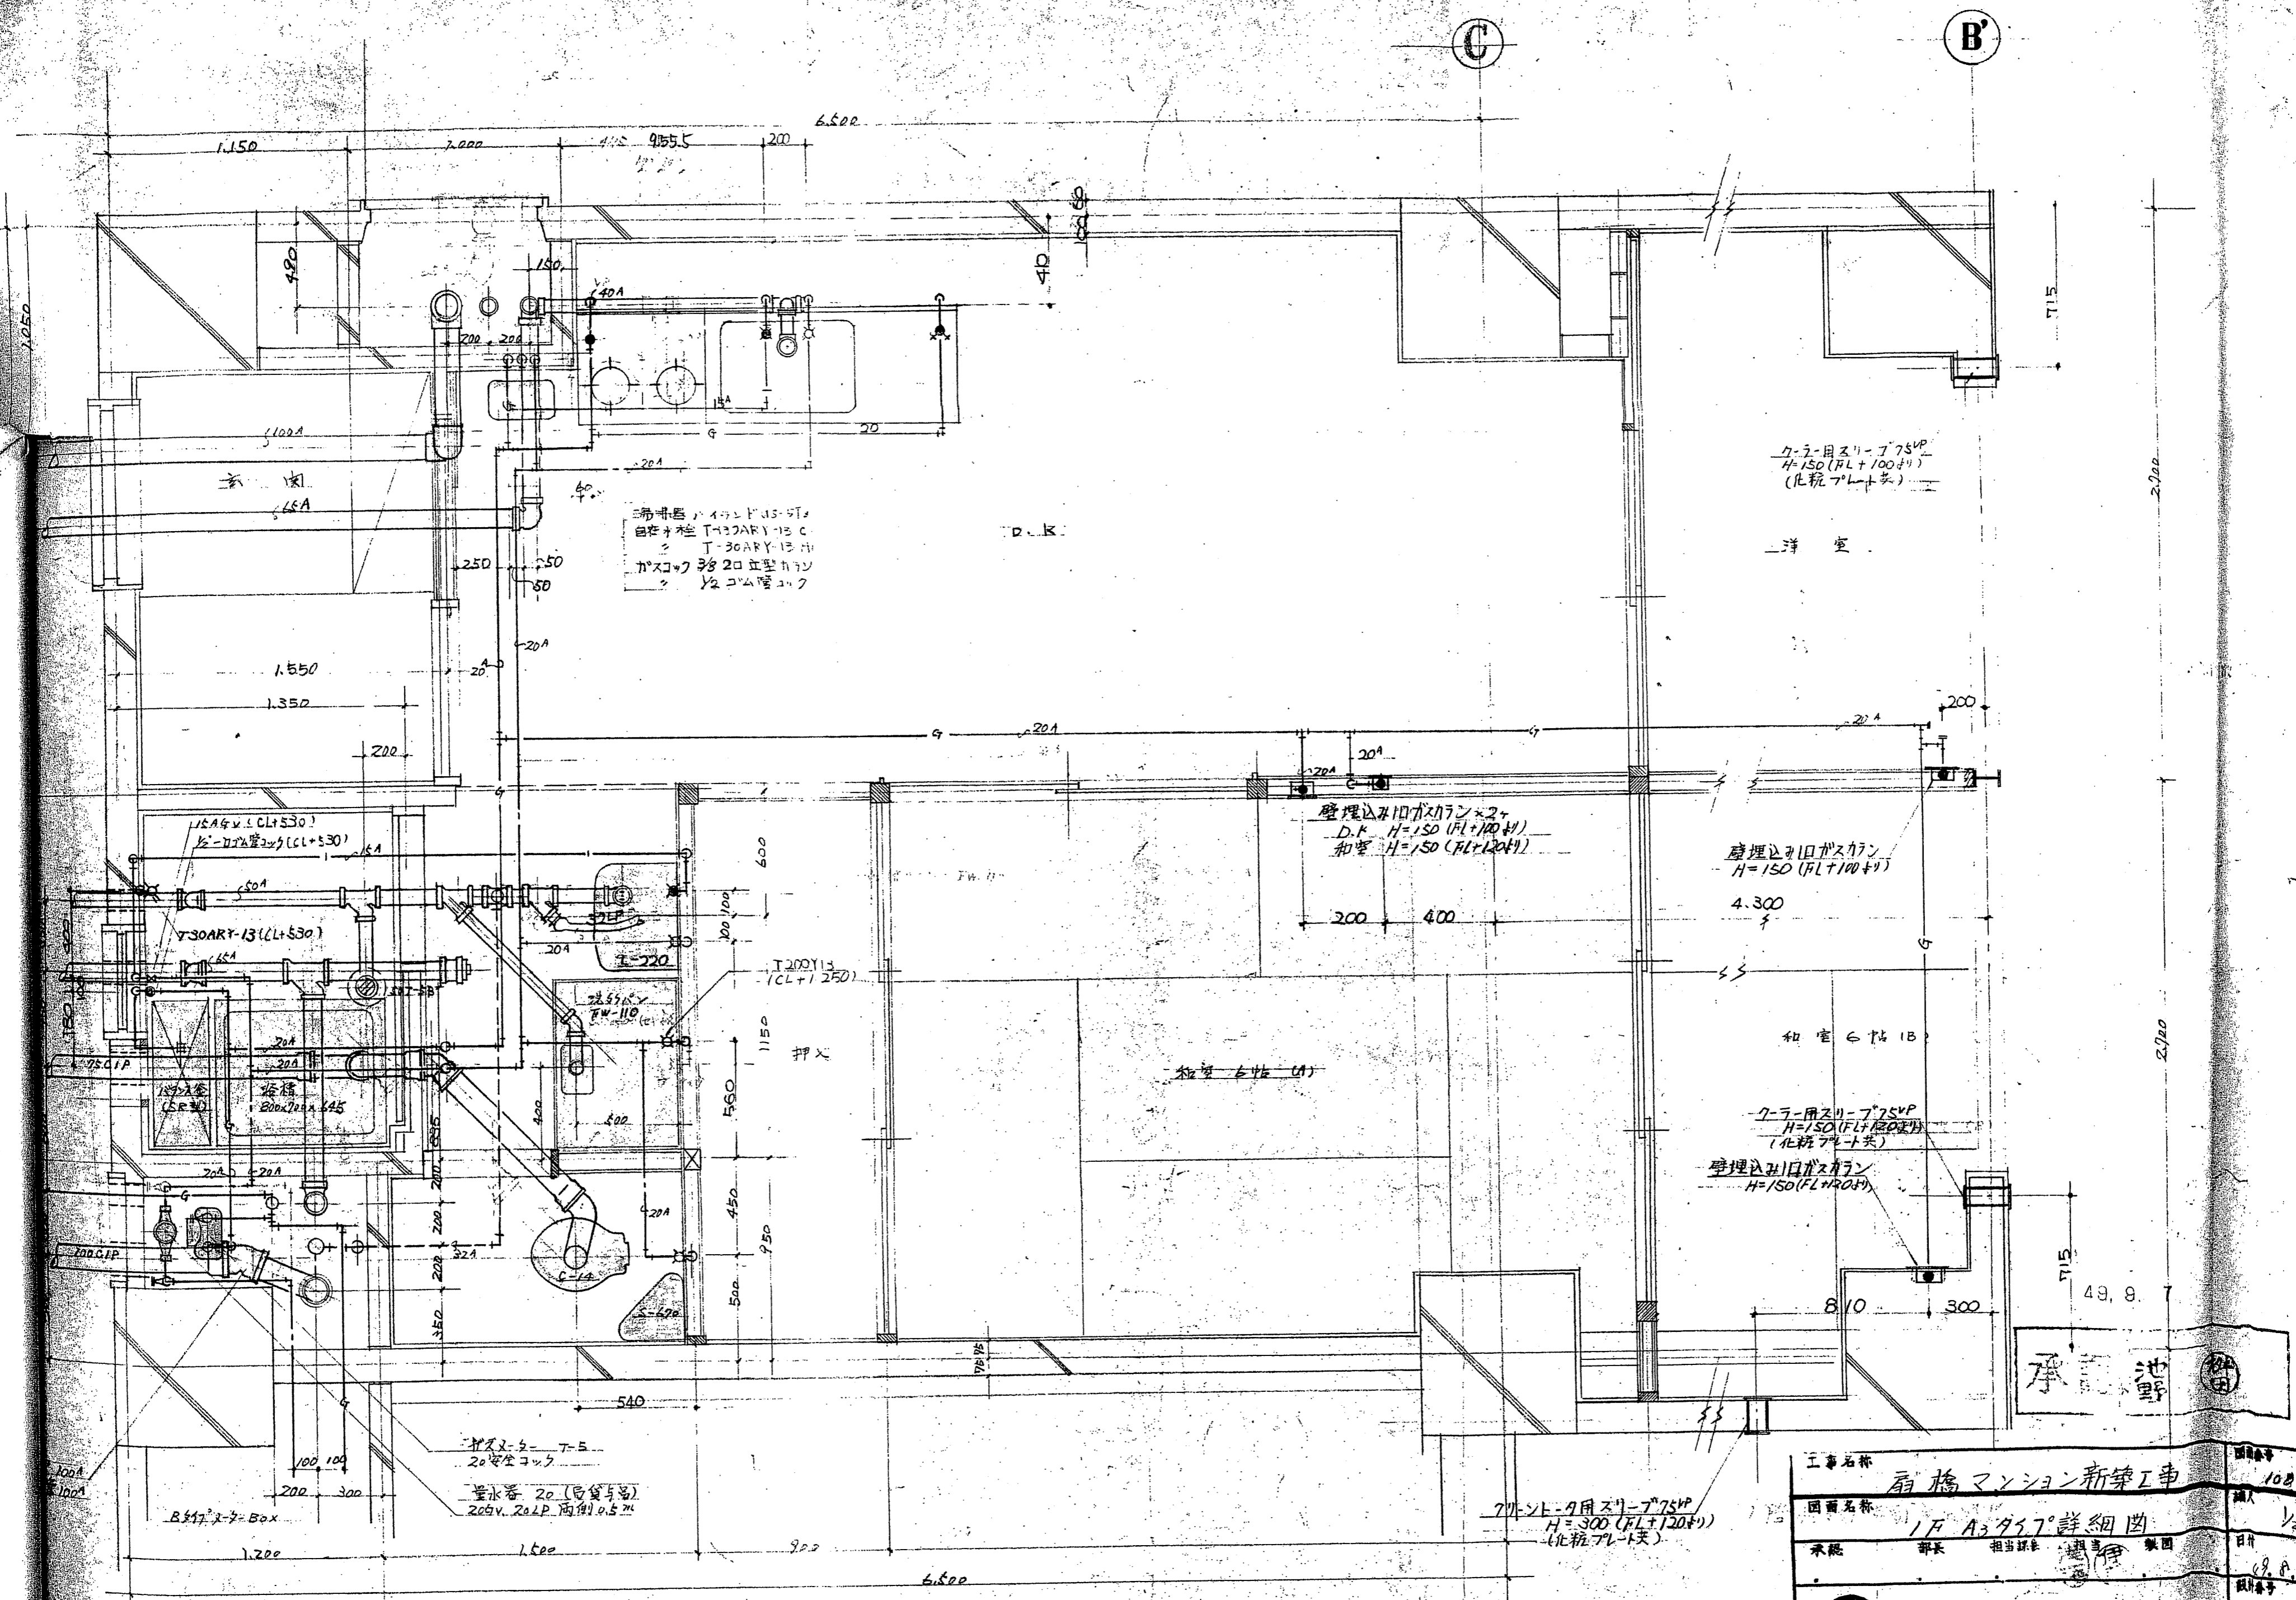

床下配管、パイプダクト
 自在支柱 T-30ARY-13 C
 T-30ARY-13 H
 ガスコンロ 2口 直型タイプ
 洗濯機
 冷蔵庫

エアコン用スリット 750VP
 H=150 (FL+100+1)
 (化粧プレート付)

洋室

壁埋込型ガスコンロ × 2
 D.F. H=150 (FL+100+1)
 和室 H=150 (FL+120+1)

壁埋込型ガスコンロ
 H=150 (FL+100+1)

和室 6帖 1B

エアコン用スリット 750VP
 H=150 (FL+120+1)
 (化粧プレート付)


壁埋込型ガスコンロ
 H=150 (FL+120+1)

エアコン用スリット 750VP
 H=300 (FL+120+1)
 (化粧プレート付)



工事名称	扇橋マンション新築工事	図面番号	108
図面名称	1F A3 957 詳細図	縮尺	1/20
承認	部長 担当課長 設計者 集団	日付	8.8.20
		図面番号	

東海興業株式会社

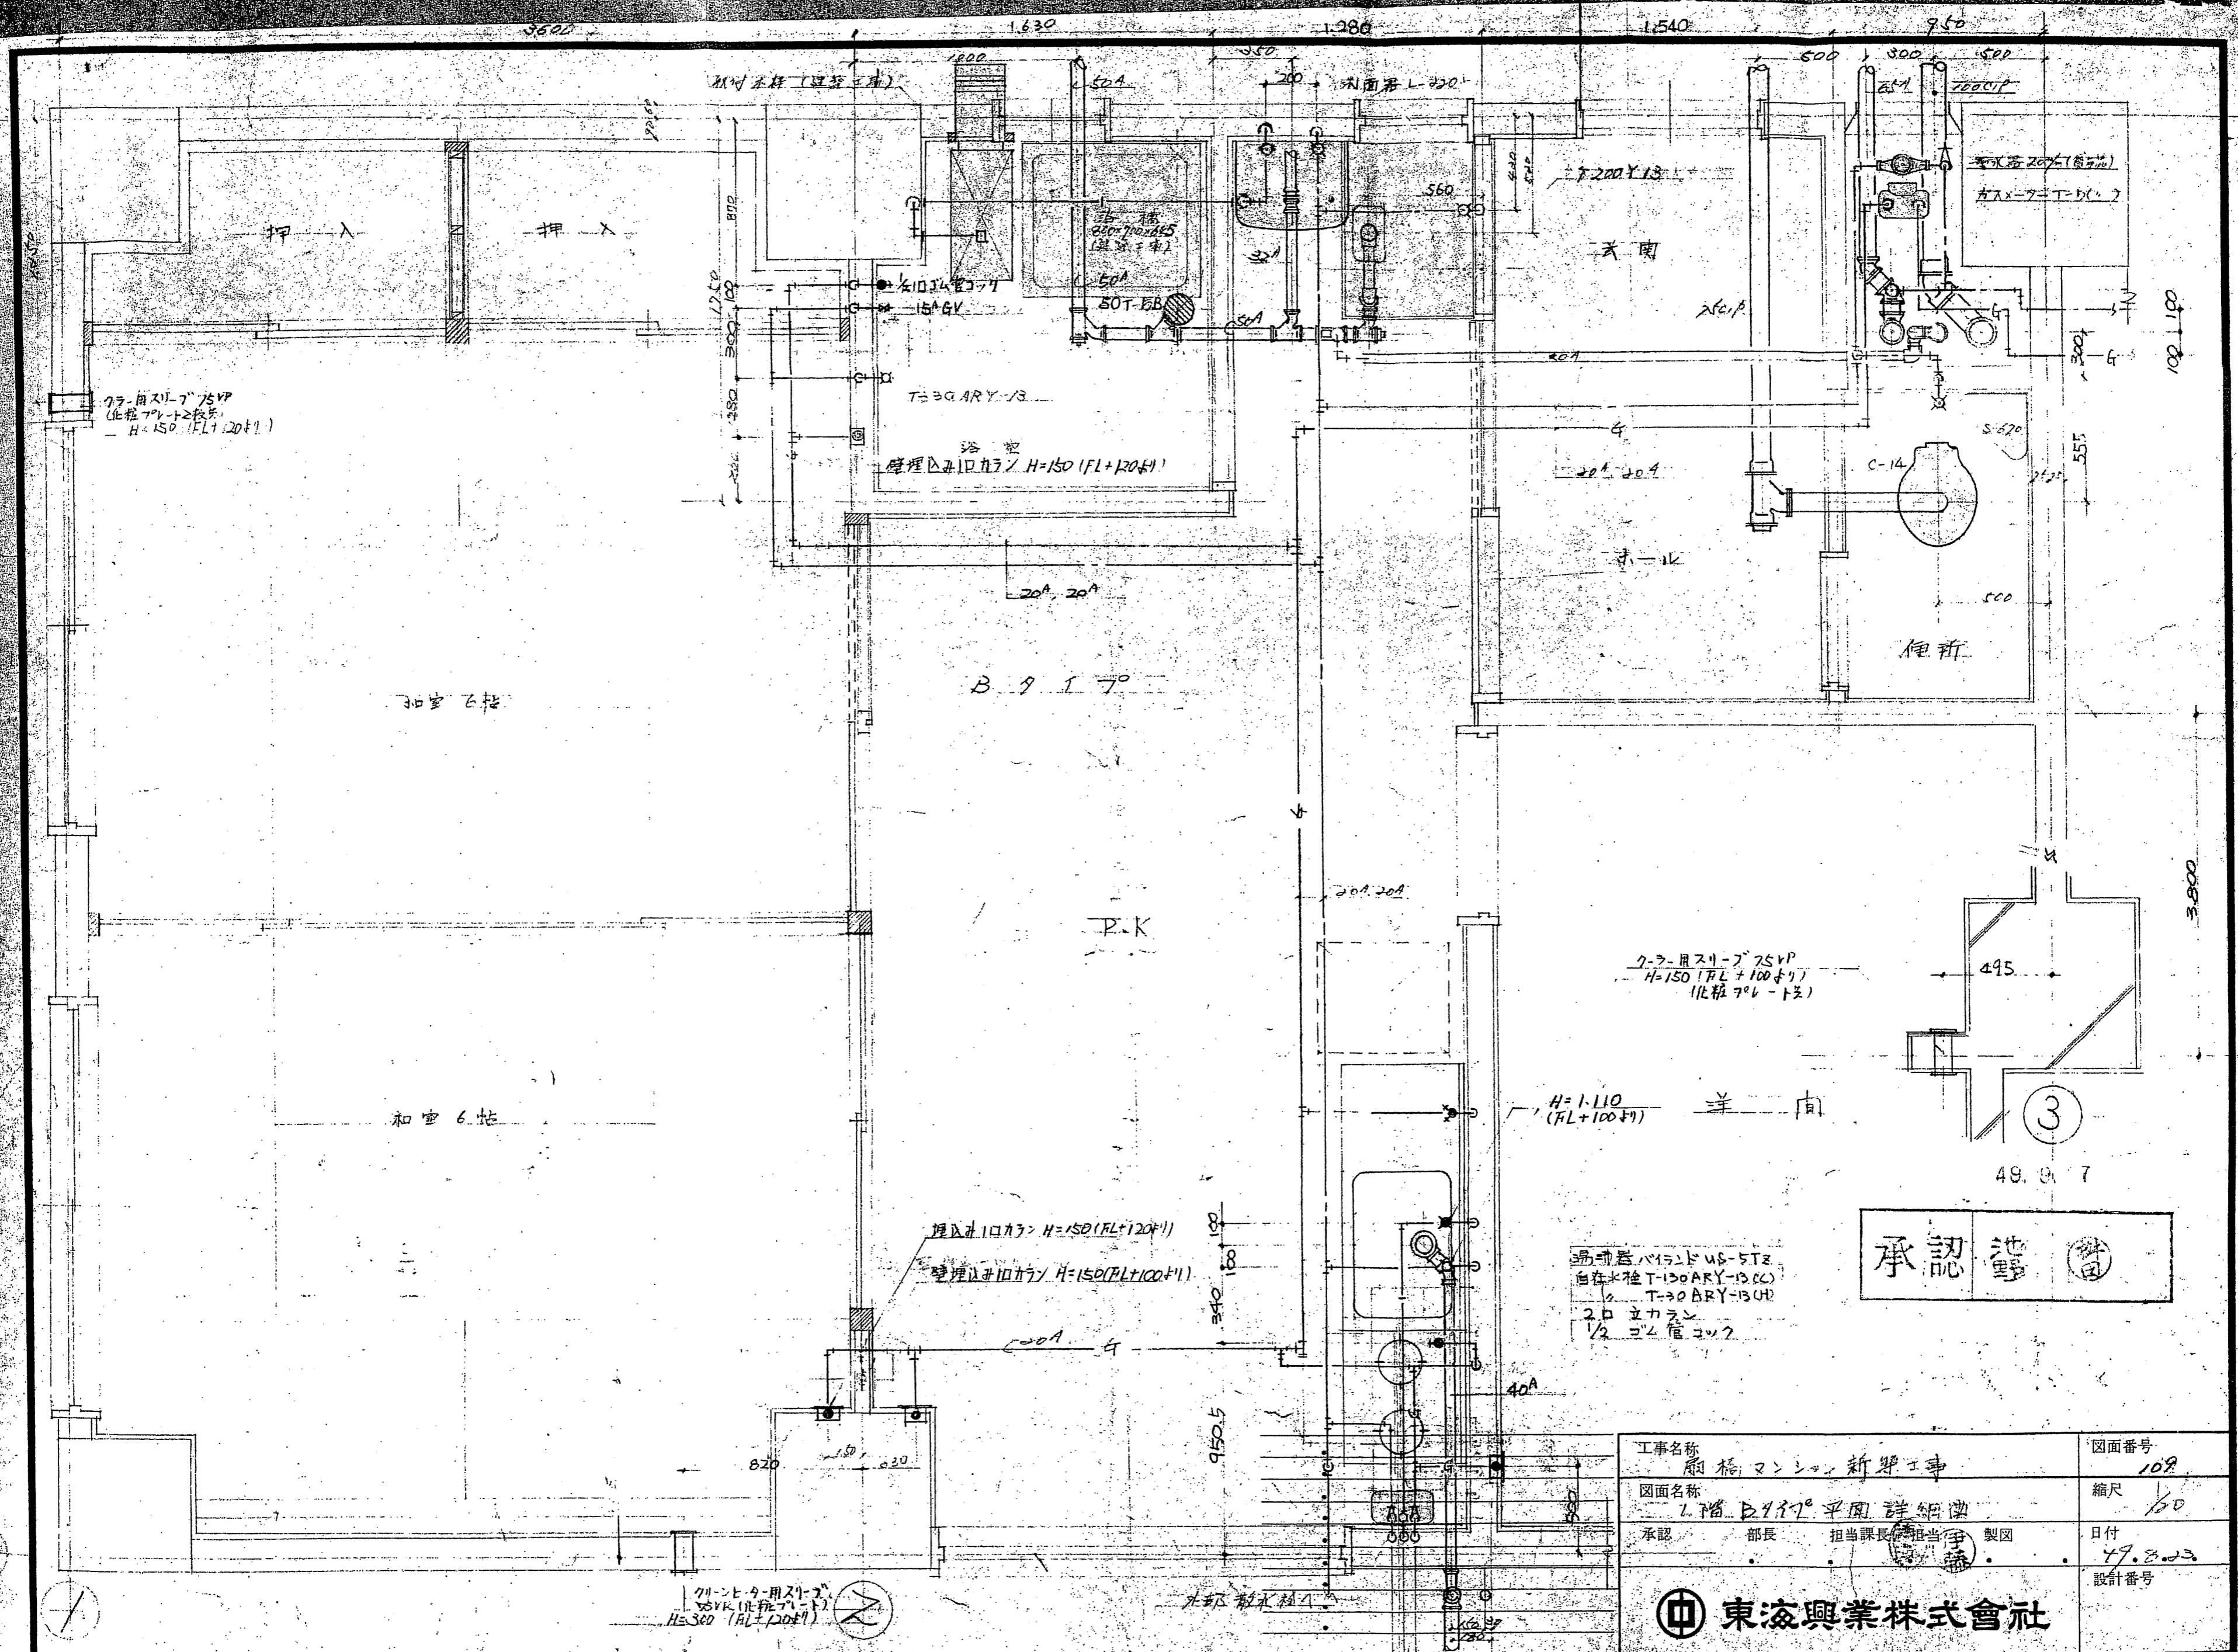


承認 池野

- 通水栓 バイラッド US-5TZ
- 自在水栓 T-30 ARY-13 (C)
- 1/2 T-30 ARY-13 (H)
- 2口 立カラン
- 1/2 コム管 コック


工事名称	扇橋マンション新築工事	図面番号	108
図面名称	1階 B917° 平面 詳細図	縮尺	1/60
承認	部長 担当課長 担当 (印)	日付	77.3.23
		設計番号	

東海興業株式会社

(注) 支店長(又は代理者)の承認印のないものは正式図面と致しません

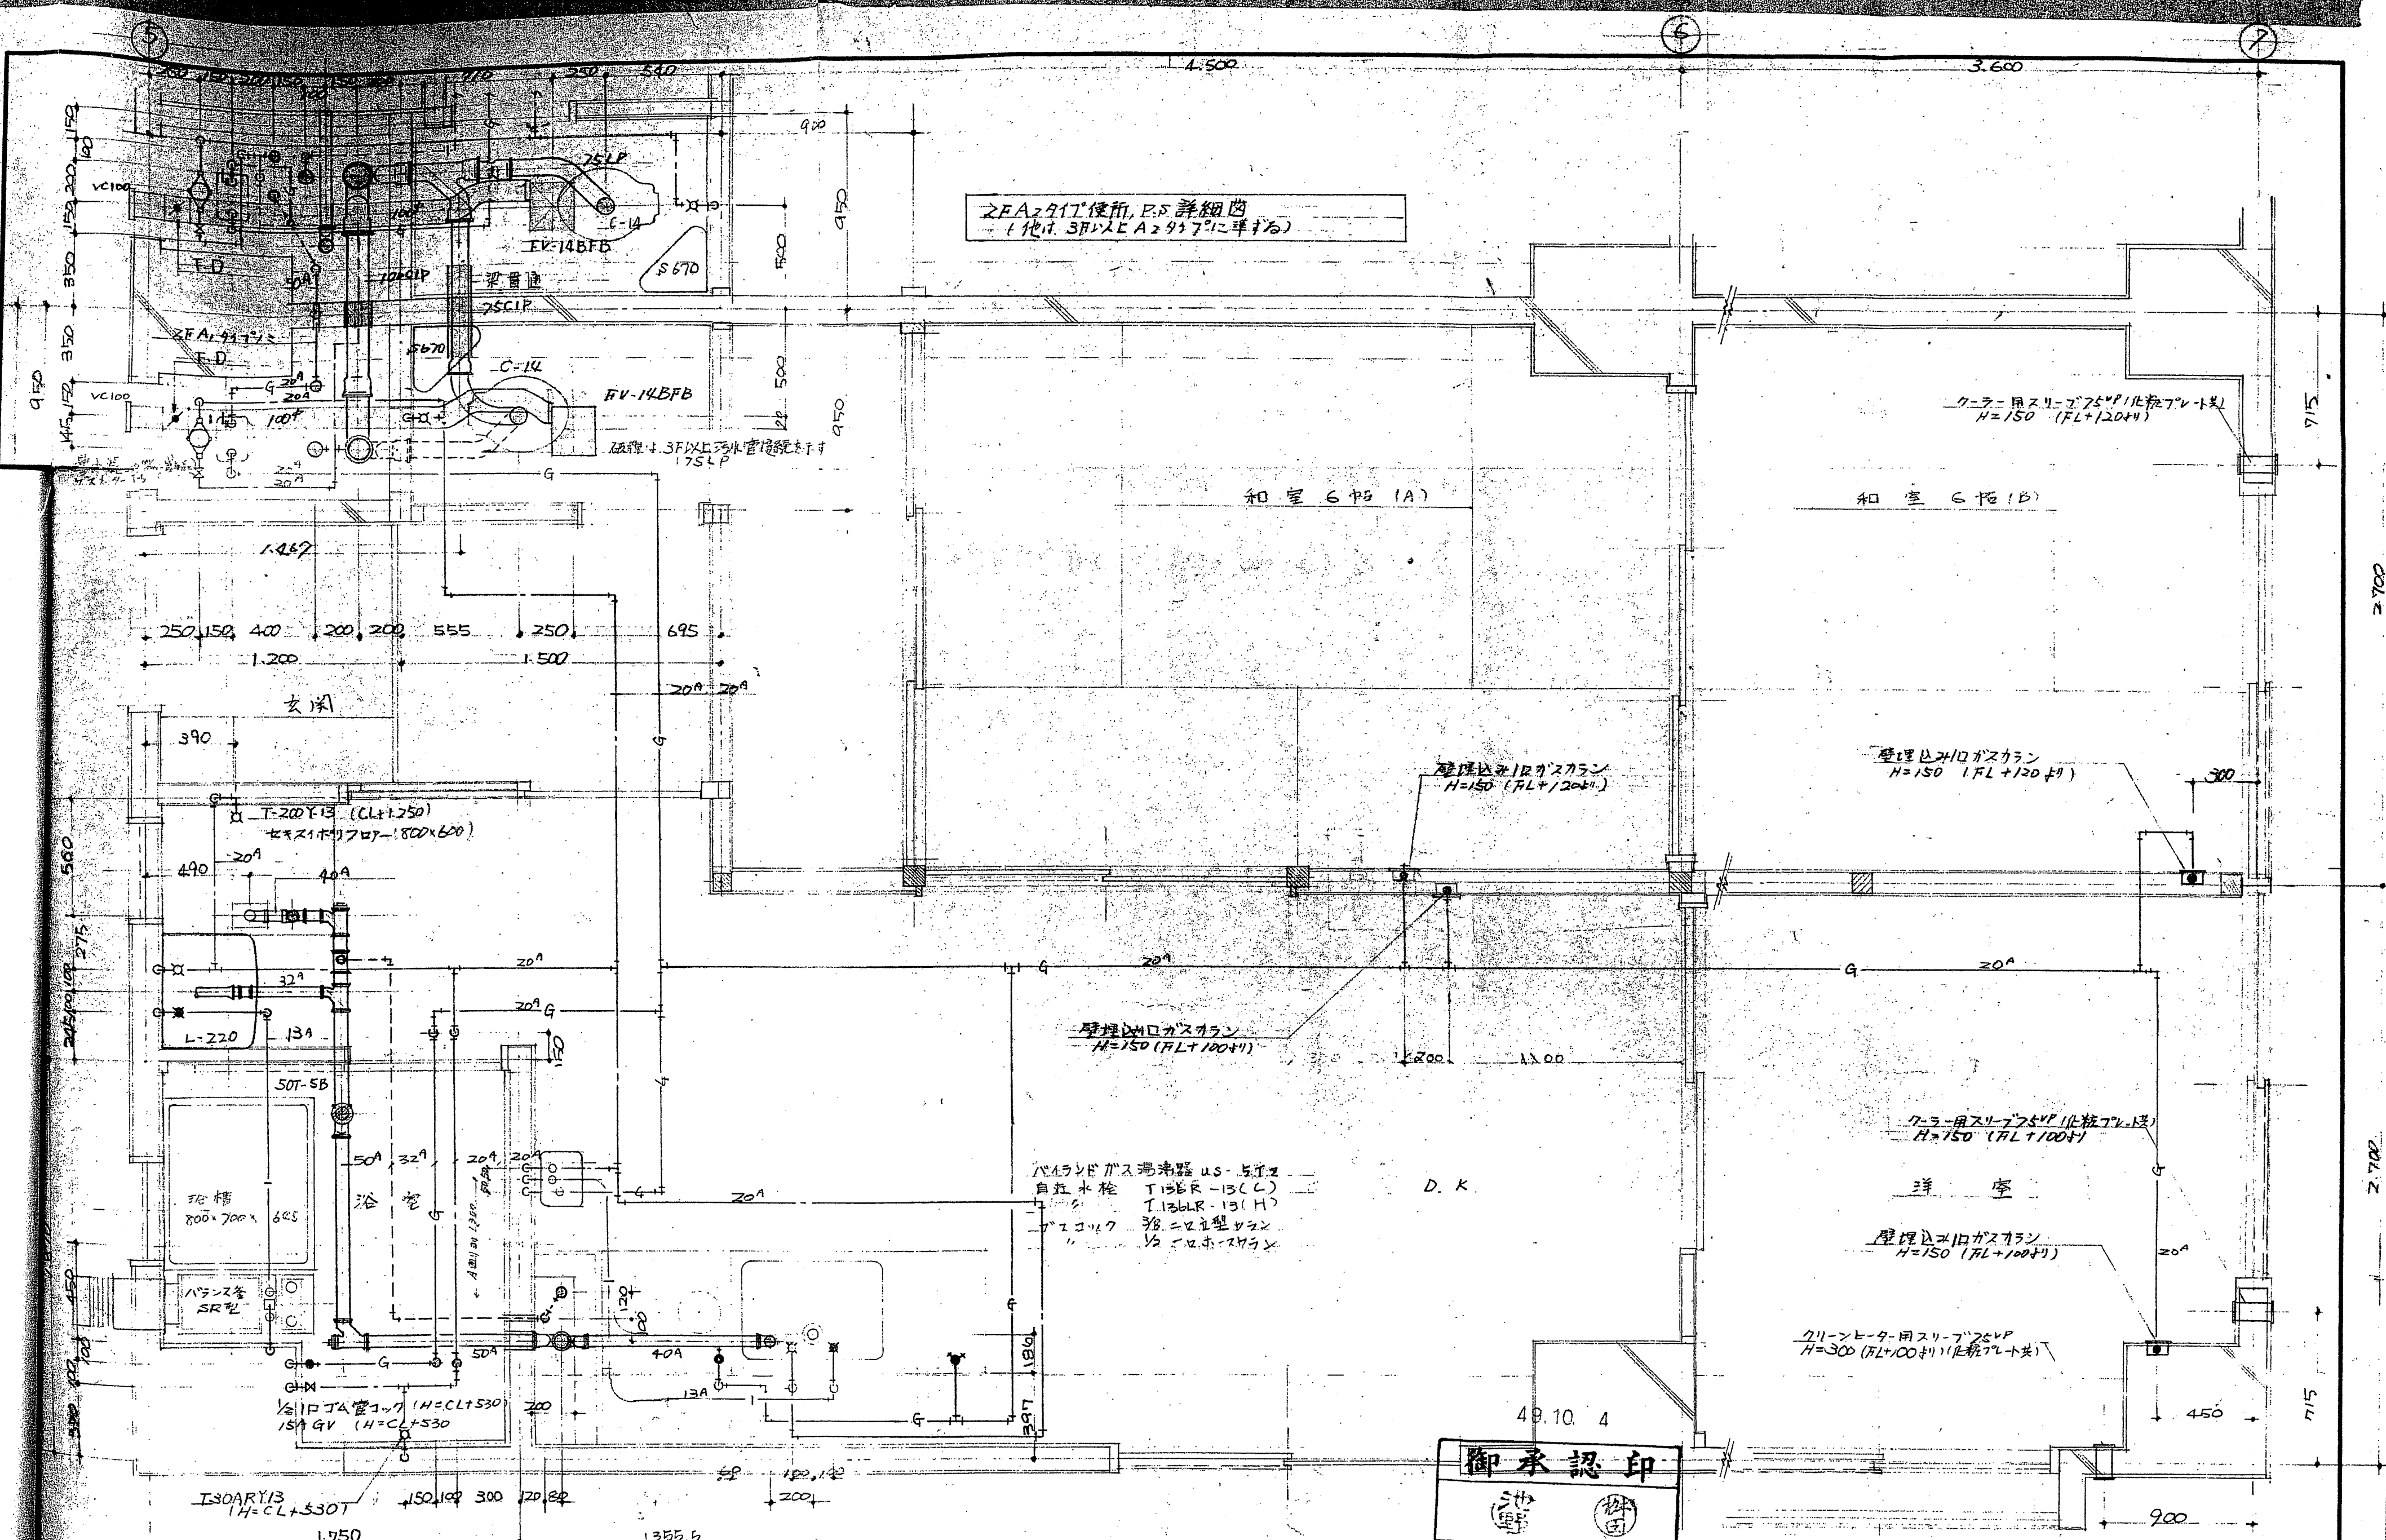

承認	工事名	扇橋マンション新築工事	番号
設計	図面名	2F~7F A, 917 詳細	110
製図		東濃興業株式会社	縮尺 1/20
			日付 4.9.18

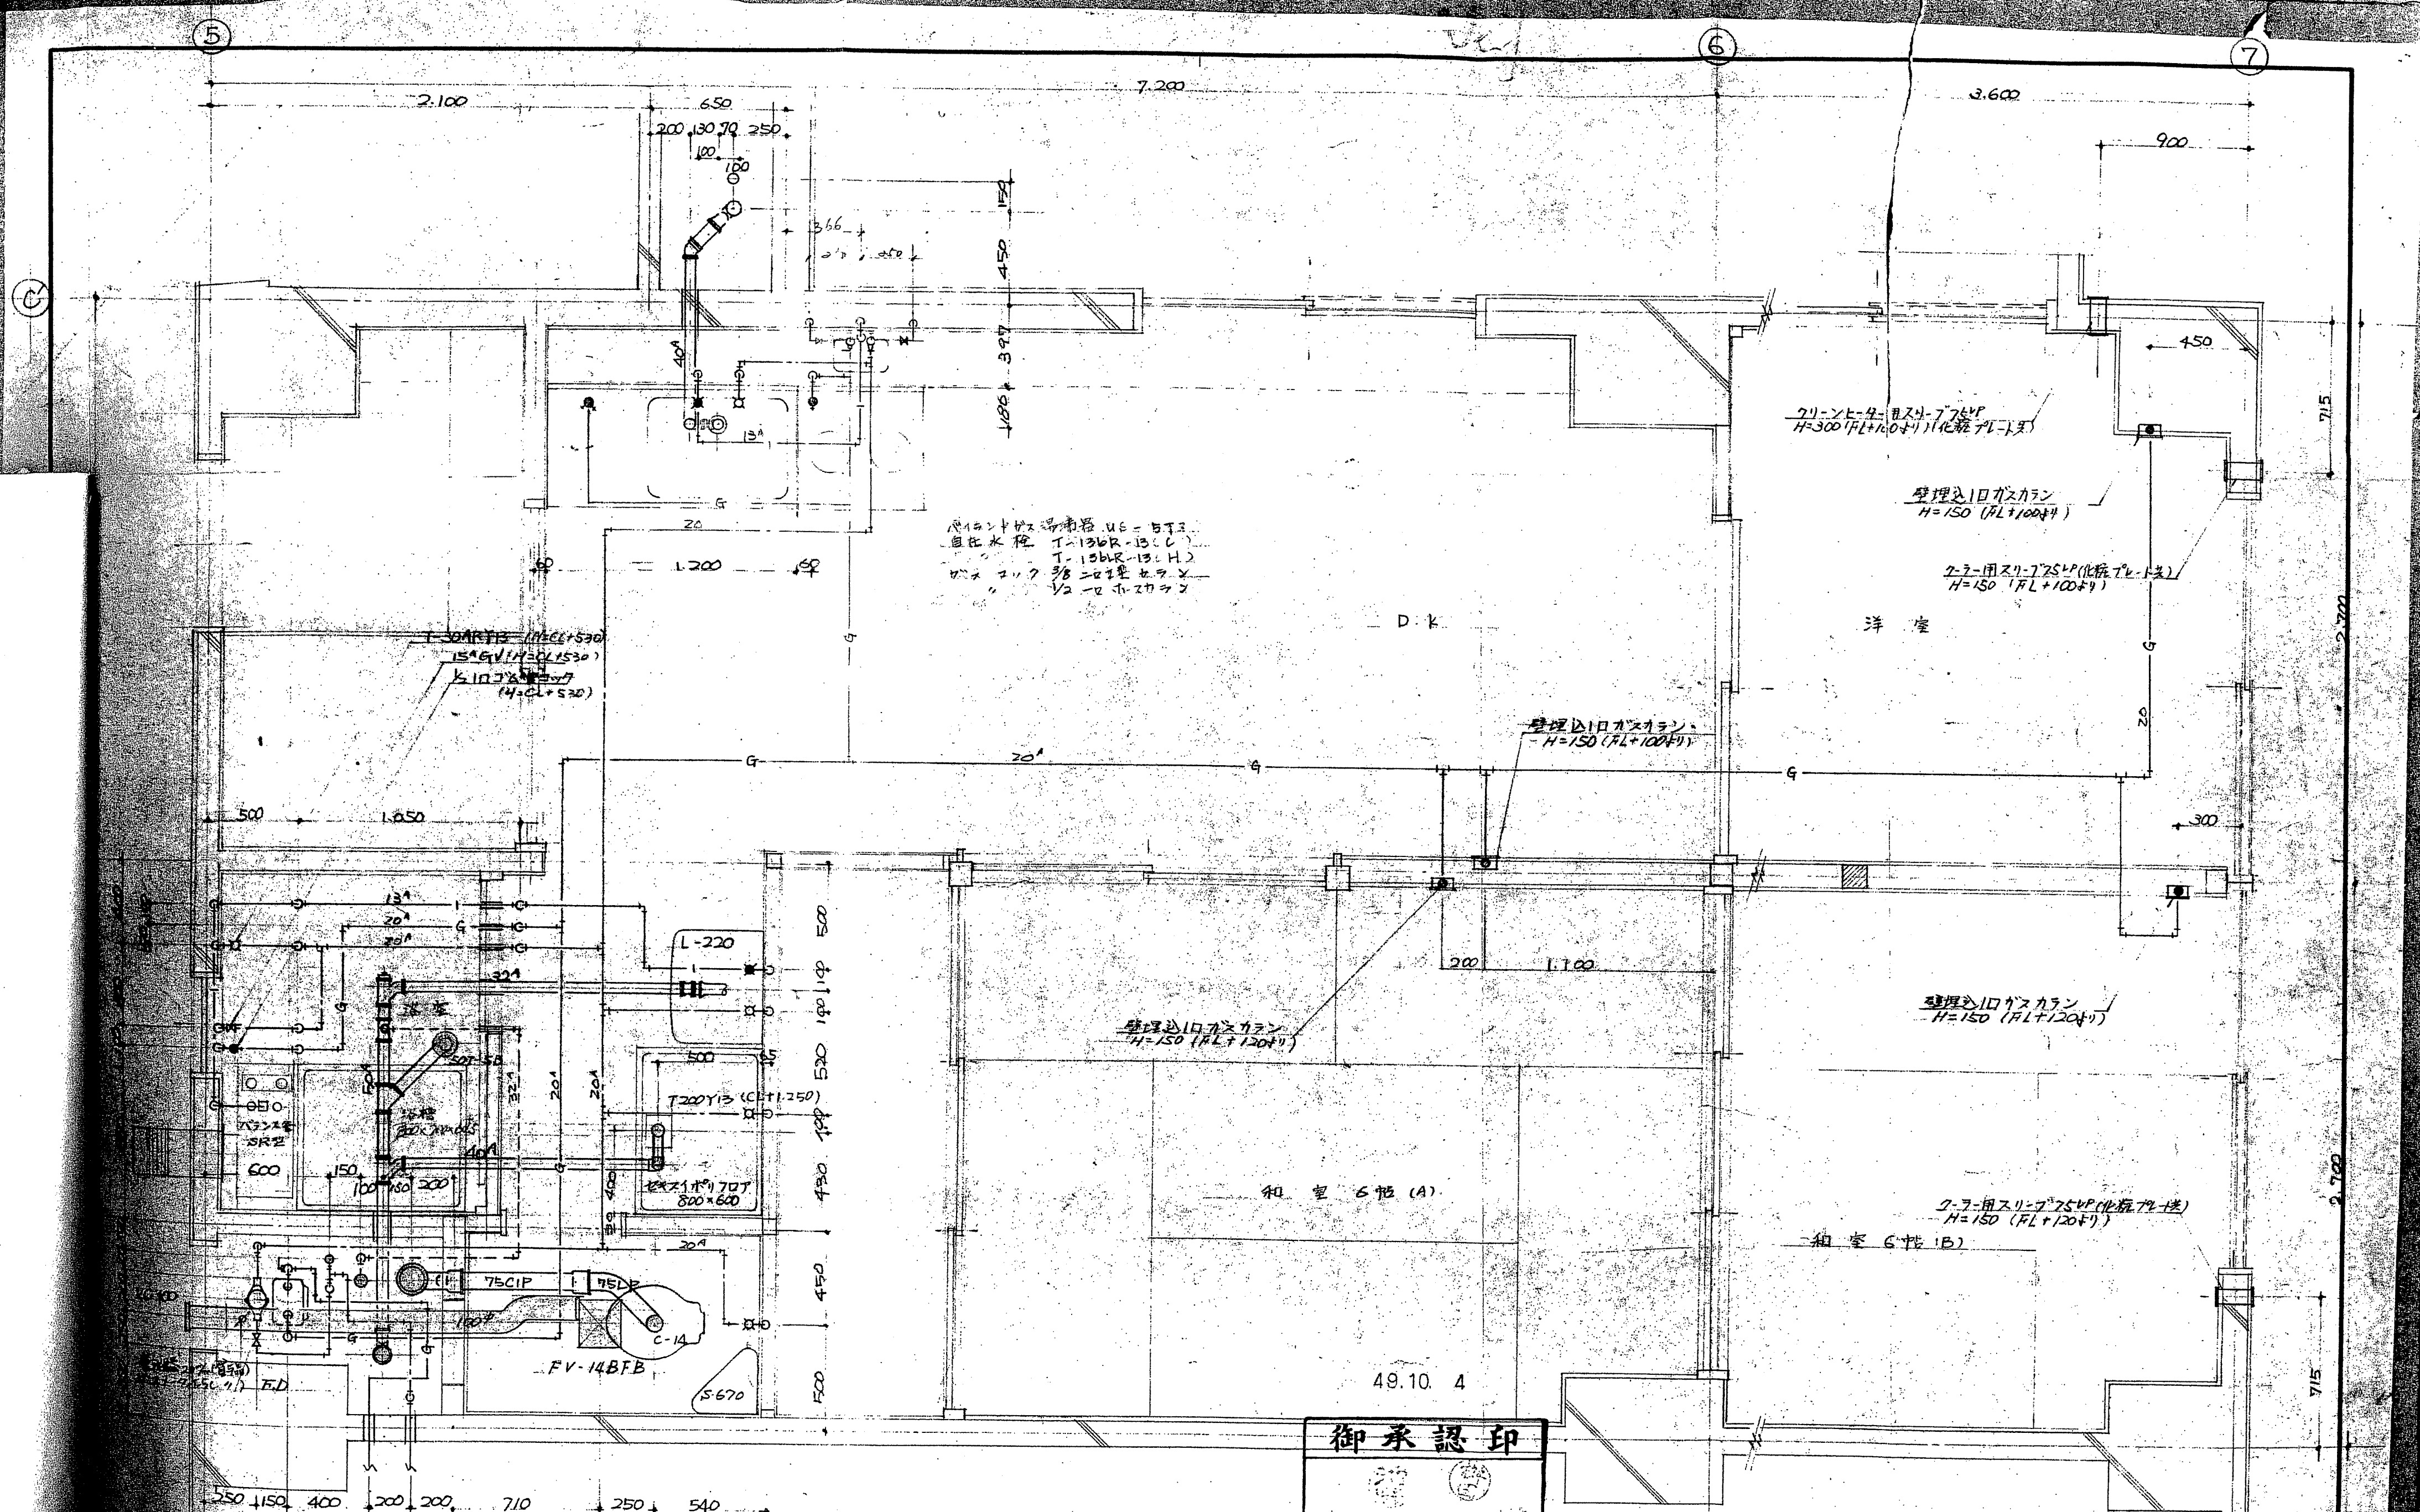


洗面台ガス湯沸器 US-5T3
 自在水栓 T-136R-13.C
 T-136R-13.H
 ガスコック 3/8 二重構造
 1/2 二重構造

御承認印

承認	工事名	番号
設計	図面名	縮尺
製図		日付
	扇橋マンション新築工事	111
	3F~7F A2タイプ詳細	1/20
	東濃興業株式会社	49.9.17

4

C

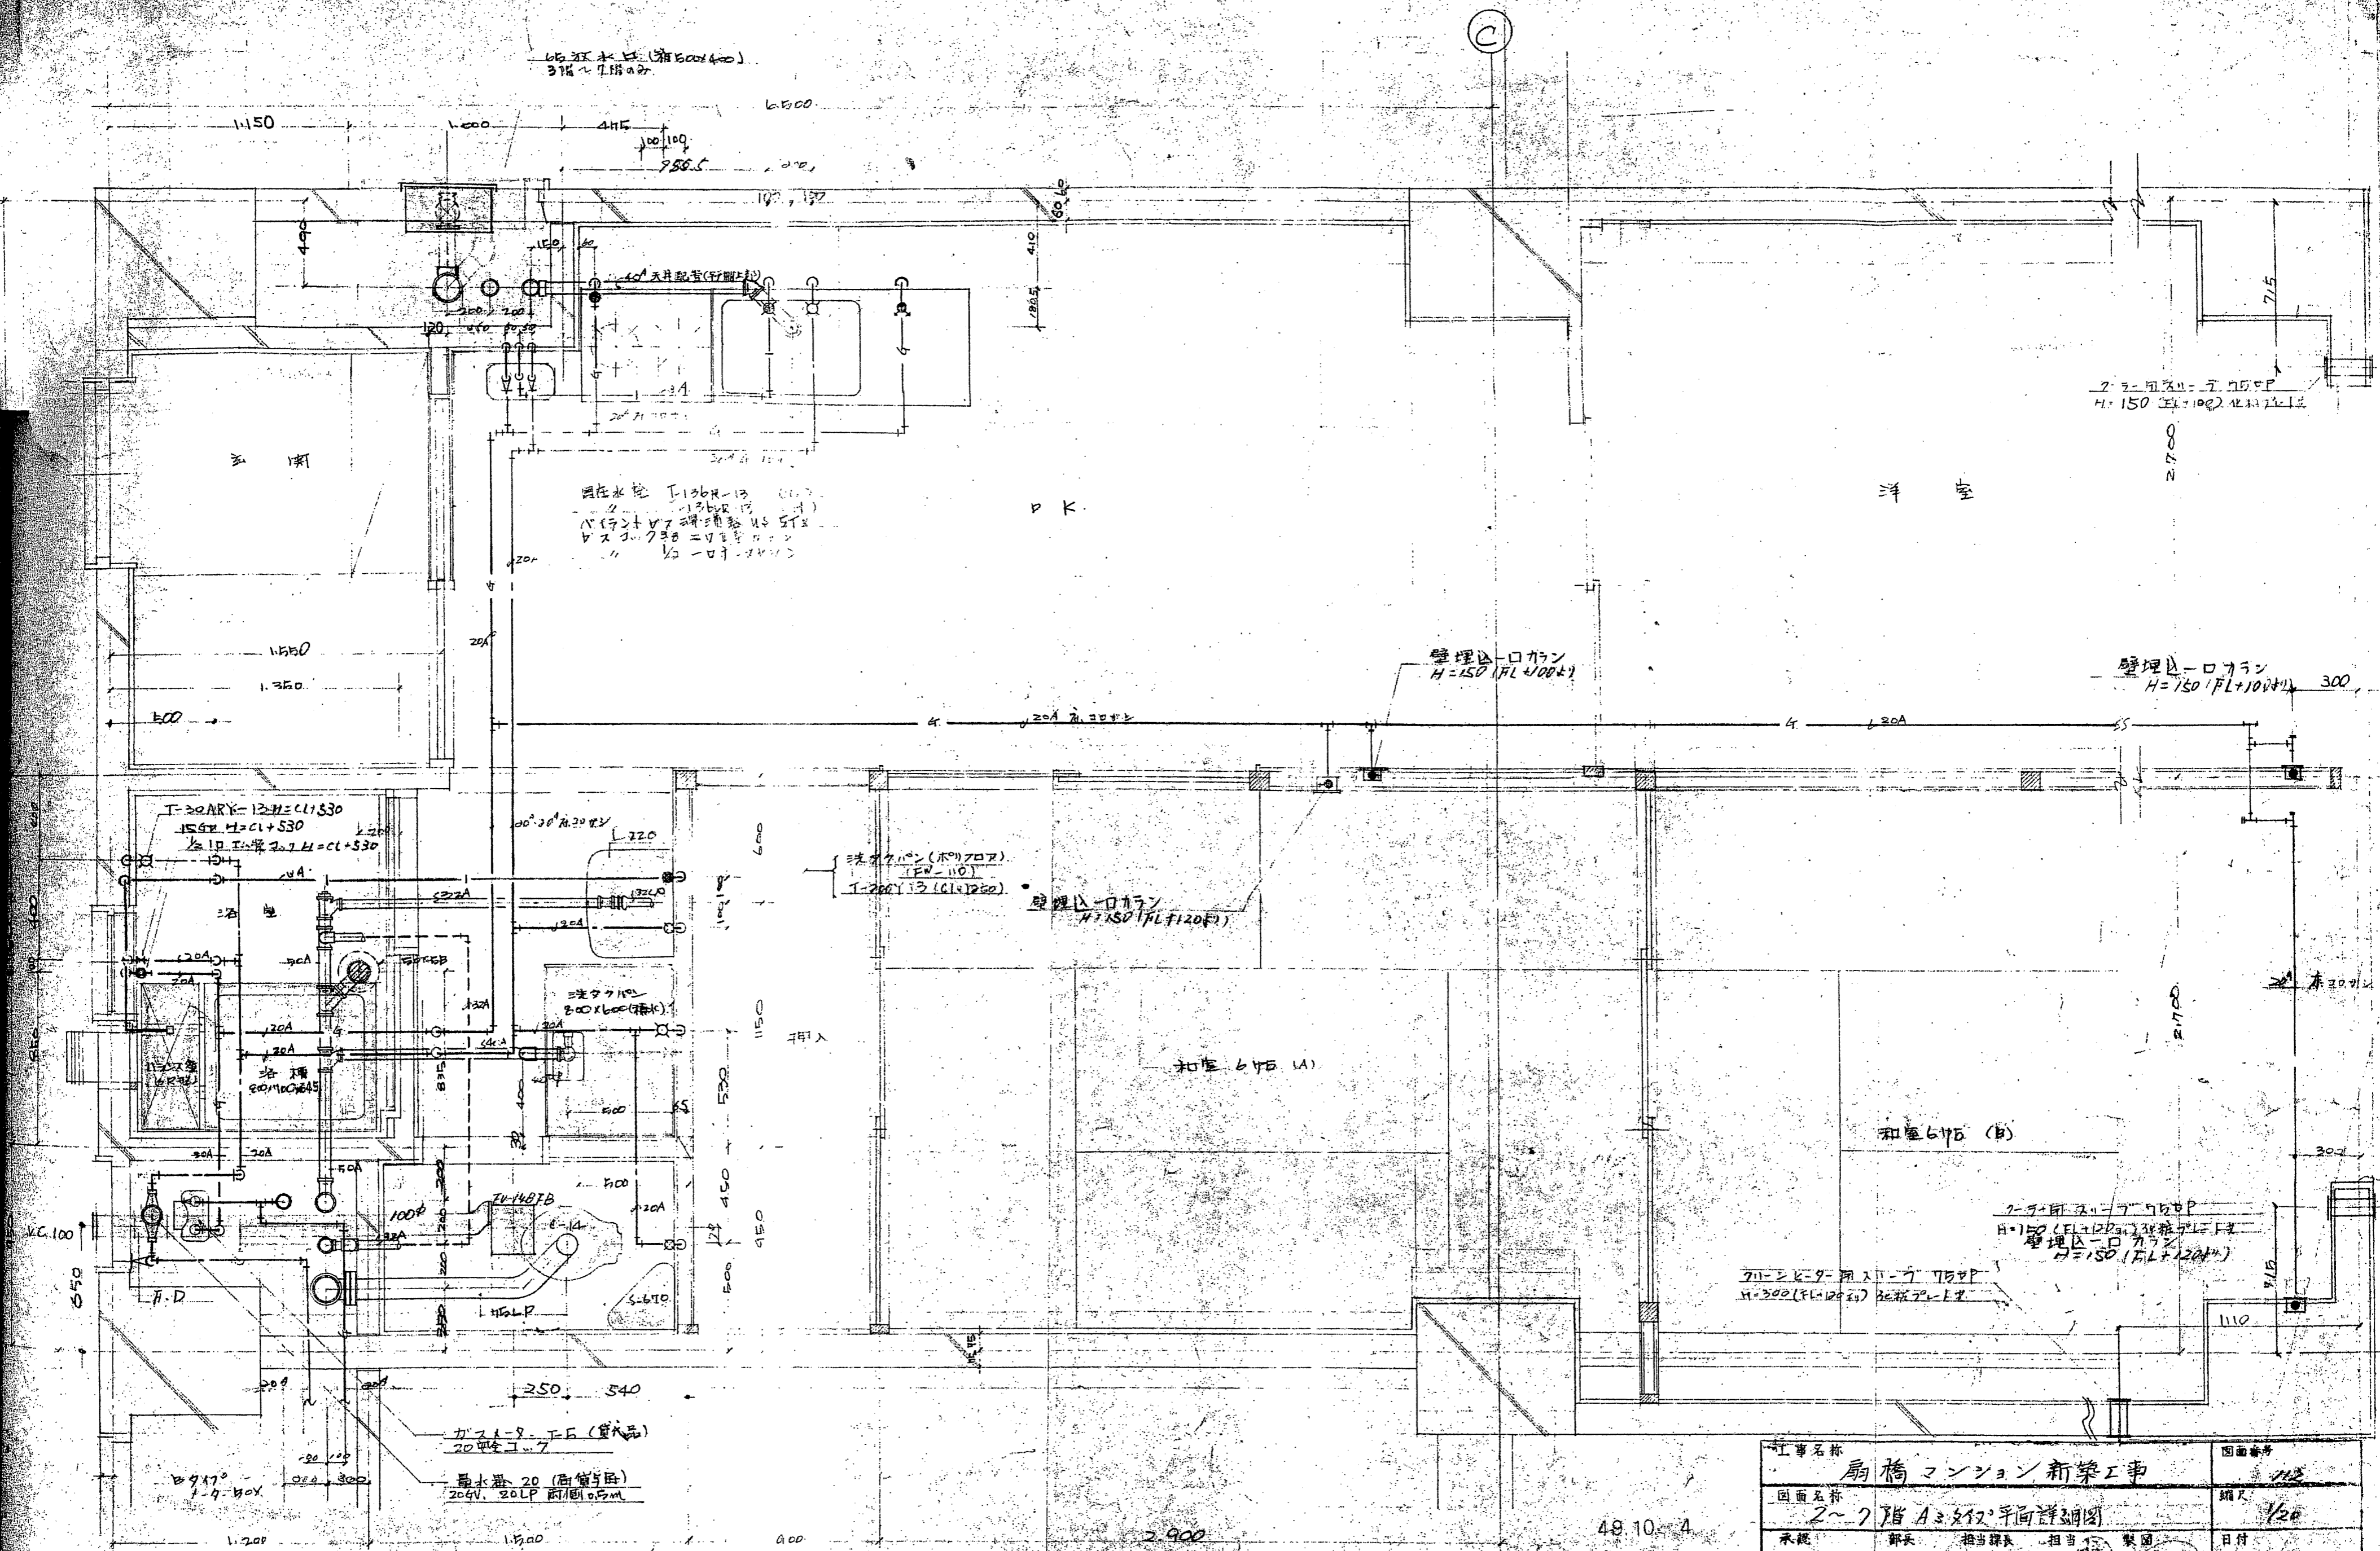

I-20ARY-13 H=CL+530
154H H=CL+530
1/2インチ 20A H=CL+530

現在水栓 I-136R-13 (C1)
136R-13 (C1)
バックアップ調整用 5T2
ストップバルブ = 1/2インチ
1/2 - 1/2インチ

壁埋込ロケタン
H=150 (FL+100)

壁埋込ロケタン
H=150 (FL+100)

洗面台 (木製) (F110)
I-200Y-13 (C1+1200)

壁埋込ロケタン
H=150 (FL+120)

2-7-10 洗面台 (木製) (F110)
H=150 (FL+120) 洗面台 (木製)
壁埋込ロケタン
H=150 (FL+120)

2-7-10 洗面台 (木製) (F110)
H=300 (FL+120) 洗面台 (木製)


ガスホース (最大品)
20mm x 7m

量水器 20 (両向き)
204V, 20LP 両向き

49.10.4

御承認印

工事名称	扇橋マンション新築工事	図面番号	112
図面名称	2~7階A:212平面詳細図	縮尺	1/20
承認	部長 担当課長 担当 製図	日付	
東海興業株式会社		設計番号	

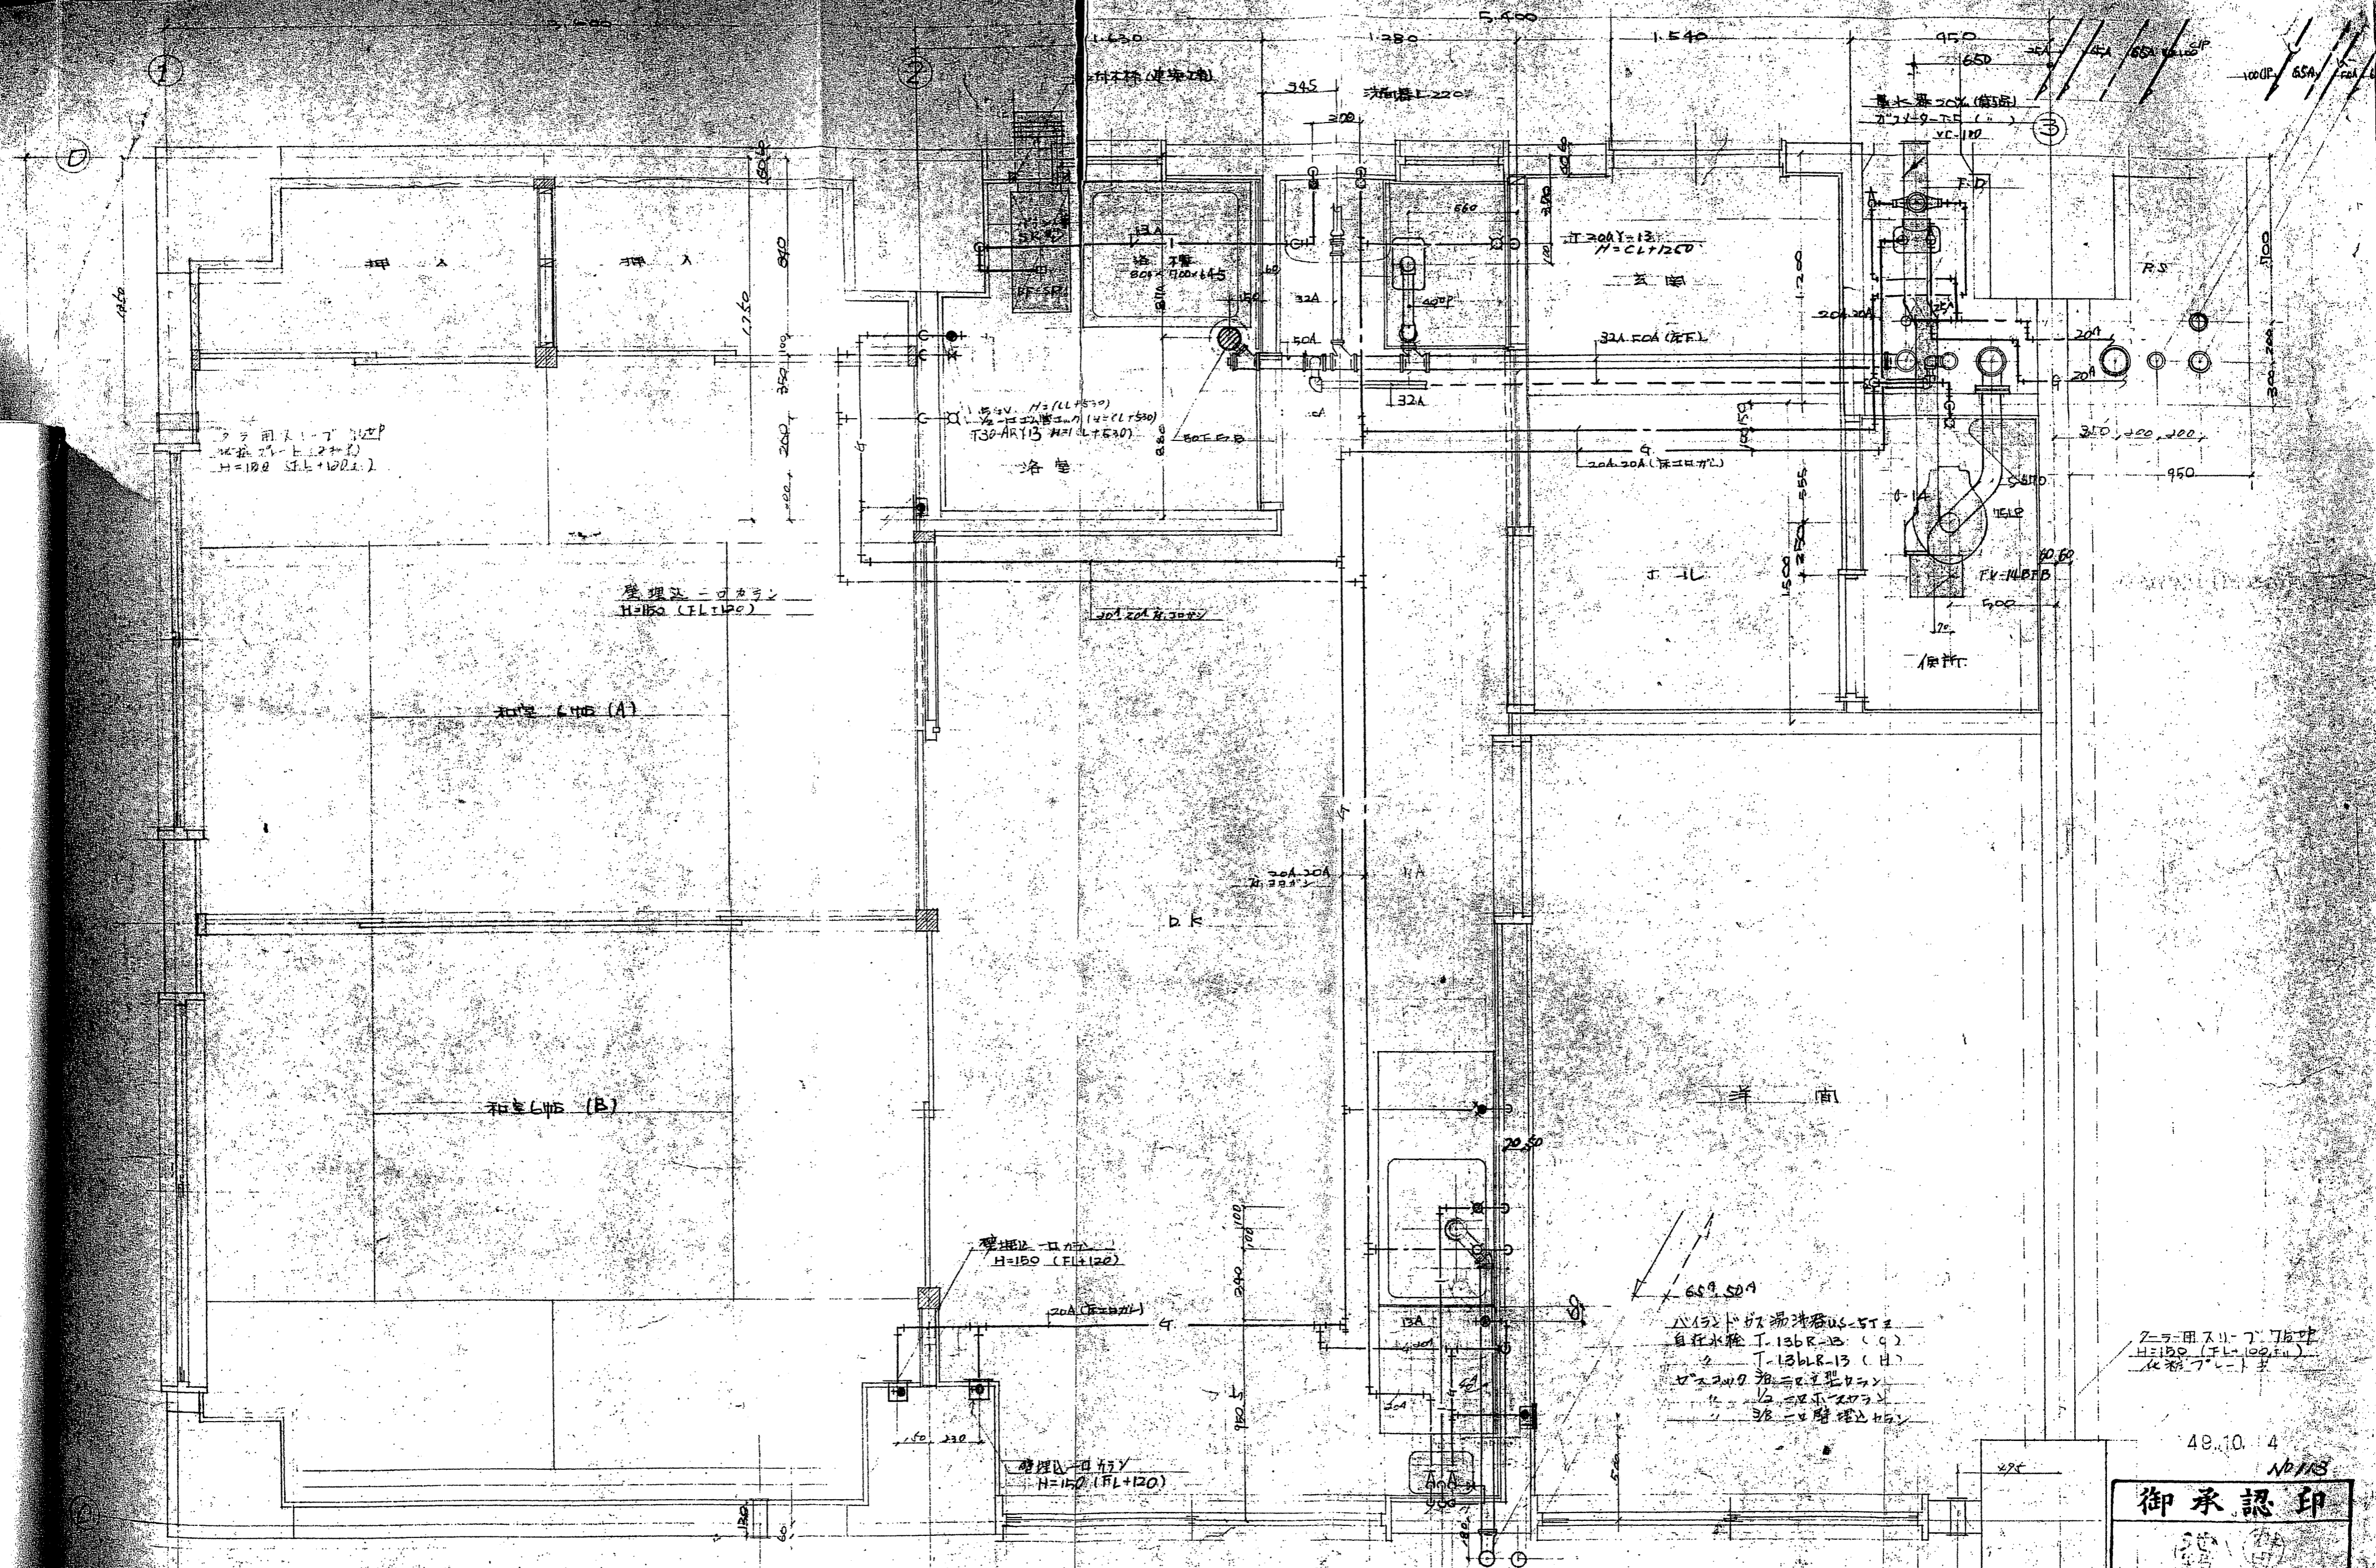

クローゼット 20P
 収納 1.5 (2+1)
 H=180 (FL+100)

管理用ニ可カラン
 H=150 (FL+100)

和室 (A)


和室 (B)

管理用ニ可カラン
 H=150 (FL+120)

管理用ニ可カラン
 H=150 (FL+120)

△152トク湯洗器US-ST
 自在水栓 T-136R-13 (9)
 T-136LR-13 (H)
 △2019 洗面器型クワン
 △1/2 自在水栓
 △1/2 洗面器型クワン

クローゼット 20P
 収納 1.5 (2+1)
 H=180 (FL+100)

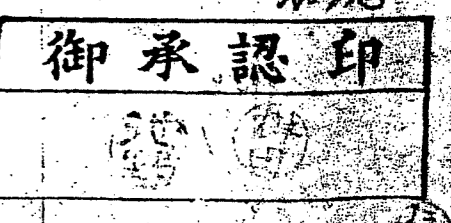


48.10.4

ND/RS

新橋マンション新築工事
 2F-Bタイプ平面詳細図 5/20

東海興業株式会社
 東京支店

クローゼット用スリーブ
 70P (収納1.5)
 H=200 (FL+120)

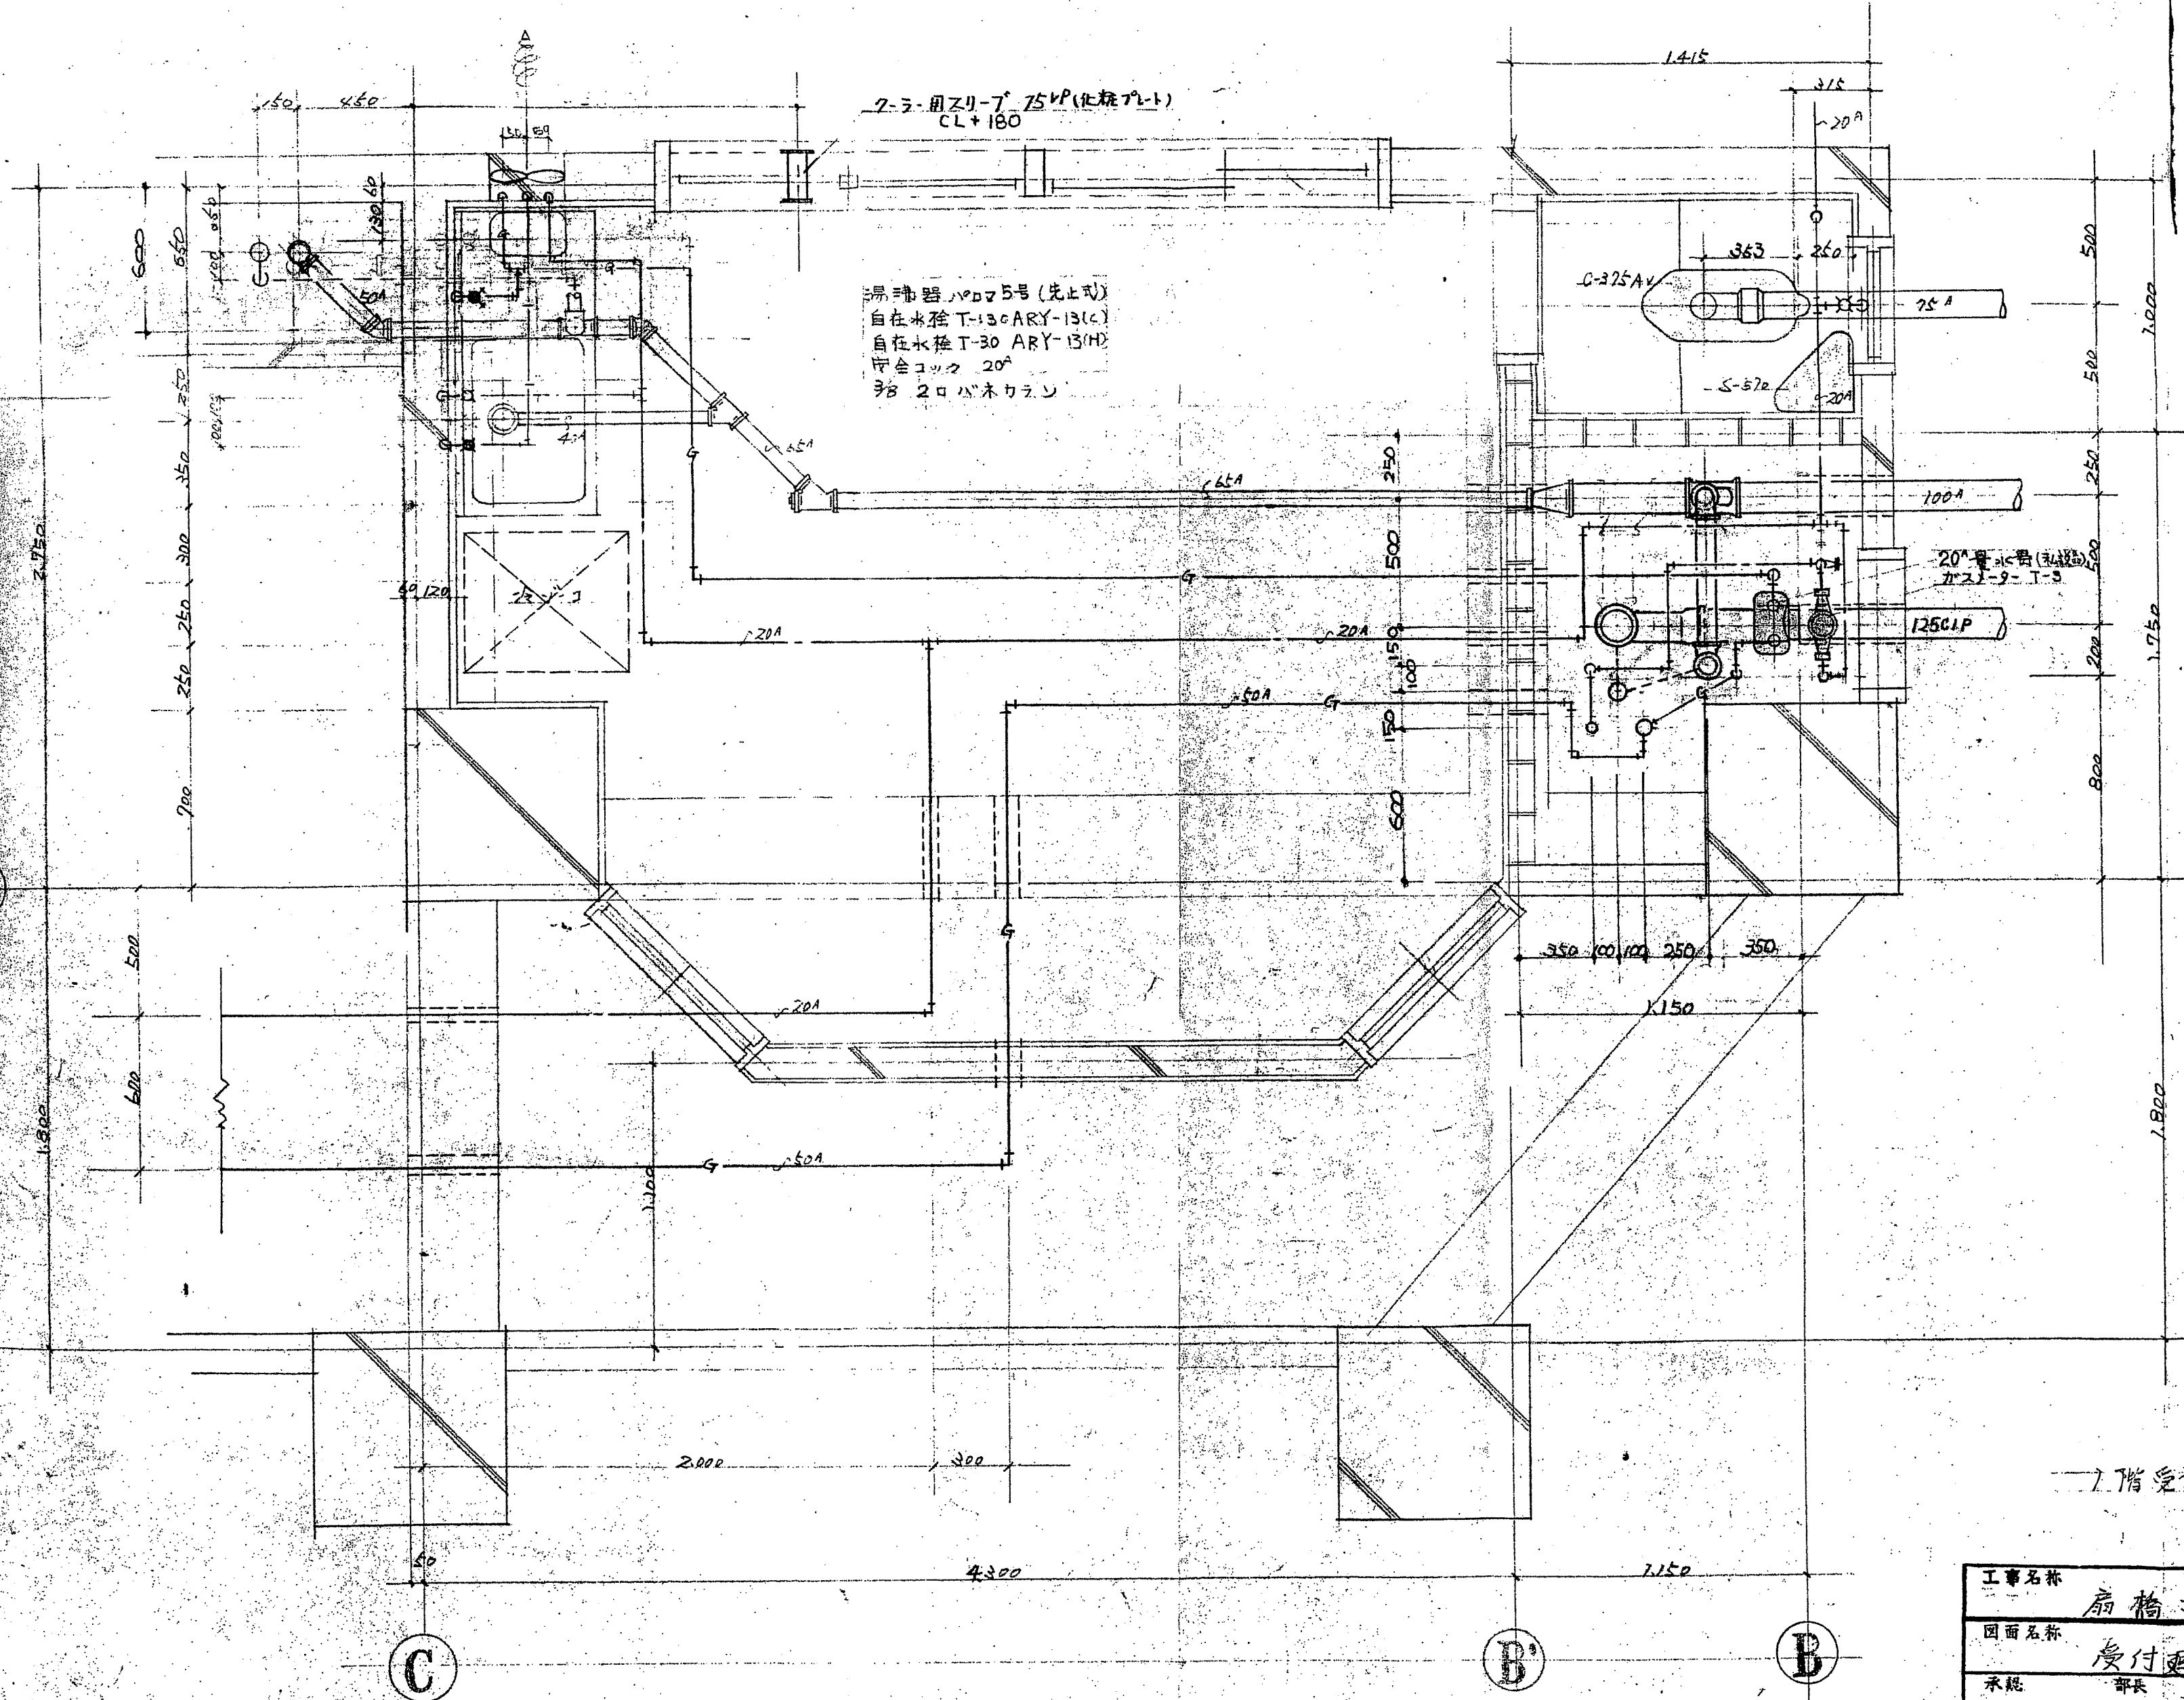

2-3-用ズリ-7 75VP(化粧プレート)
CL+180

浄水器、VDF5号(先立式)
自在水検 T-130ARY-13(C)
自在水検 T-30ARY-13(H)
安全コック 20A
3分 2口バネカラン


20"管水栓(私設)
カスター-T-3
125C1P

49. 9. 7


承 池野 研

2階受付廻り平面詳細図


工事名称	扇橋マンション新築工事	図面番号	114
図面名称	受付廻り平面詳細図	縮尺	1/20
承認	部長 担当課長 製図	日付	49. 8. 26
東海興業株式会社		設計番号	

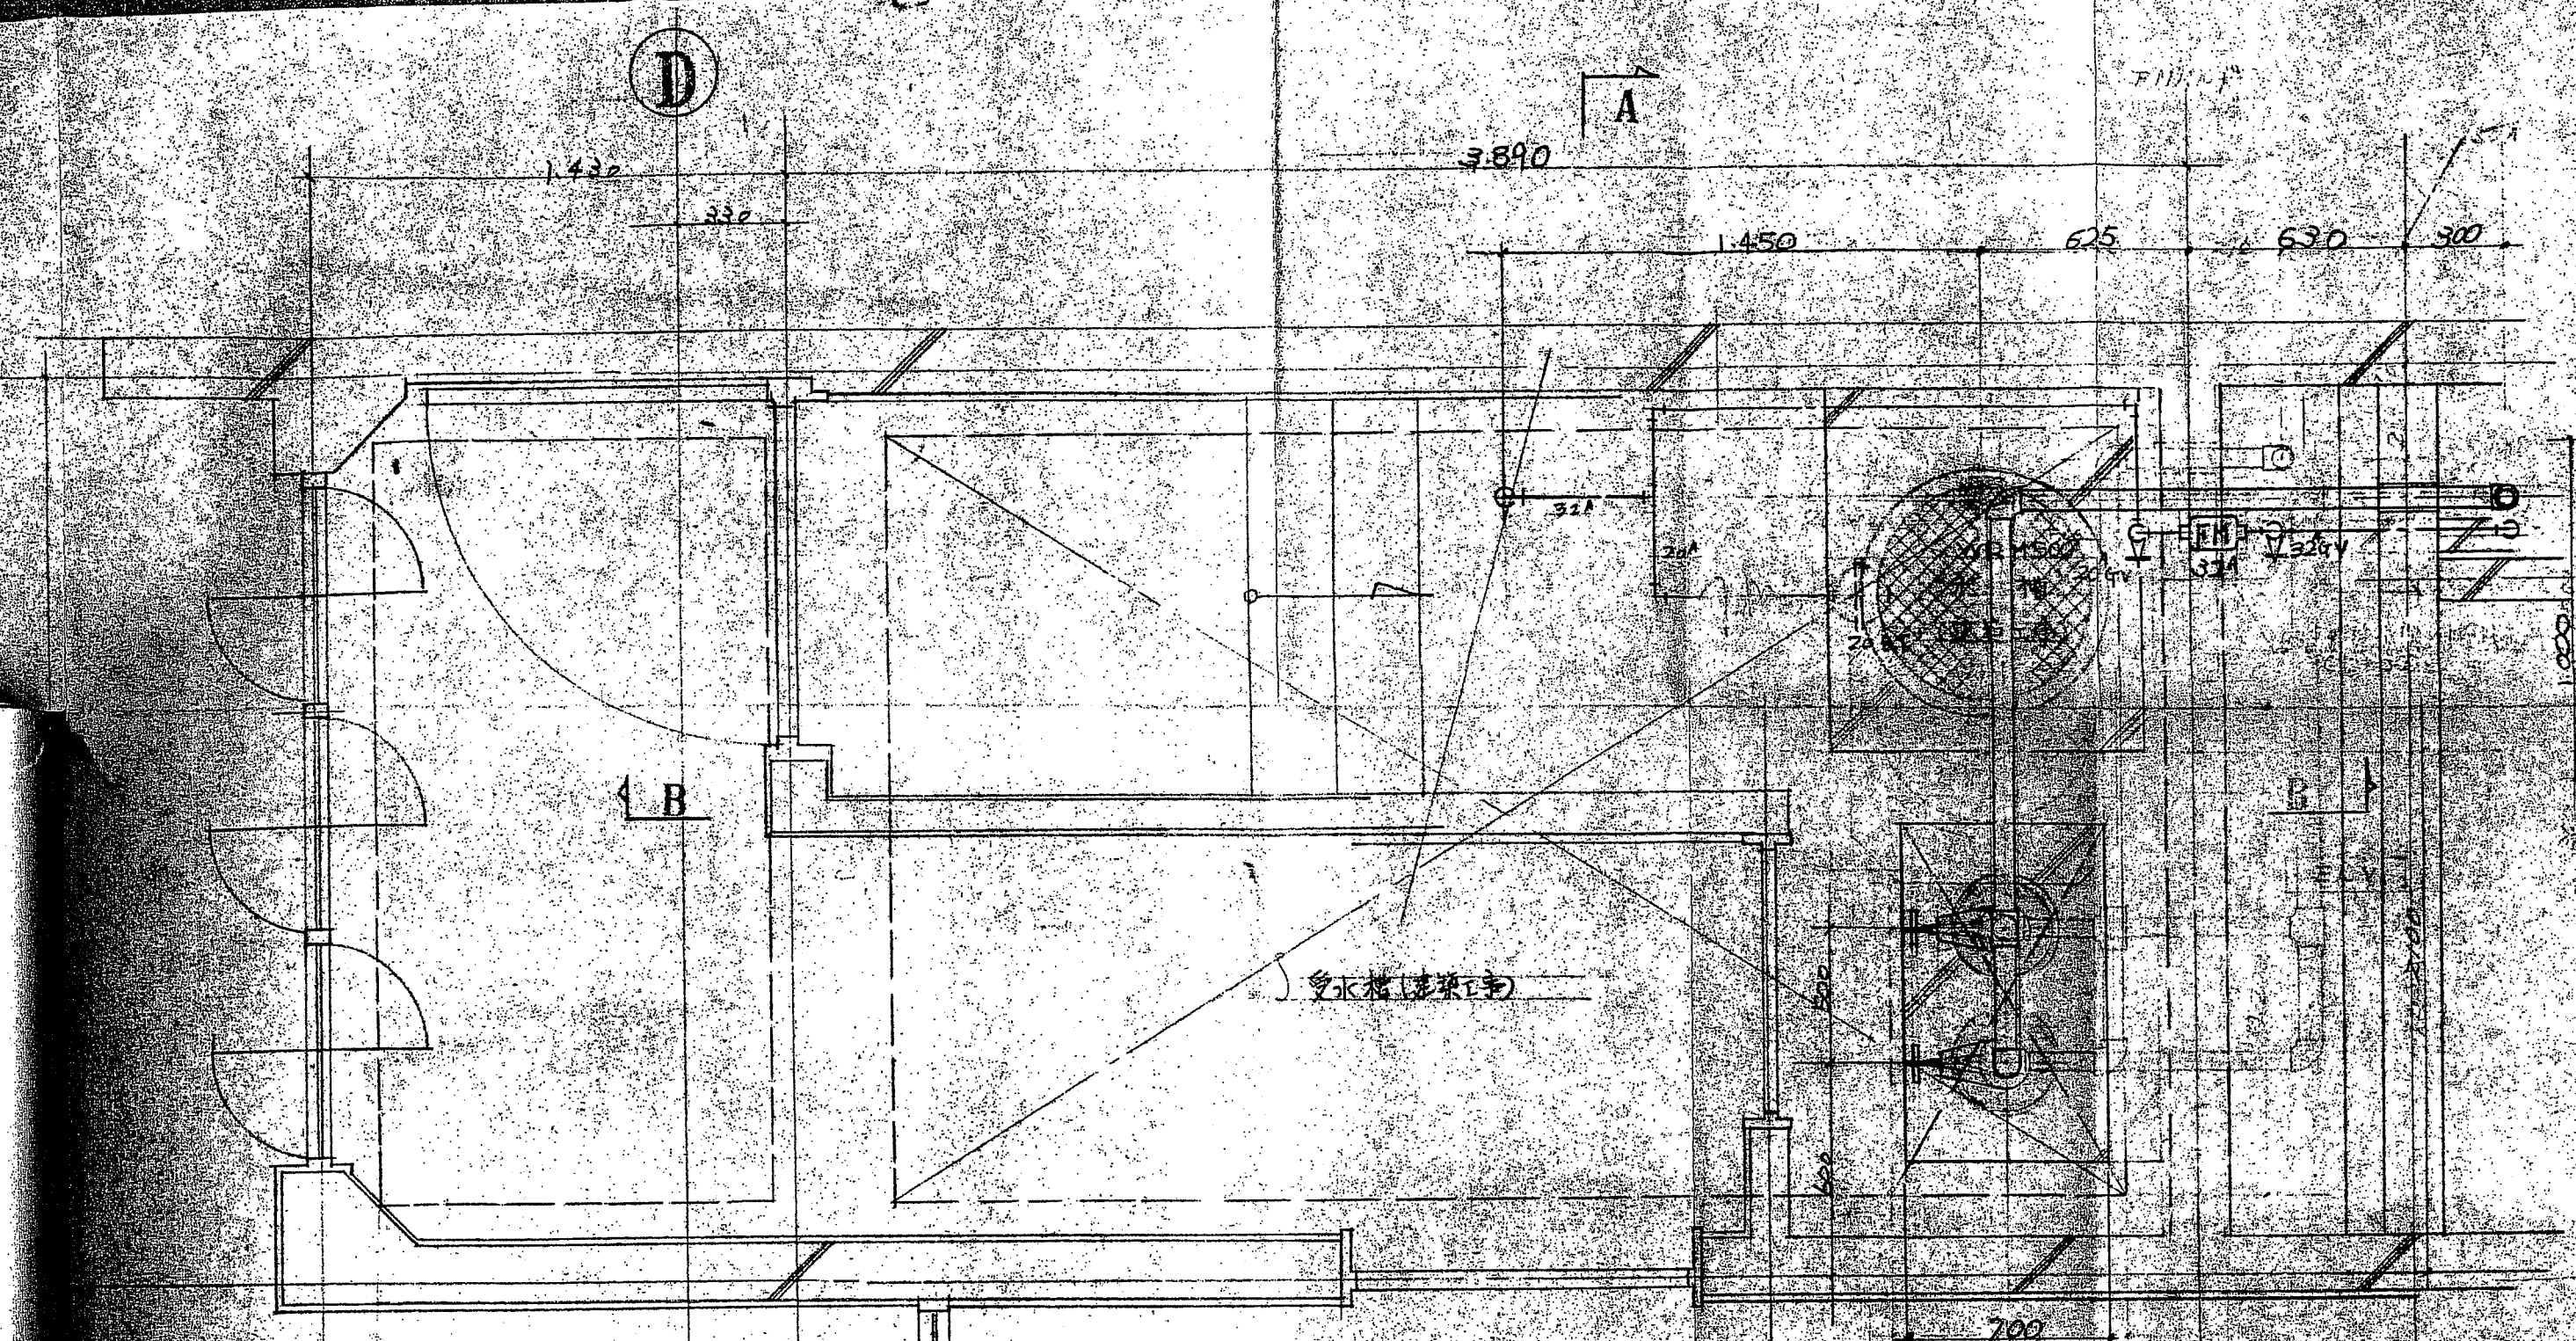

平面詳細図 1/20

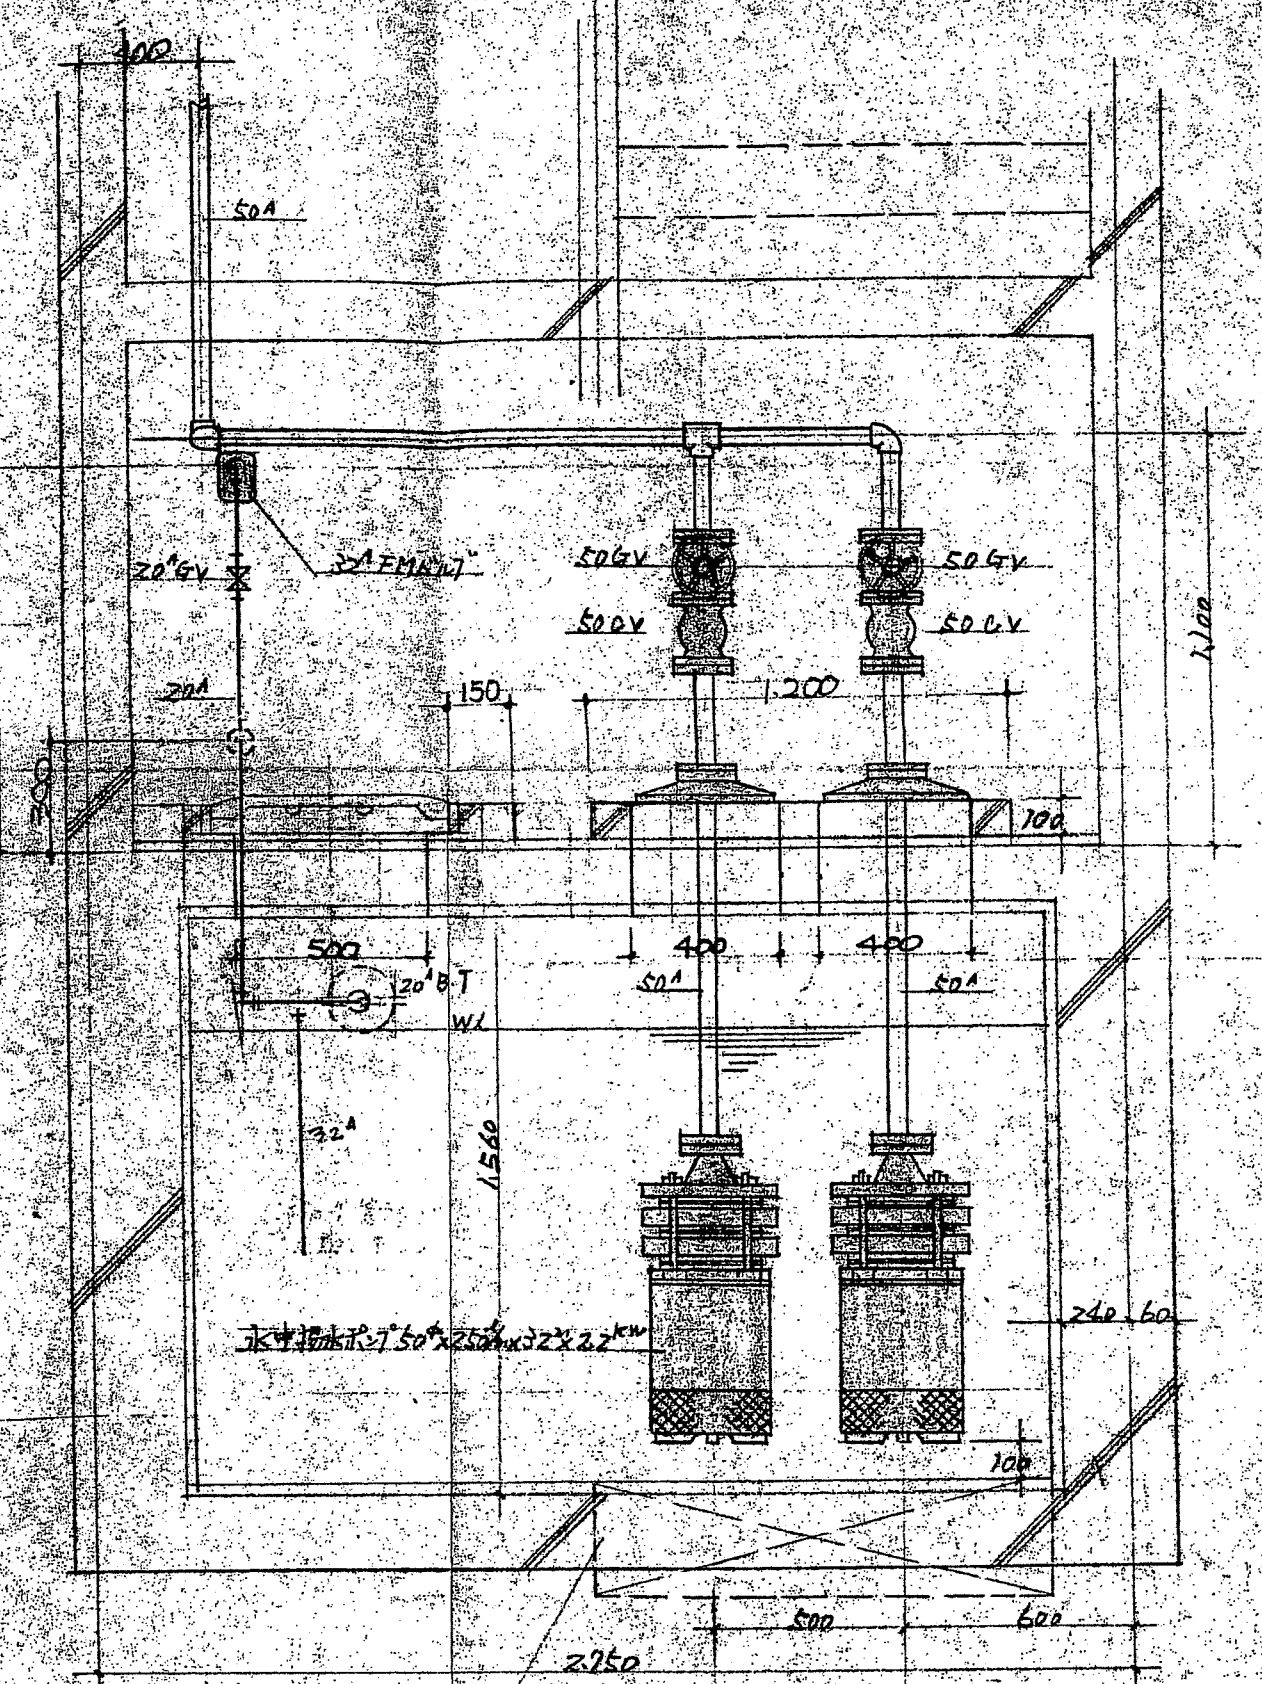

A-A 断面図 1/20

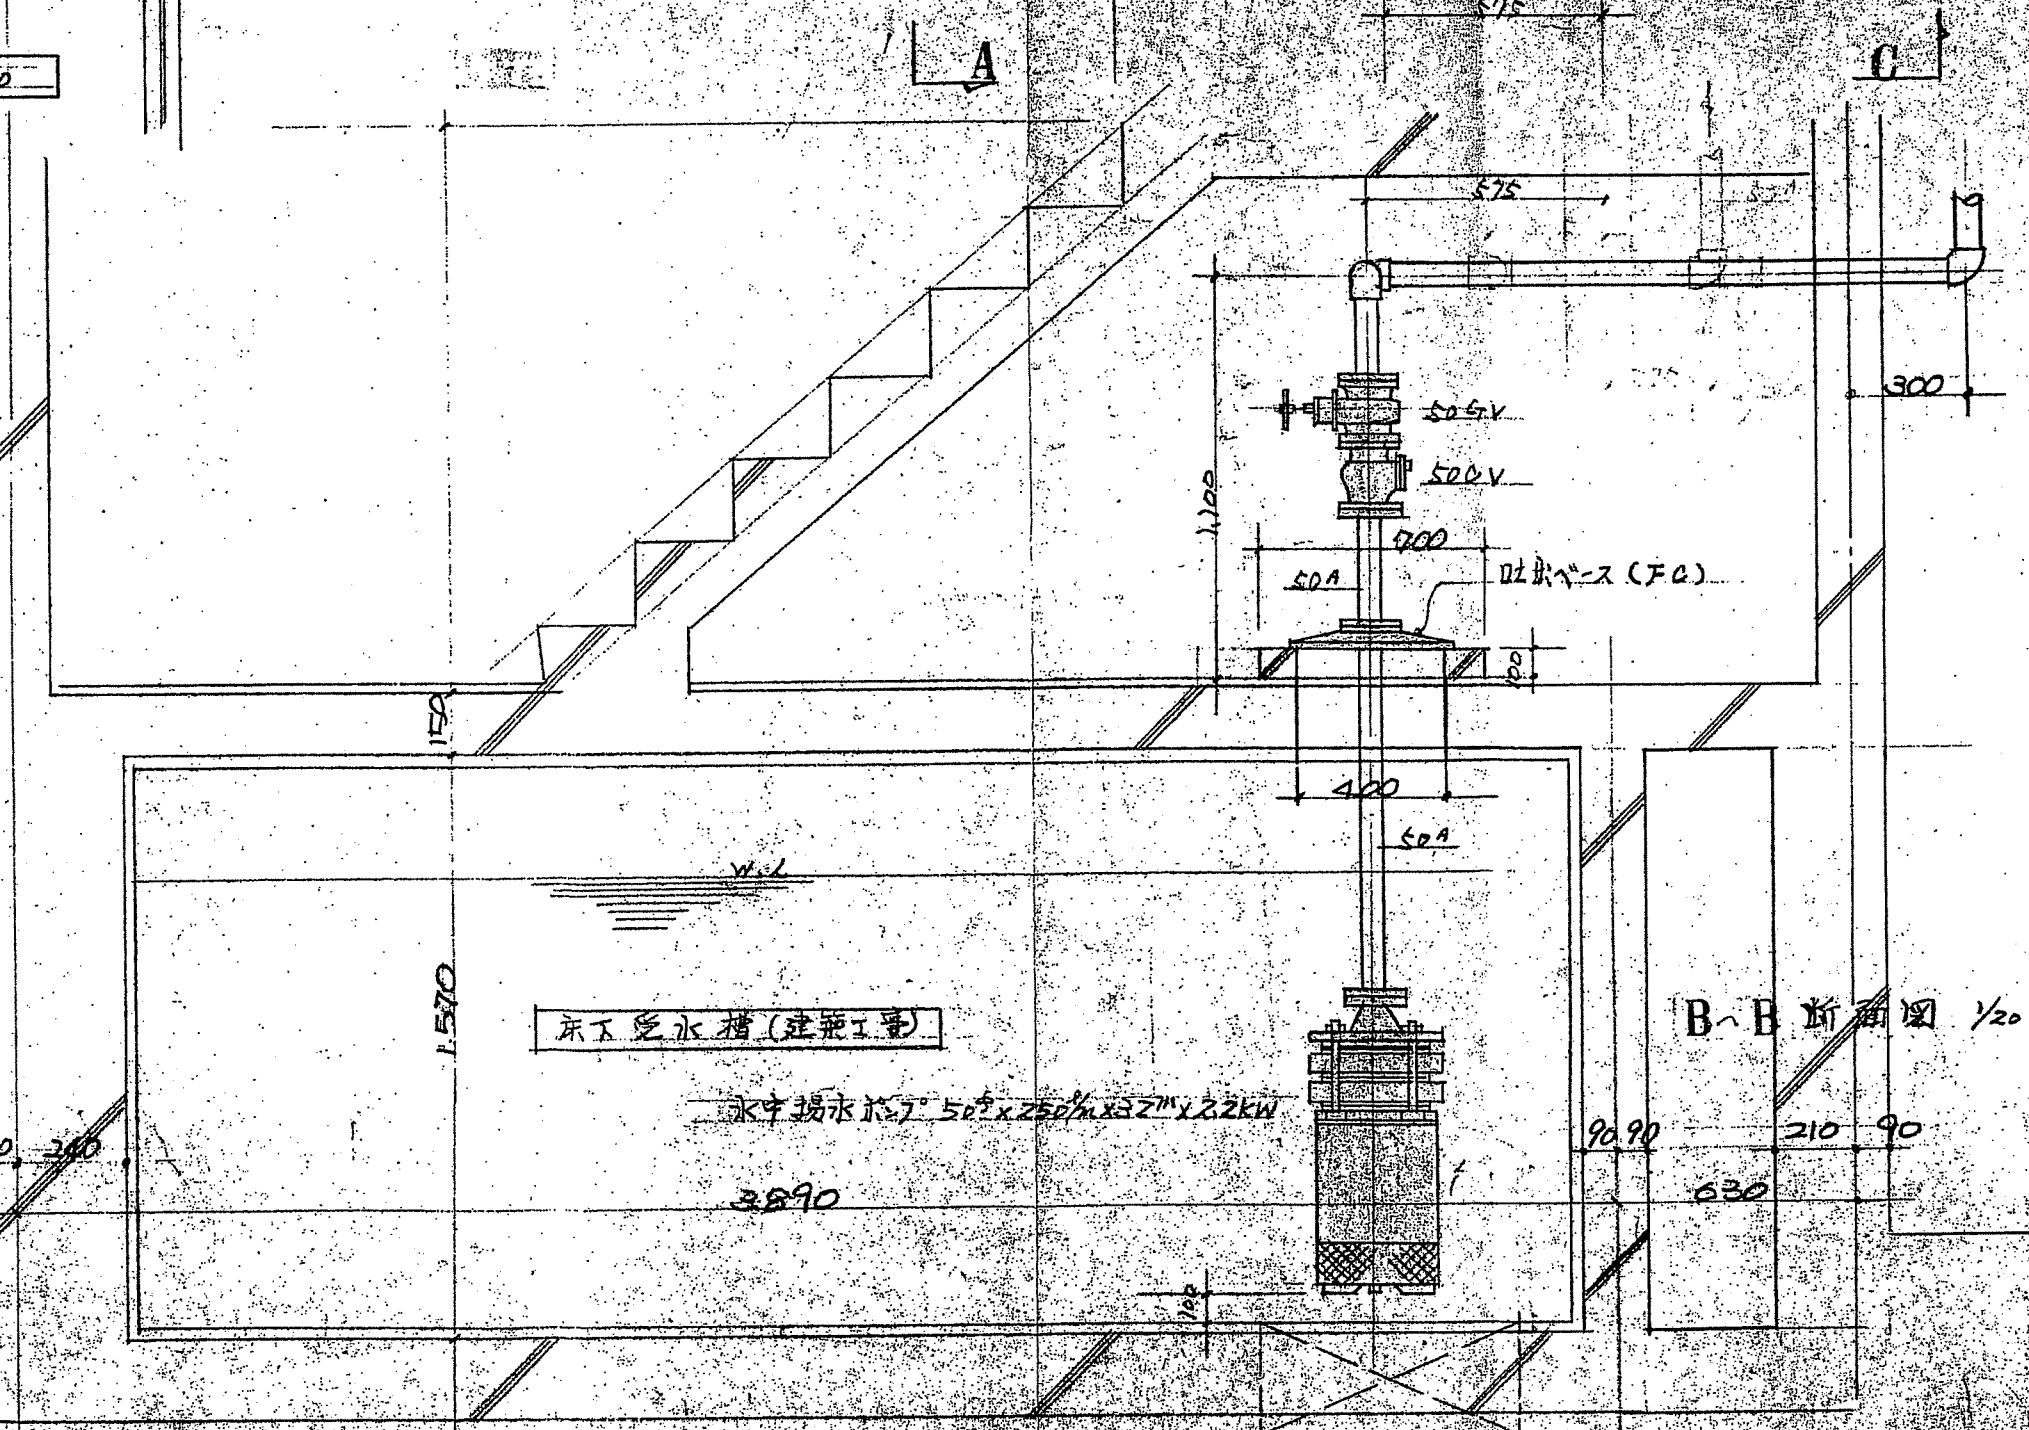


B-B 断面図 1/20

ピット 200x700 (建築工事)

49.9.7

承認 池野 (印)

工事名称	扇橋マンション新築工事	図面番号	115
図面名称	揚水ポンプ廻り詳細図	縮尺	1/20
承認	部長 担当課長 担当 製図	日付	49.8.28
東濃興業株式会社			設計番号

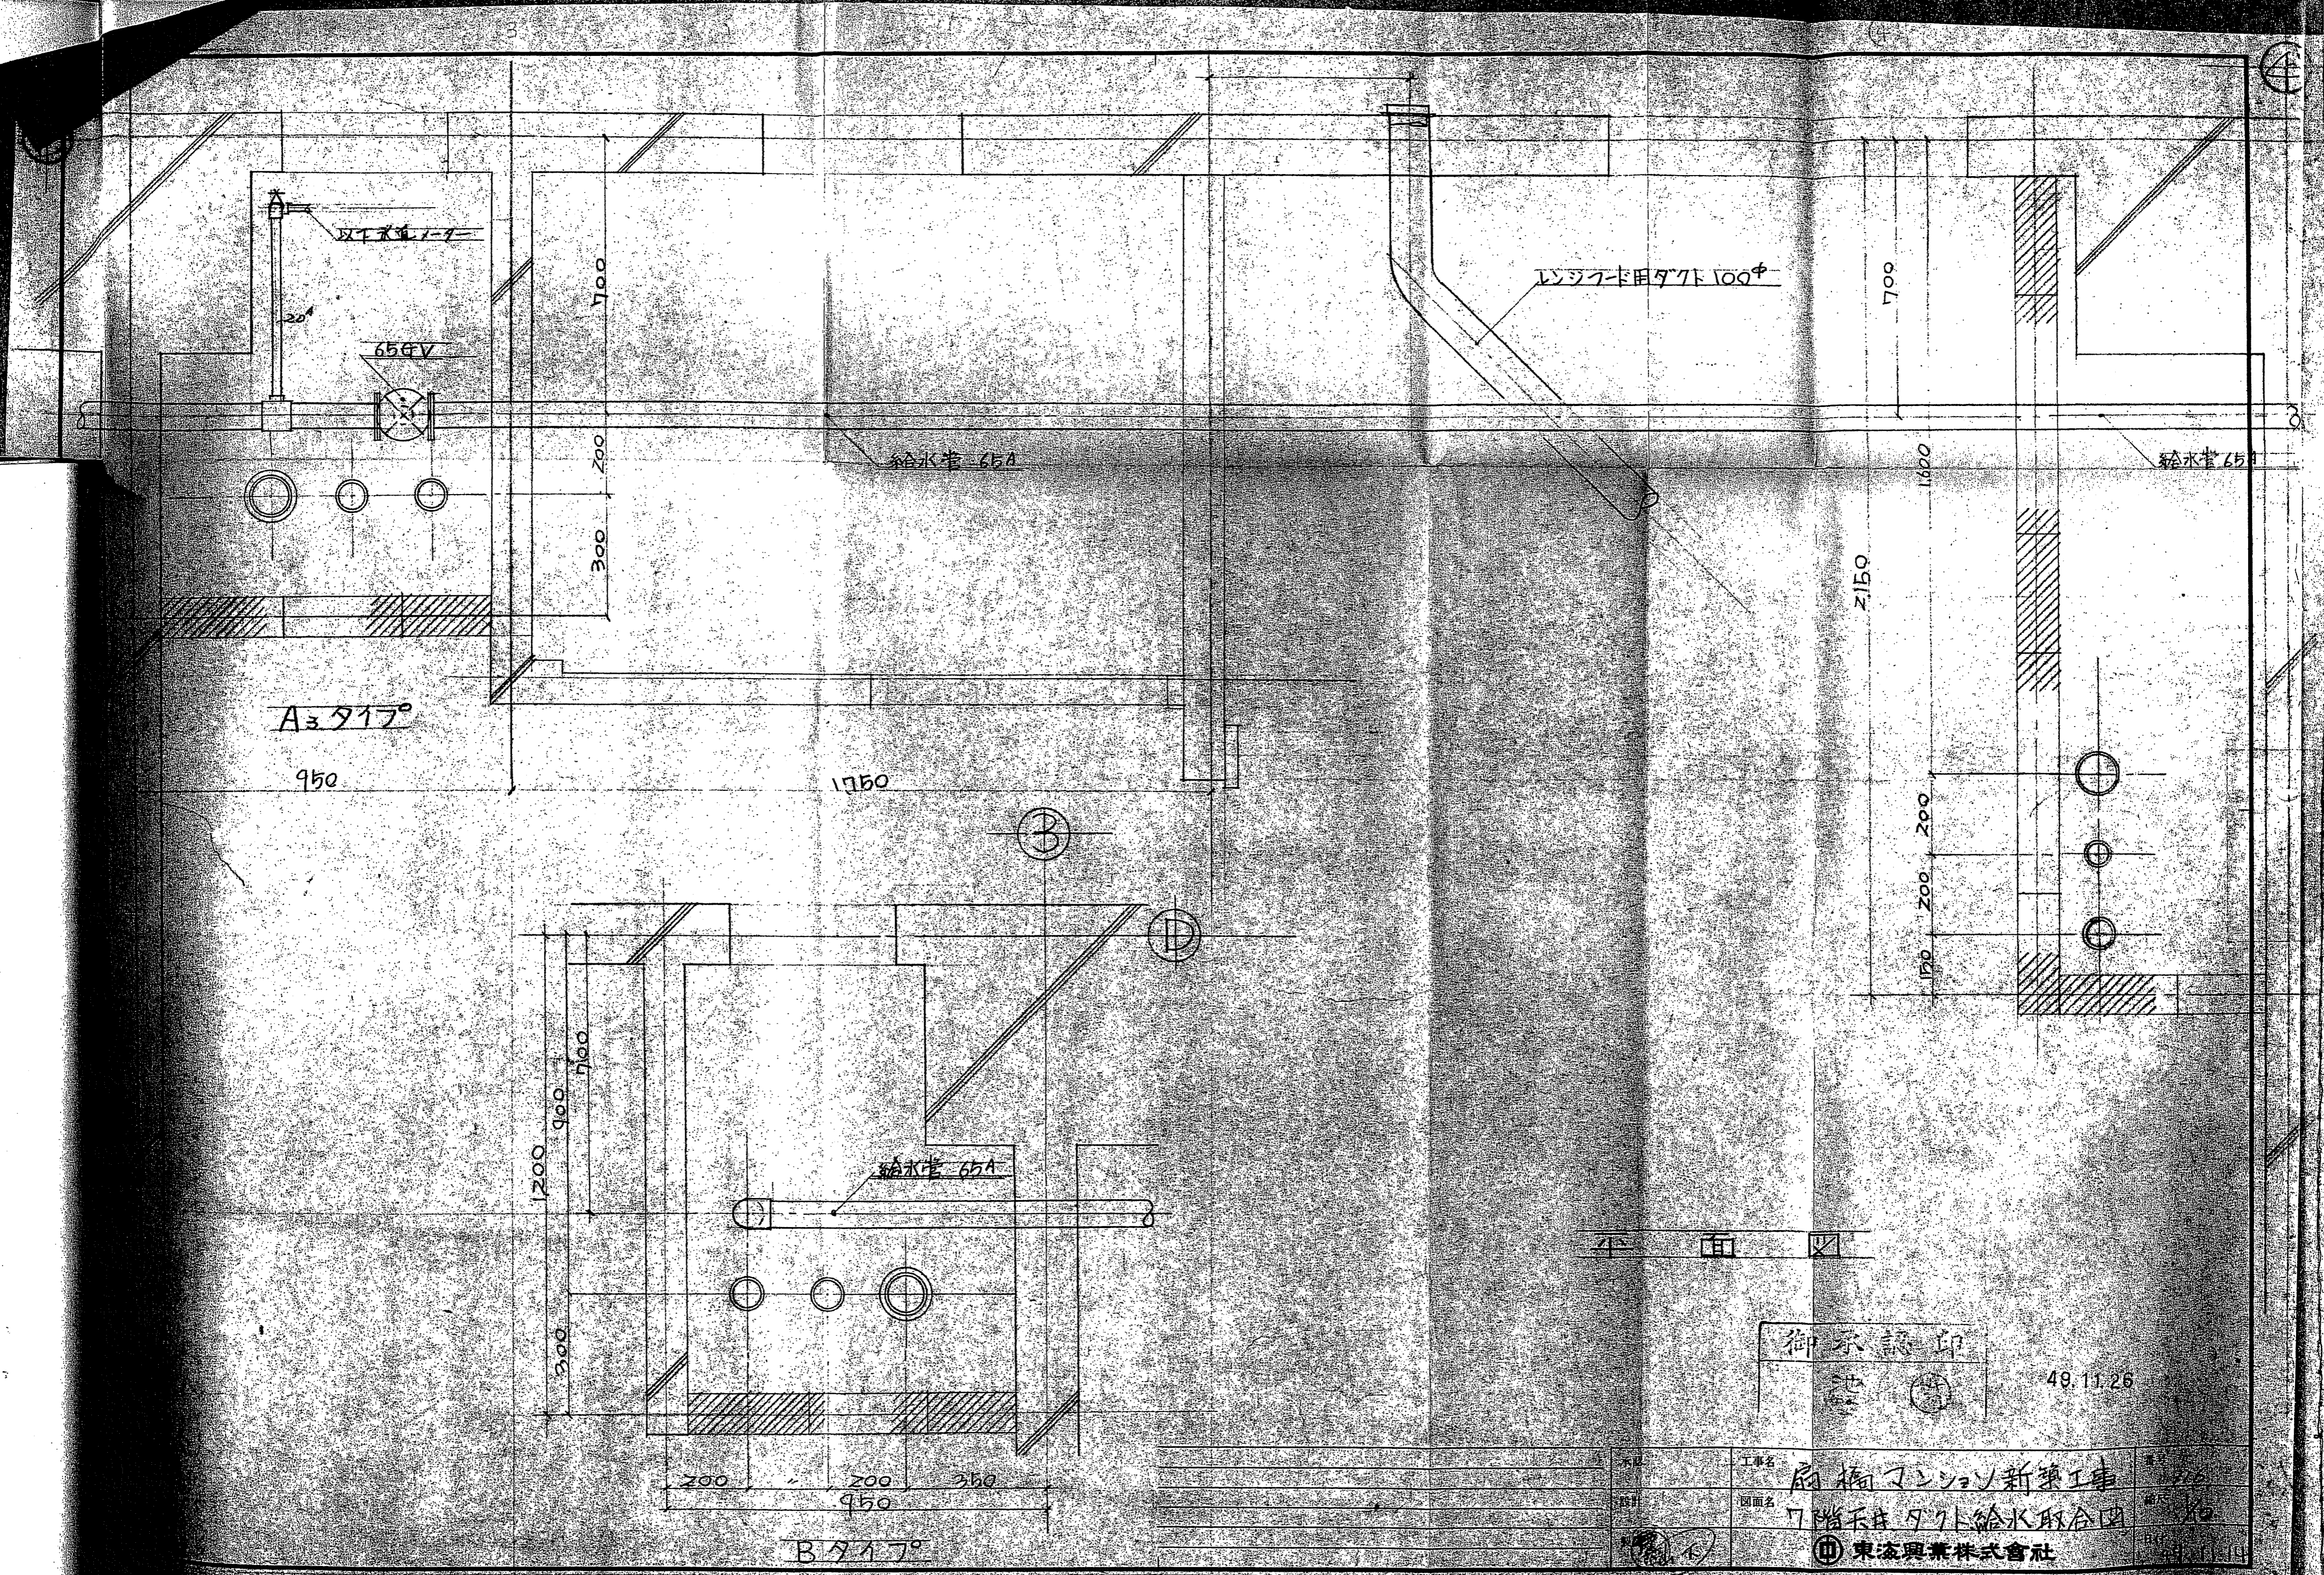

A-A

950

1750

1200
900
700
200

給水管 65A

200 200 350
950

B-B

レシキター用ダクト 100φ

給水管 65A

給水管 65A

2150


150
200
200
200

平面図

御承認印

49.11.26

工事名	扇橋マンション新築工事
図面名	7階天井ダクト給水取合図
設計	東濃興業株式会社

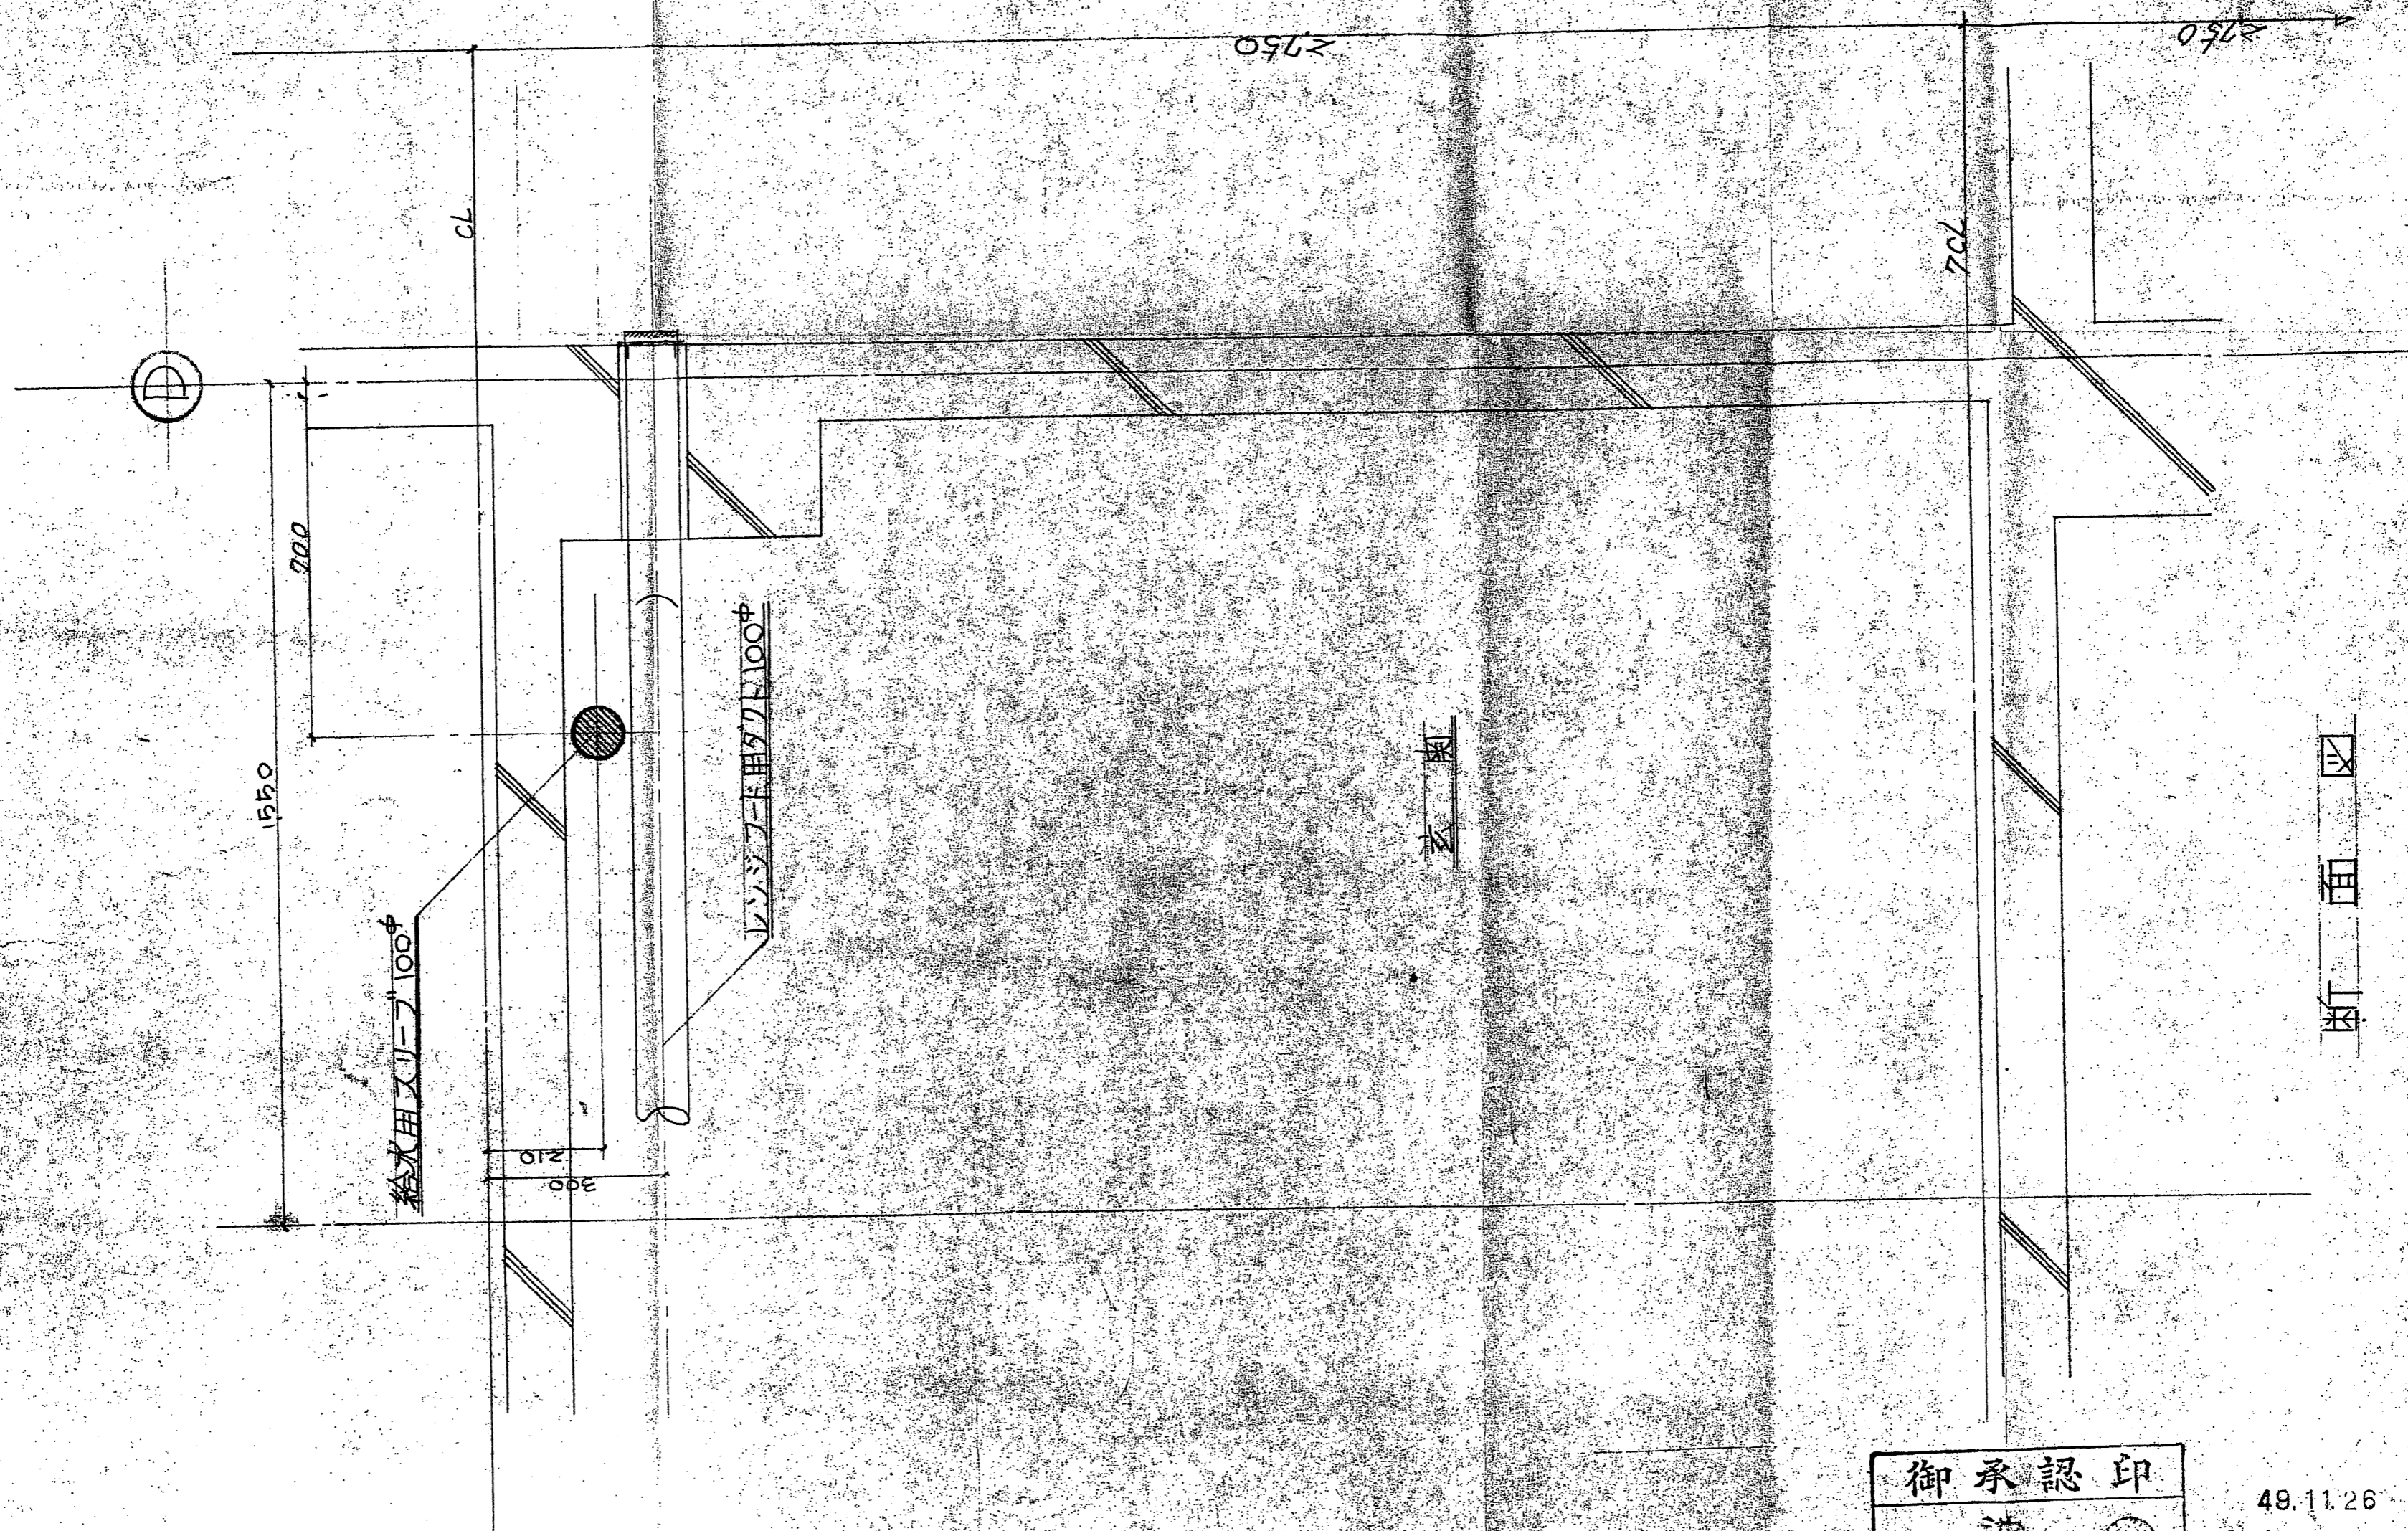


玄關


断面図

御承認印
池

49.11.26

工事名称	府橋マンション新築工事	図面番号	112
図面名称	7階天井外給水取合図	縮尺	1/10
承認	部長 担当課長 担当 承認	日付	49.11.23
		設計番号	
 東海興業株式会社			



(注) 支店長(又は代理者)の承認印のないものは正式図面と致しません

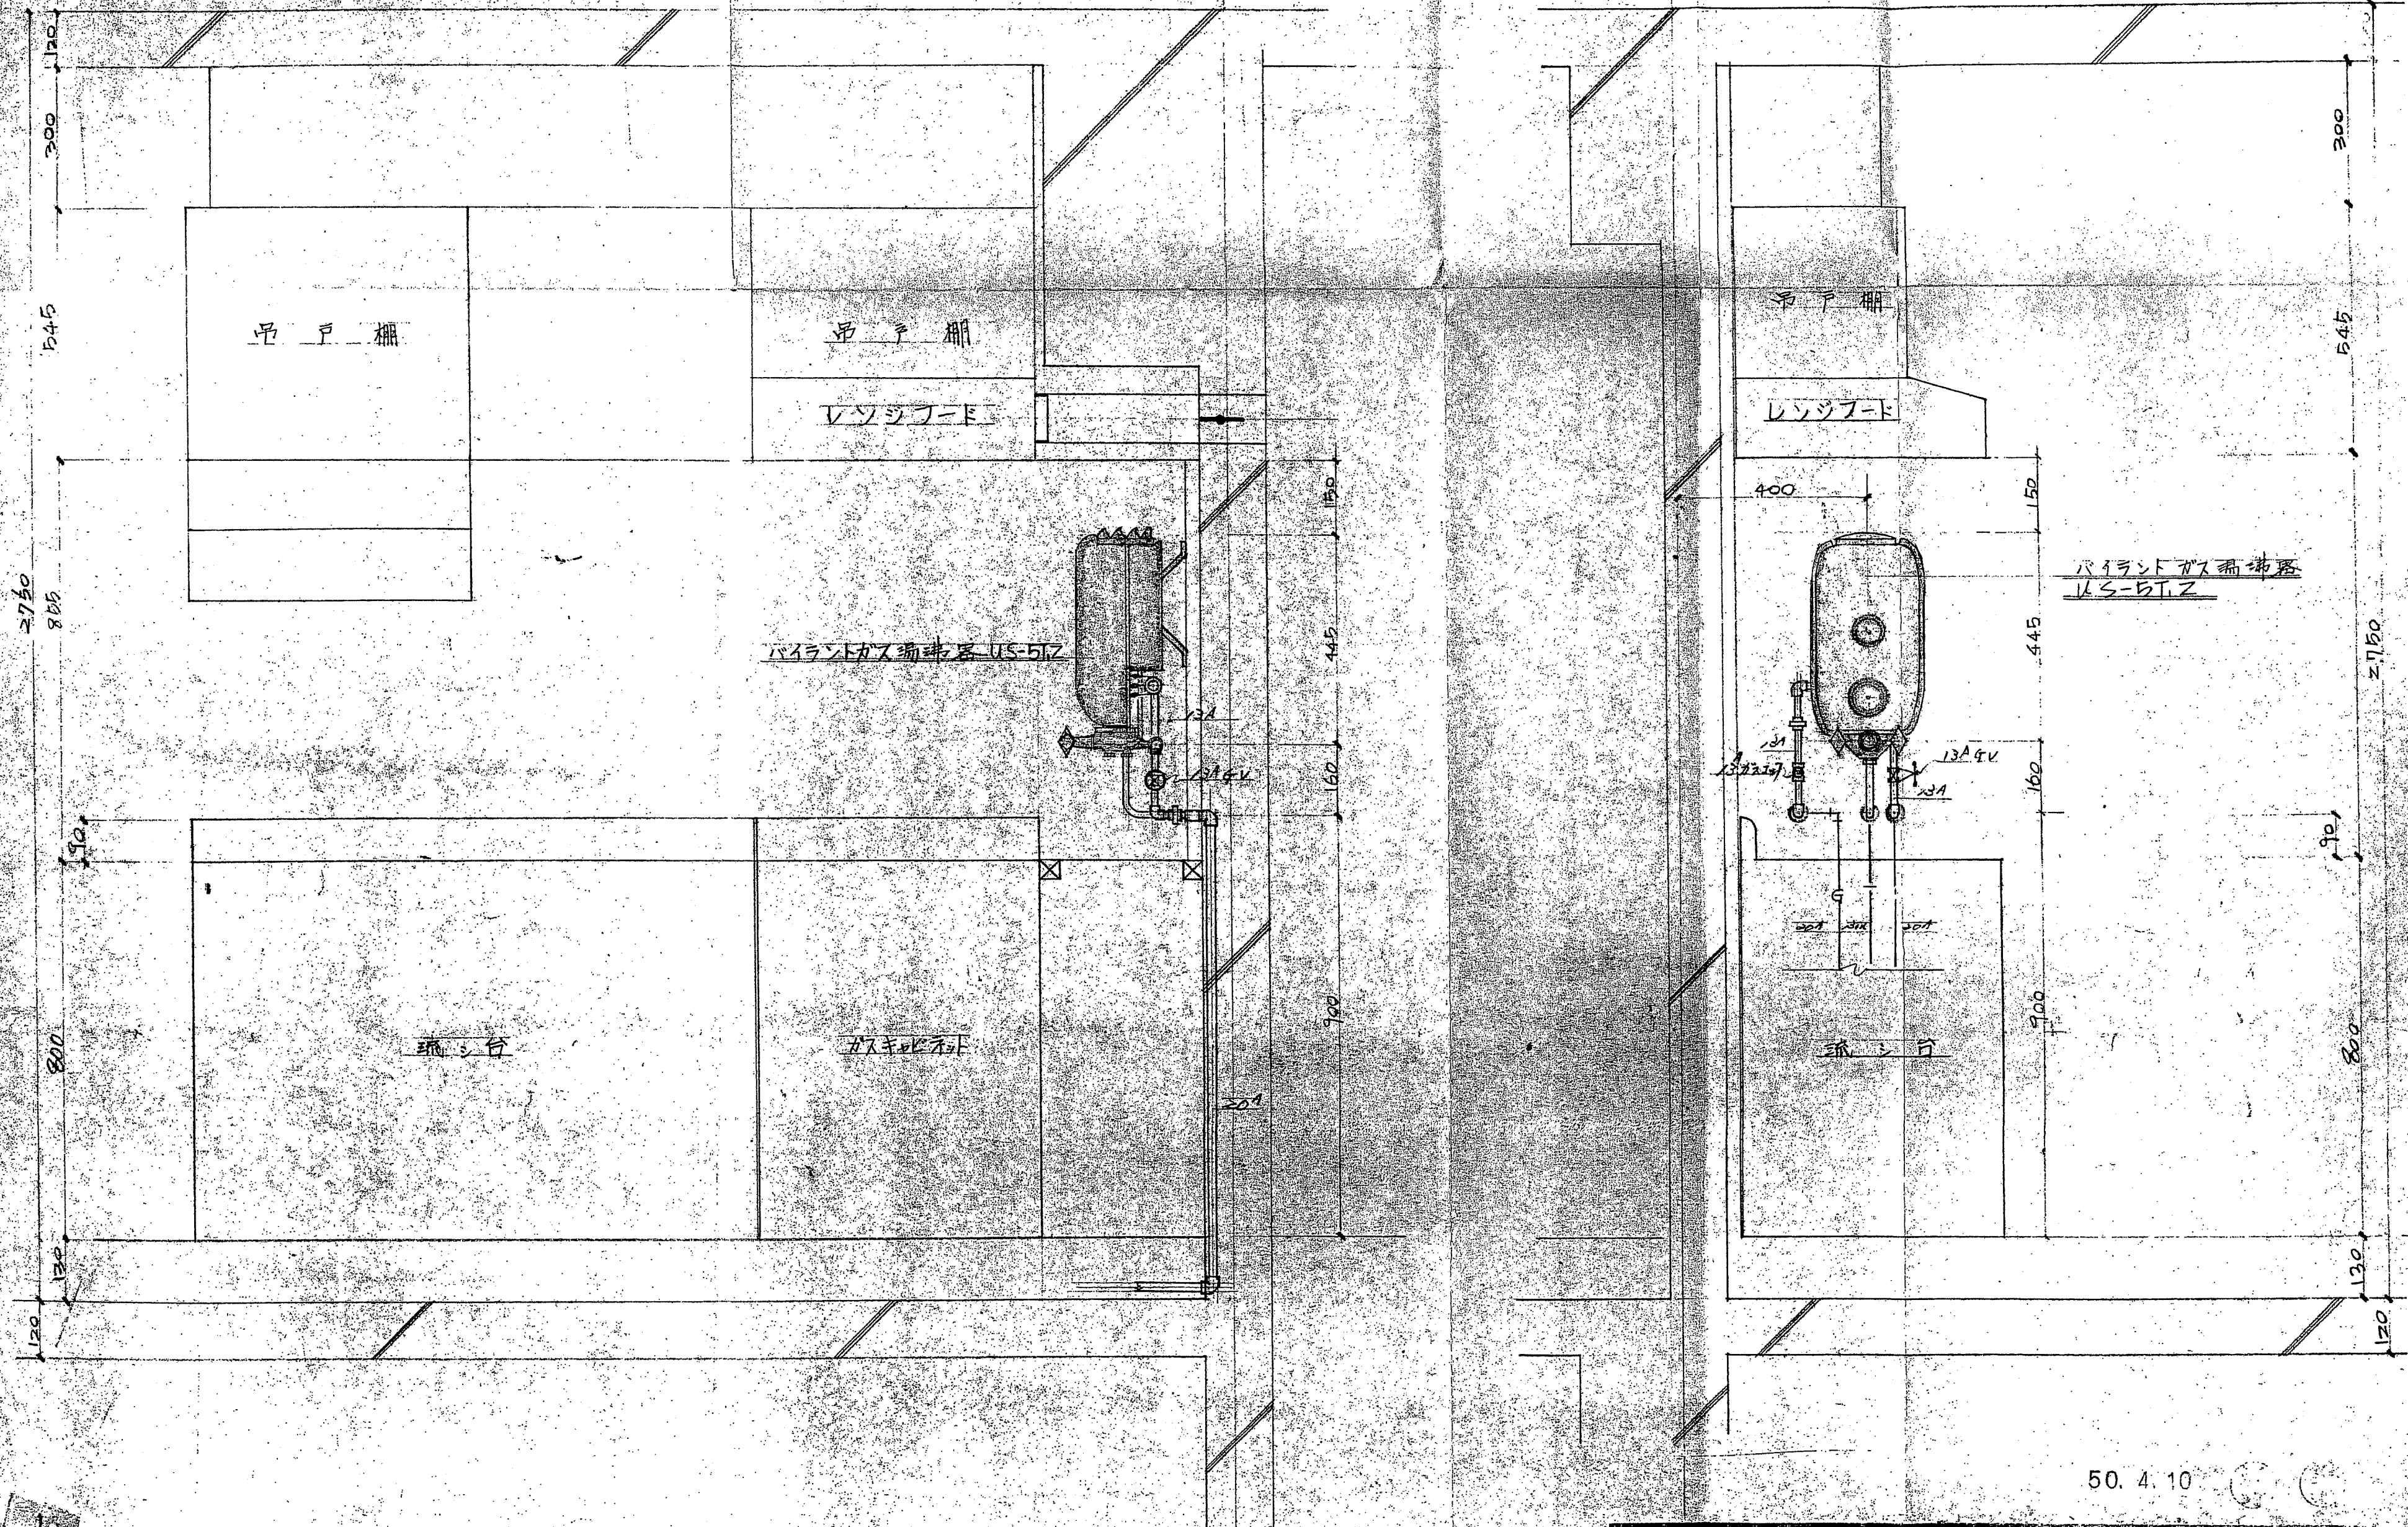

50. 4. 10

承認	工事名	扇橋マンション新築工事	巻子	118
設計	図面名	Bガス湯沸器廻り詳細図	縮尺	1/10
製図		東濃興業株式会社	日付	5.20.3.25

29

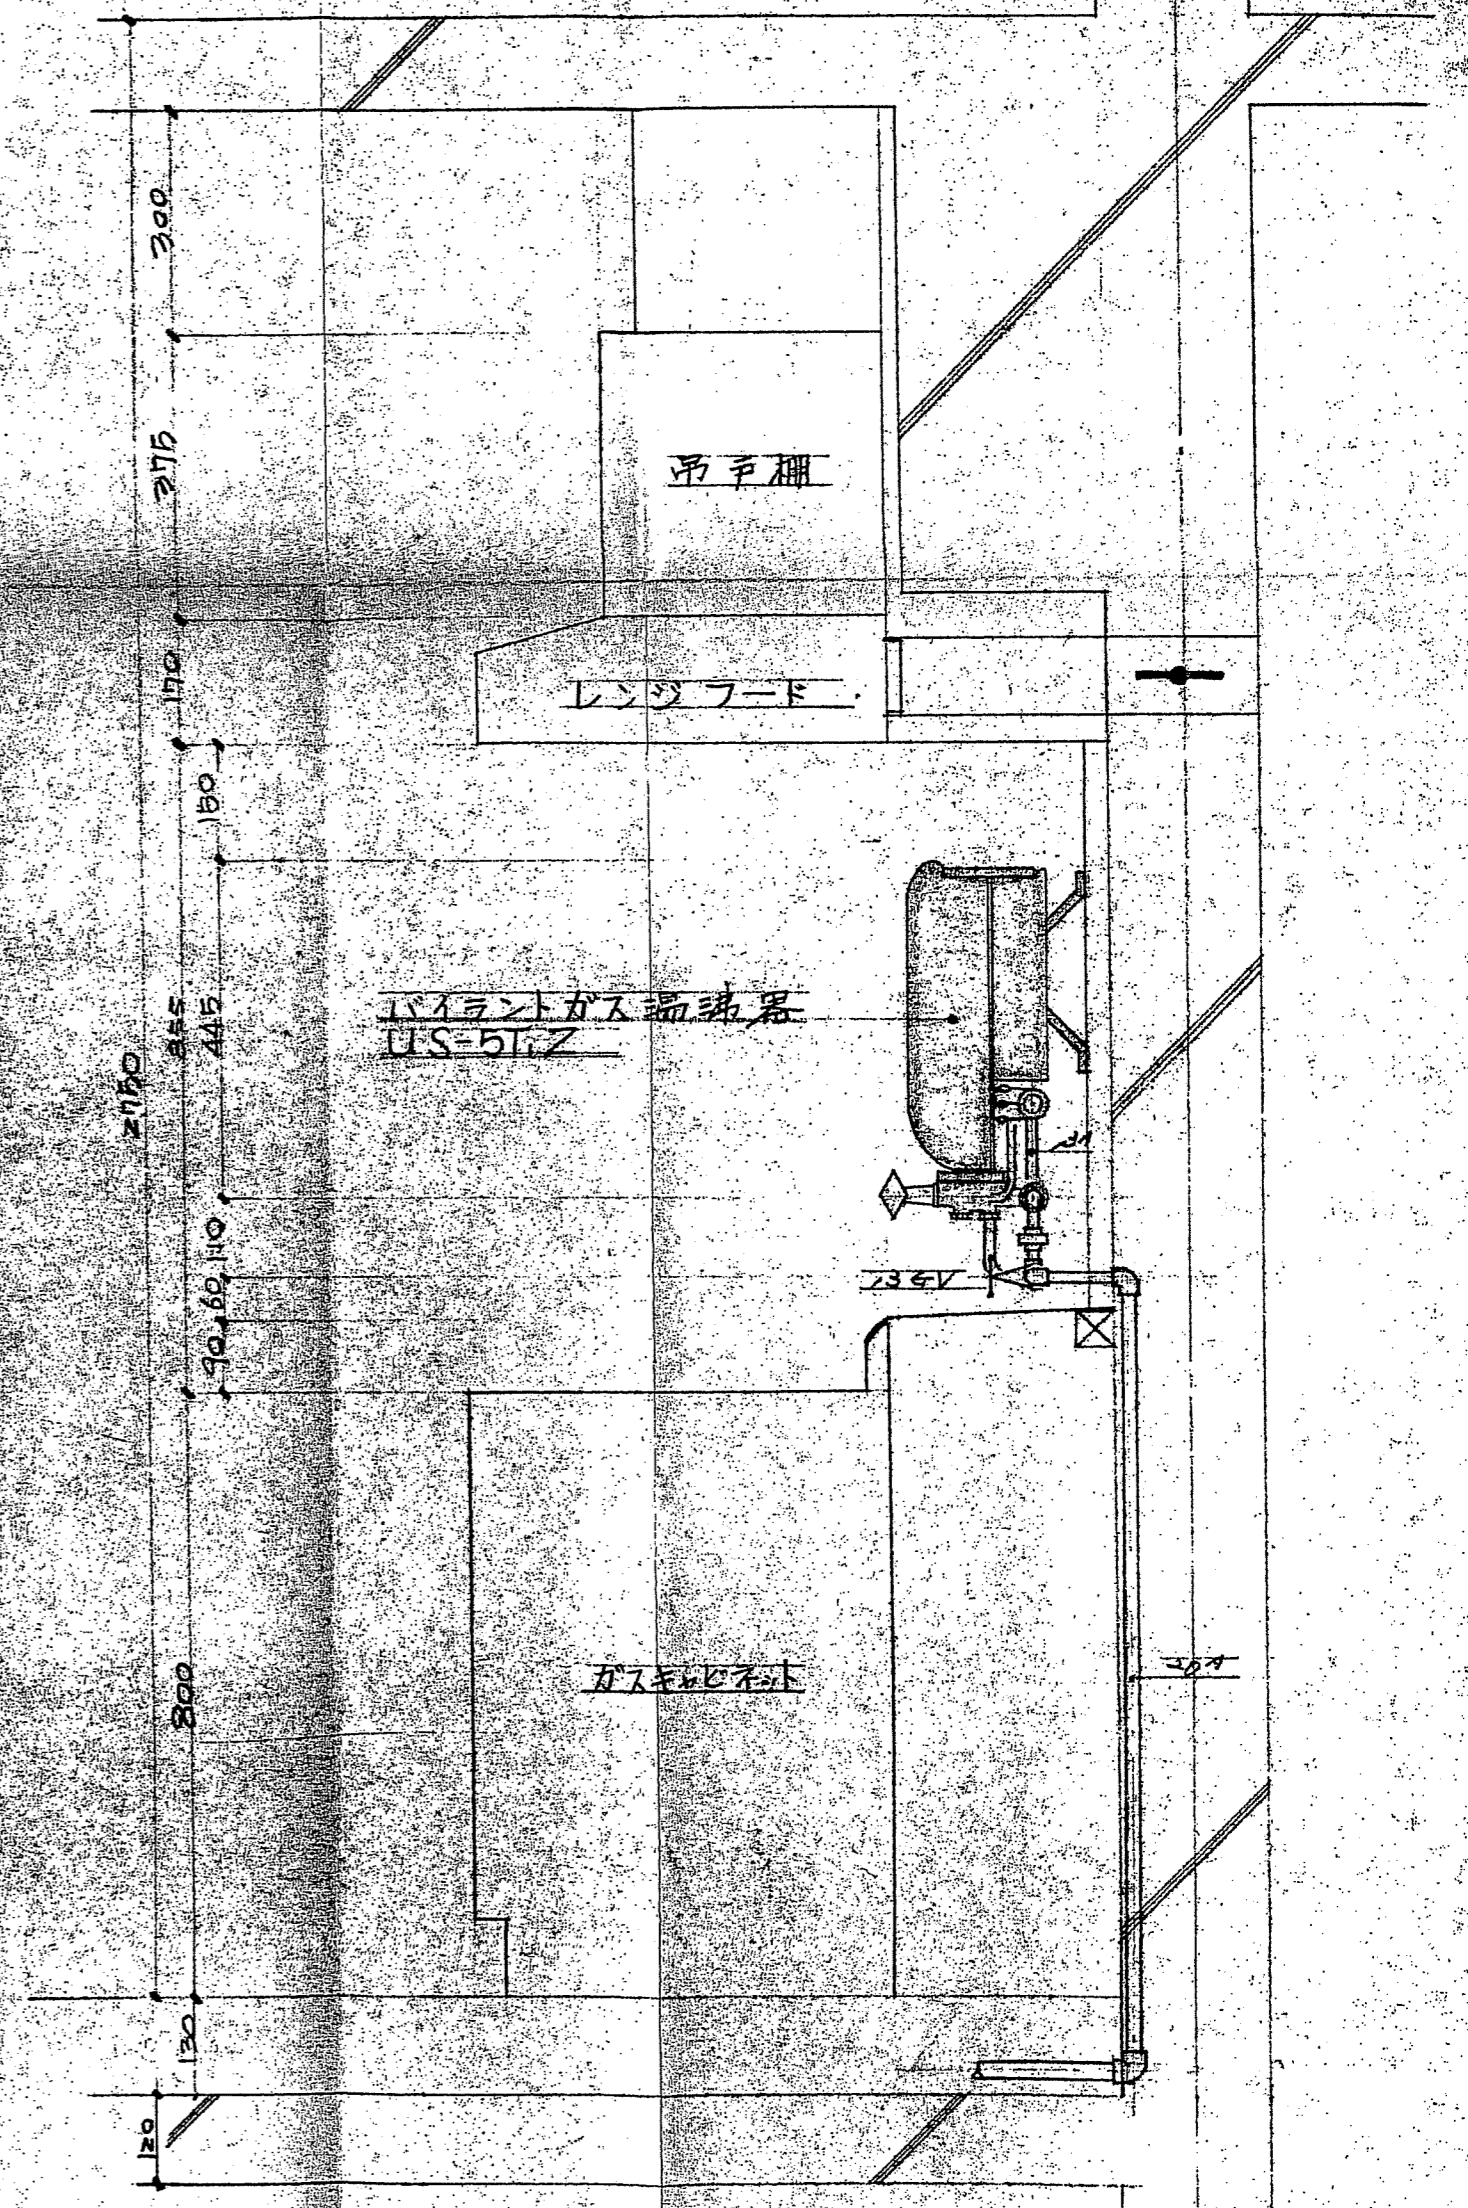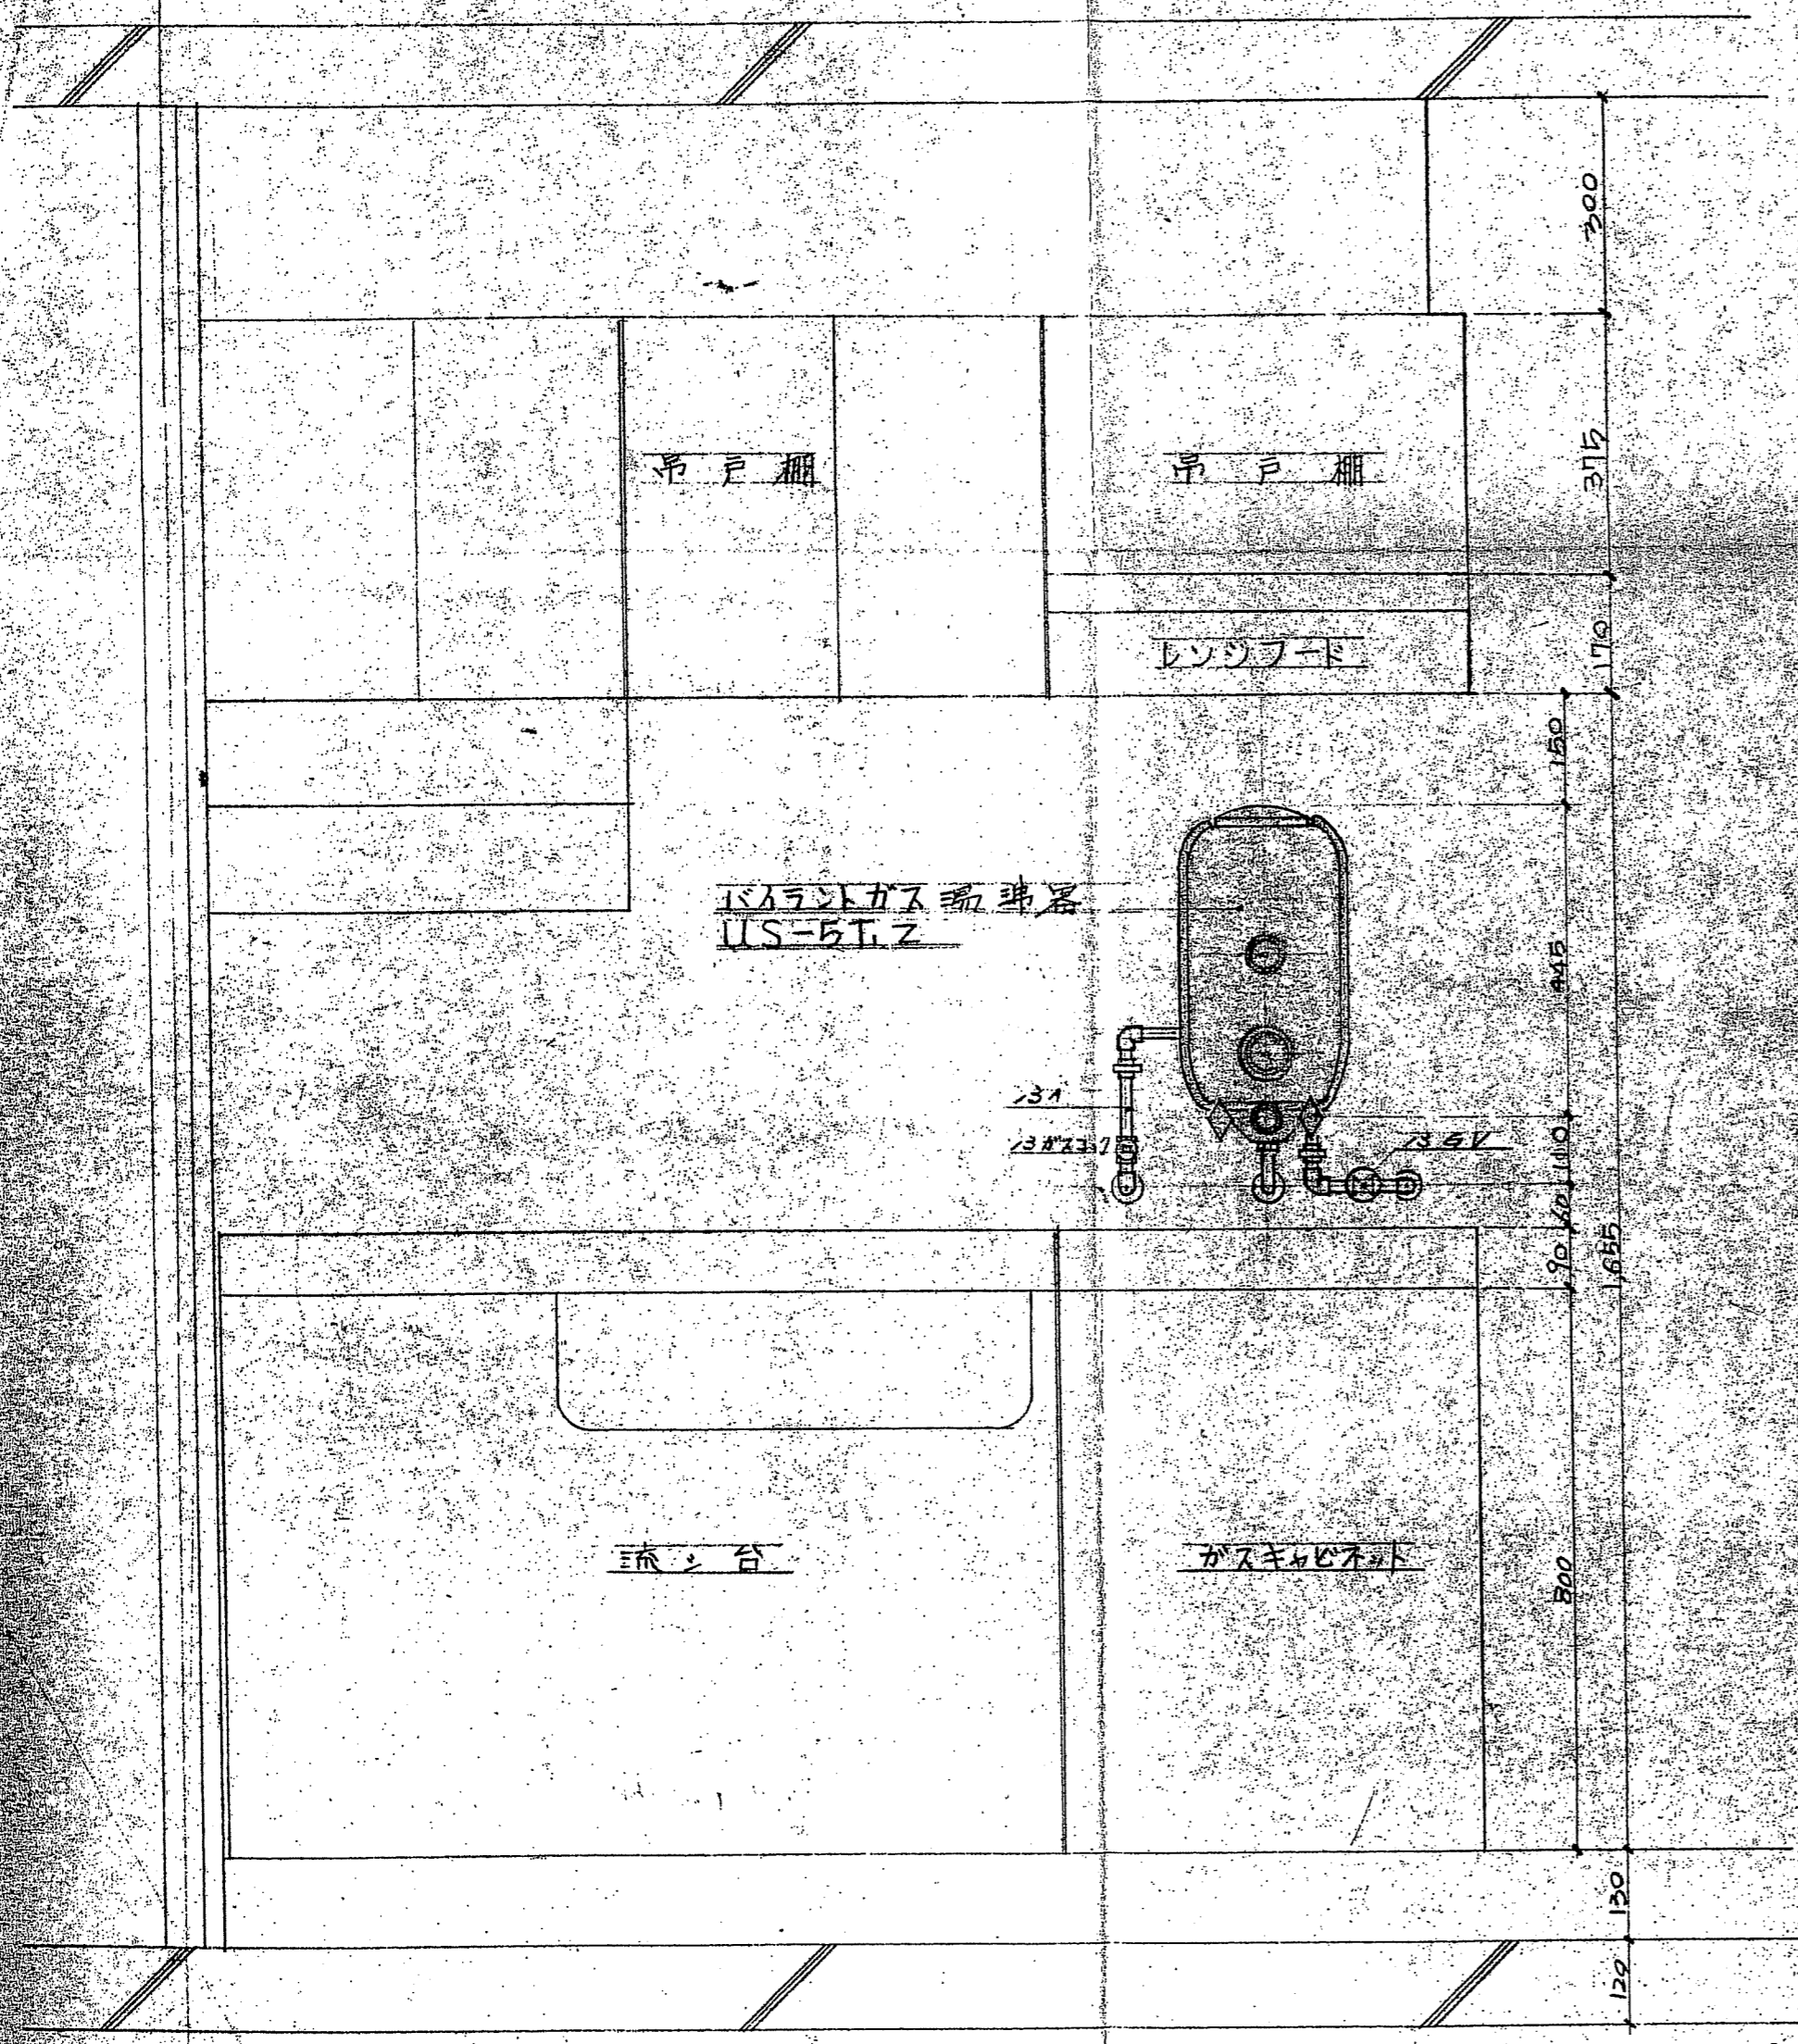

50. 4. 10

承認	工事名	番子
設計	図面名	縮尺
製図		日付

扇橋マンション新築工事


A2737 湯沸器廻り詳細図

東濃興業株式会社

119

1/10

J. 50. 3. 25

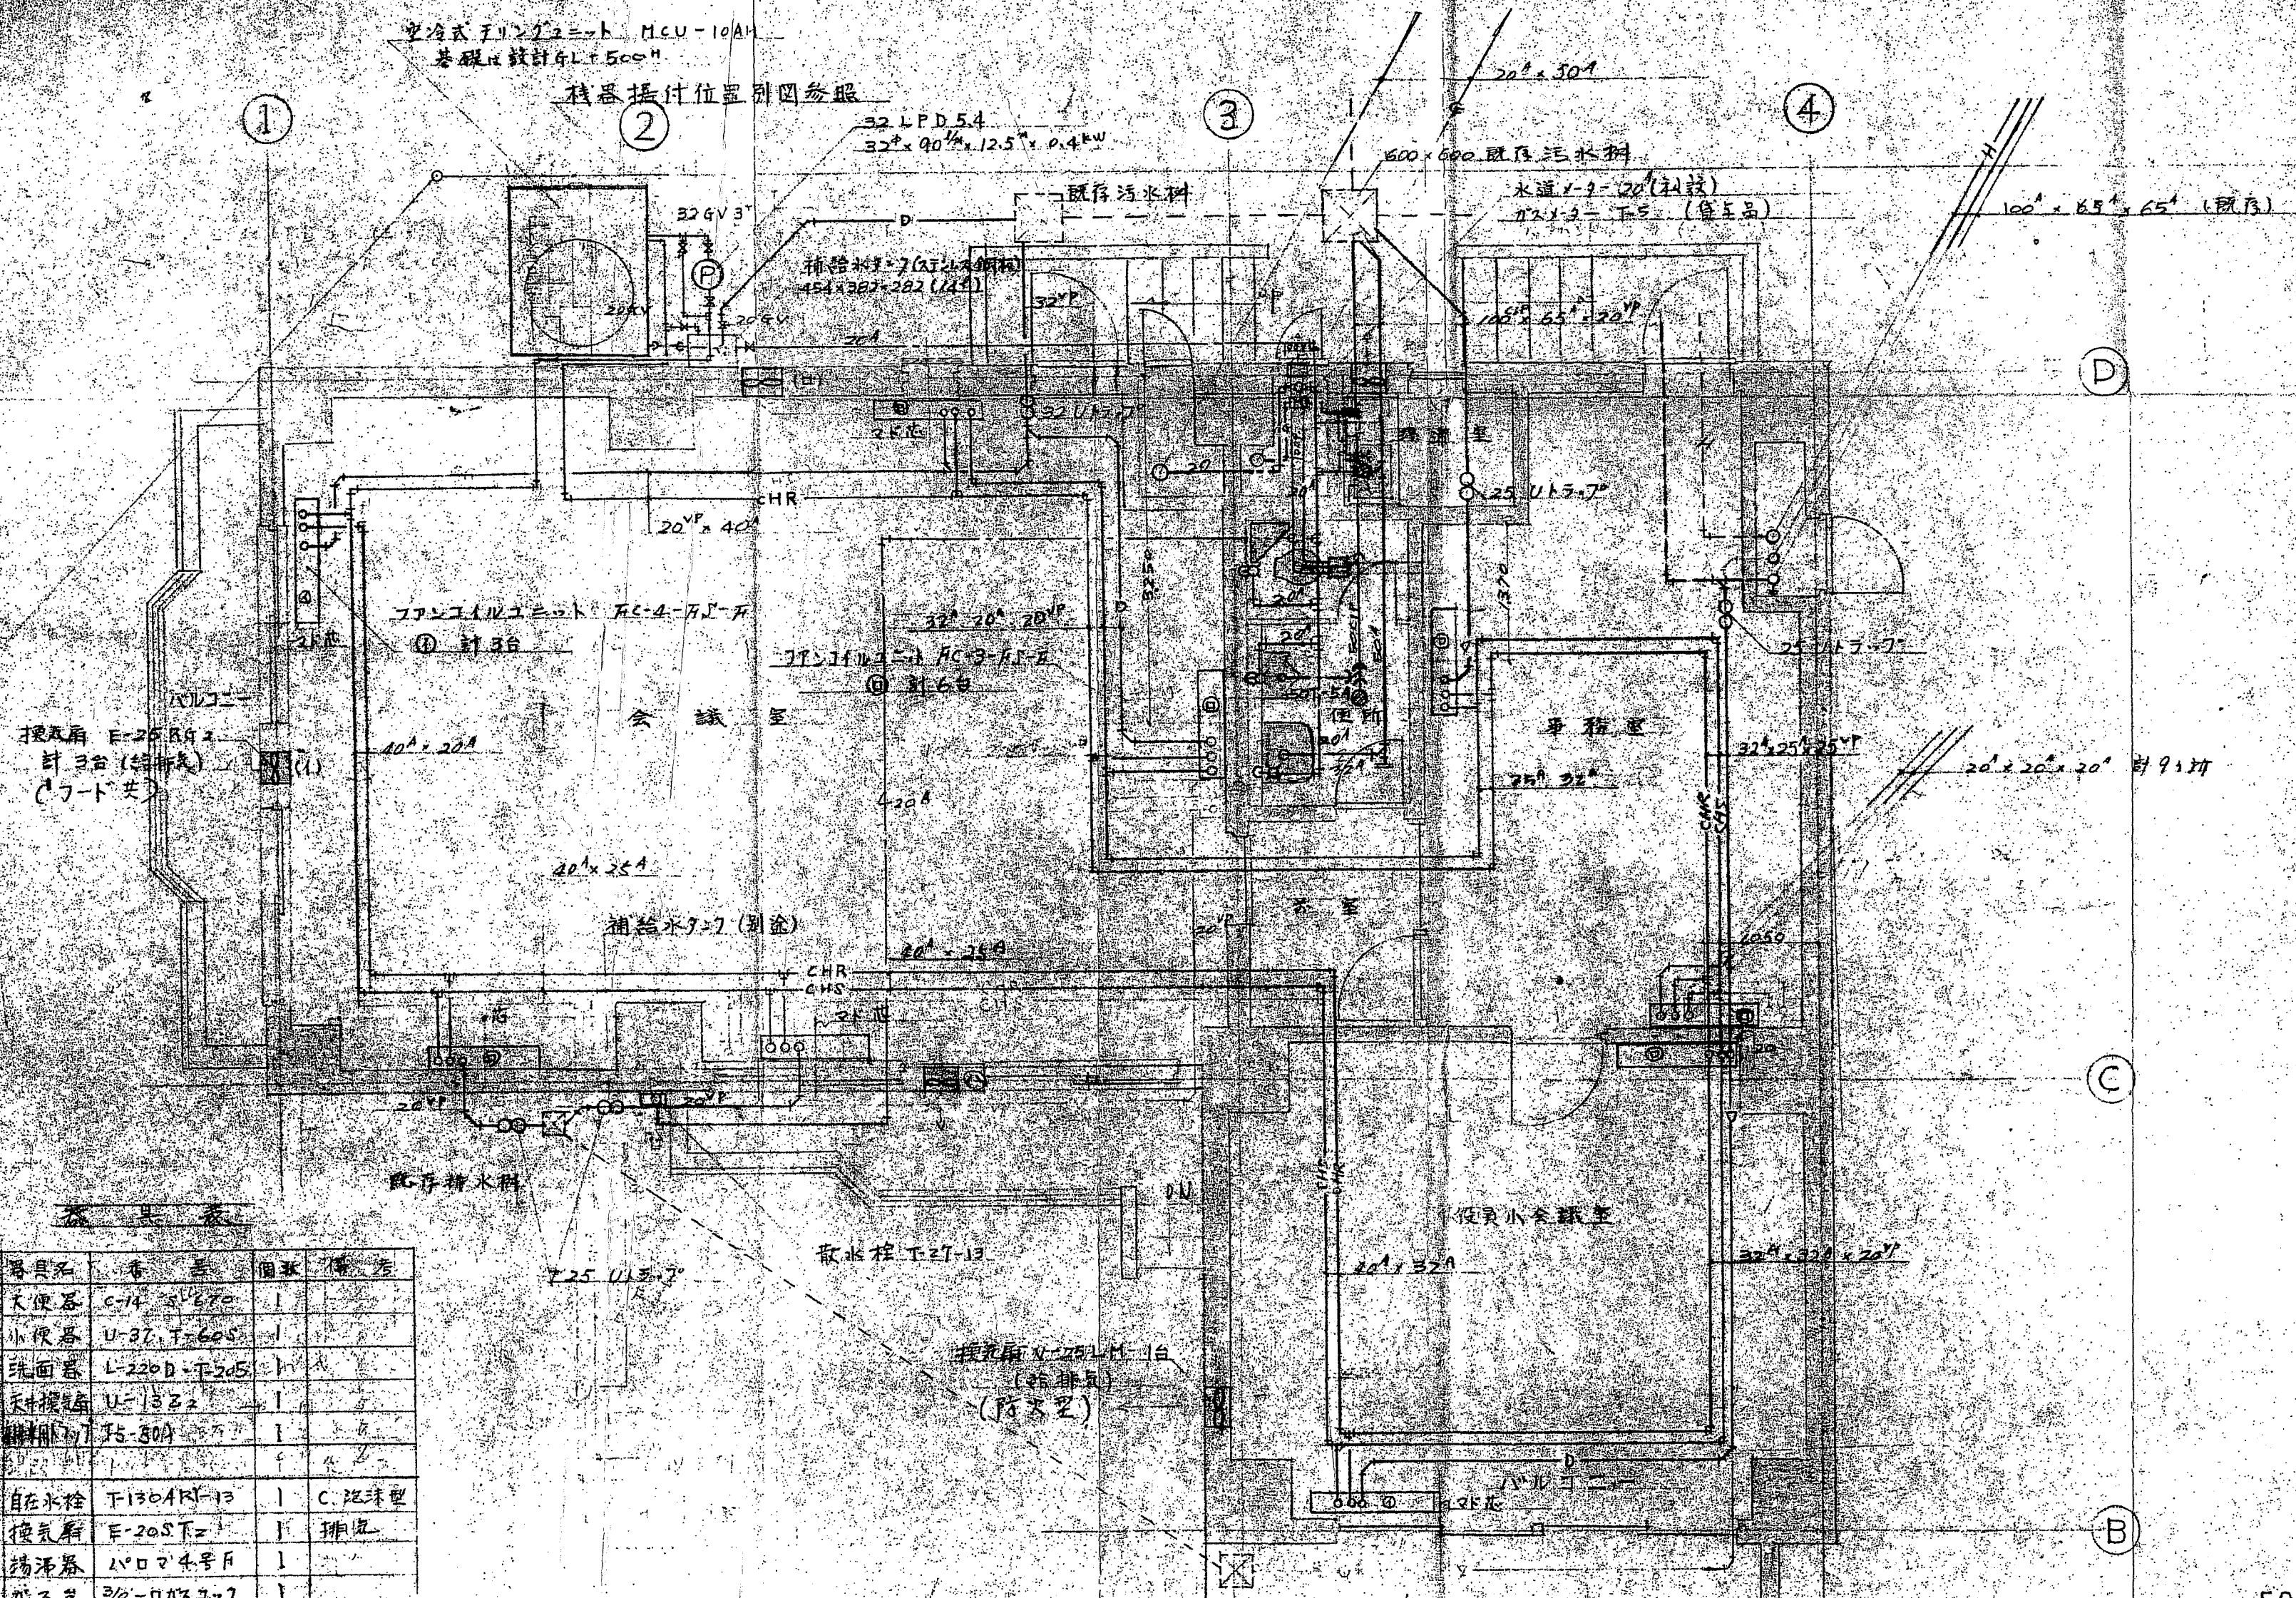

空冷式ファンコイルユニット MCU-10A
 基礎設計年L+500H

機器挿付位置別図参照

52 L.P.D.5.4
 32² x 90^{1/2} x 12.5² x 0.4kW

補給水7-7 (別途)
 454 x 283 x 282 (L.S.)

600 x 600 既設汚水枋

水道1-9-20 (利技)
 725 x 3-15 (管五品)

100 x 65 x 65 (既設)

ファンコイルユニット FC-A-FJ-F
 計3台

会議室

補給水7-7 (別途)

役員小会議室

換気扇 E-25RA1
 計3台 (給排気)
 (1台ト共)


器具表

器具名	番	数量	備考
大便器	C-14 25670	1	
小便器	U-37 T2605	1	
洗面器	L-220D T3205	1	
天井換気	U-1332	1	
換気機	TS-80A	1	
自在水栓	T130AR1-13	1	C.泡球型
換気扇	E-205T2	1	排気
湯沸器	パロマ4号F	1	
ガス台	3/8-ロガスコフ	1	
湯沸器	1/2ホホロガス	1	
ガス台	3/8-ロガスコフ	1	
流し台	建築工事	1	

50.4.10

工事名称	扇橋マンション新築工事	図面番号	120
図面名称	1階会議場給排水配管工事	縮尺	1/50
承認	部長: 担当課長: 担当: 関野	日付	50.3.19
		設計番号	

東濃興業株式会社

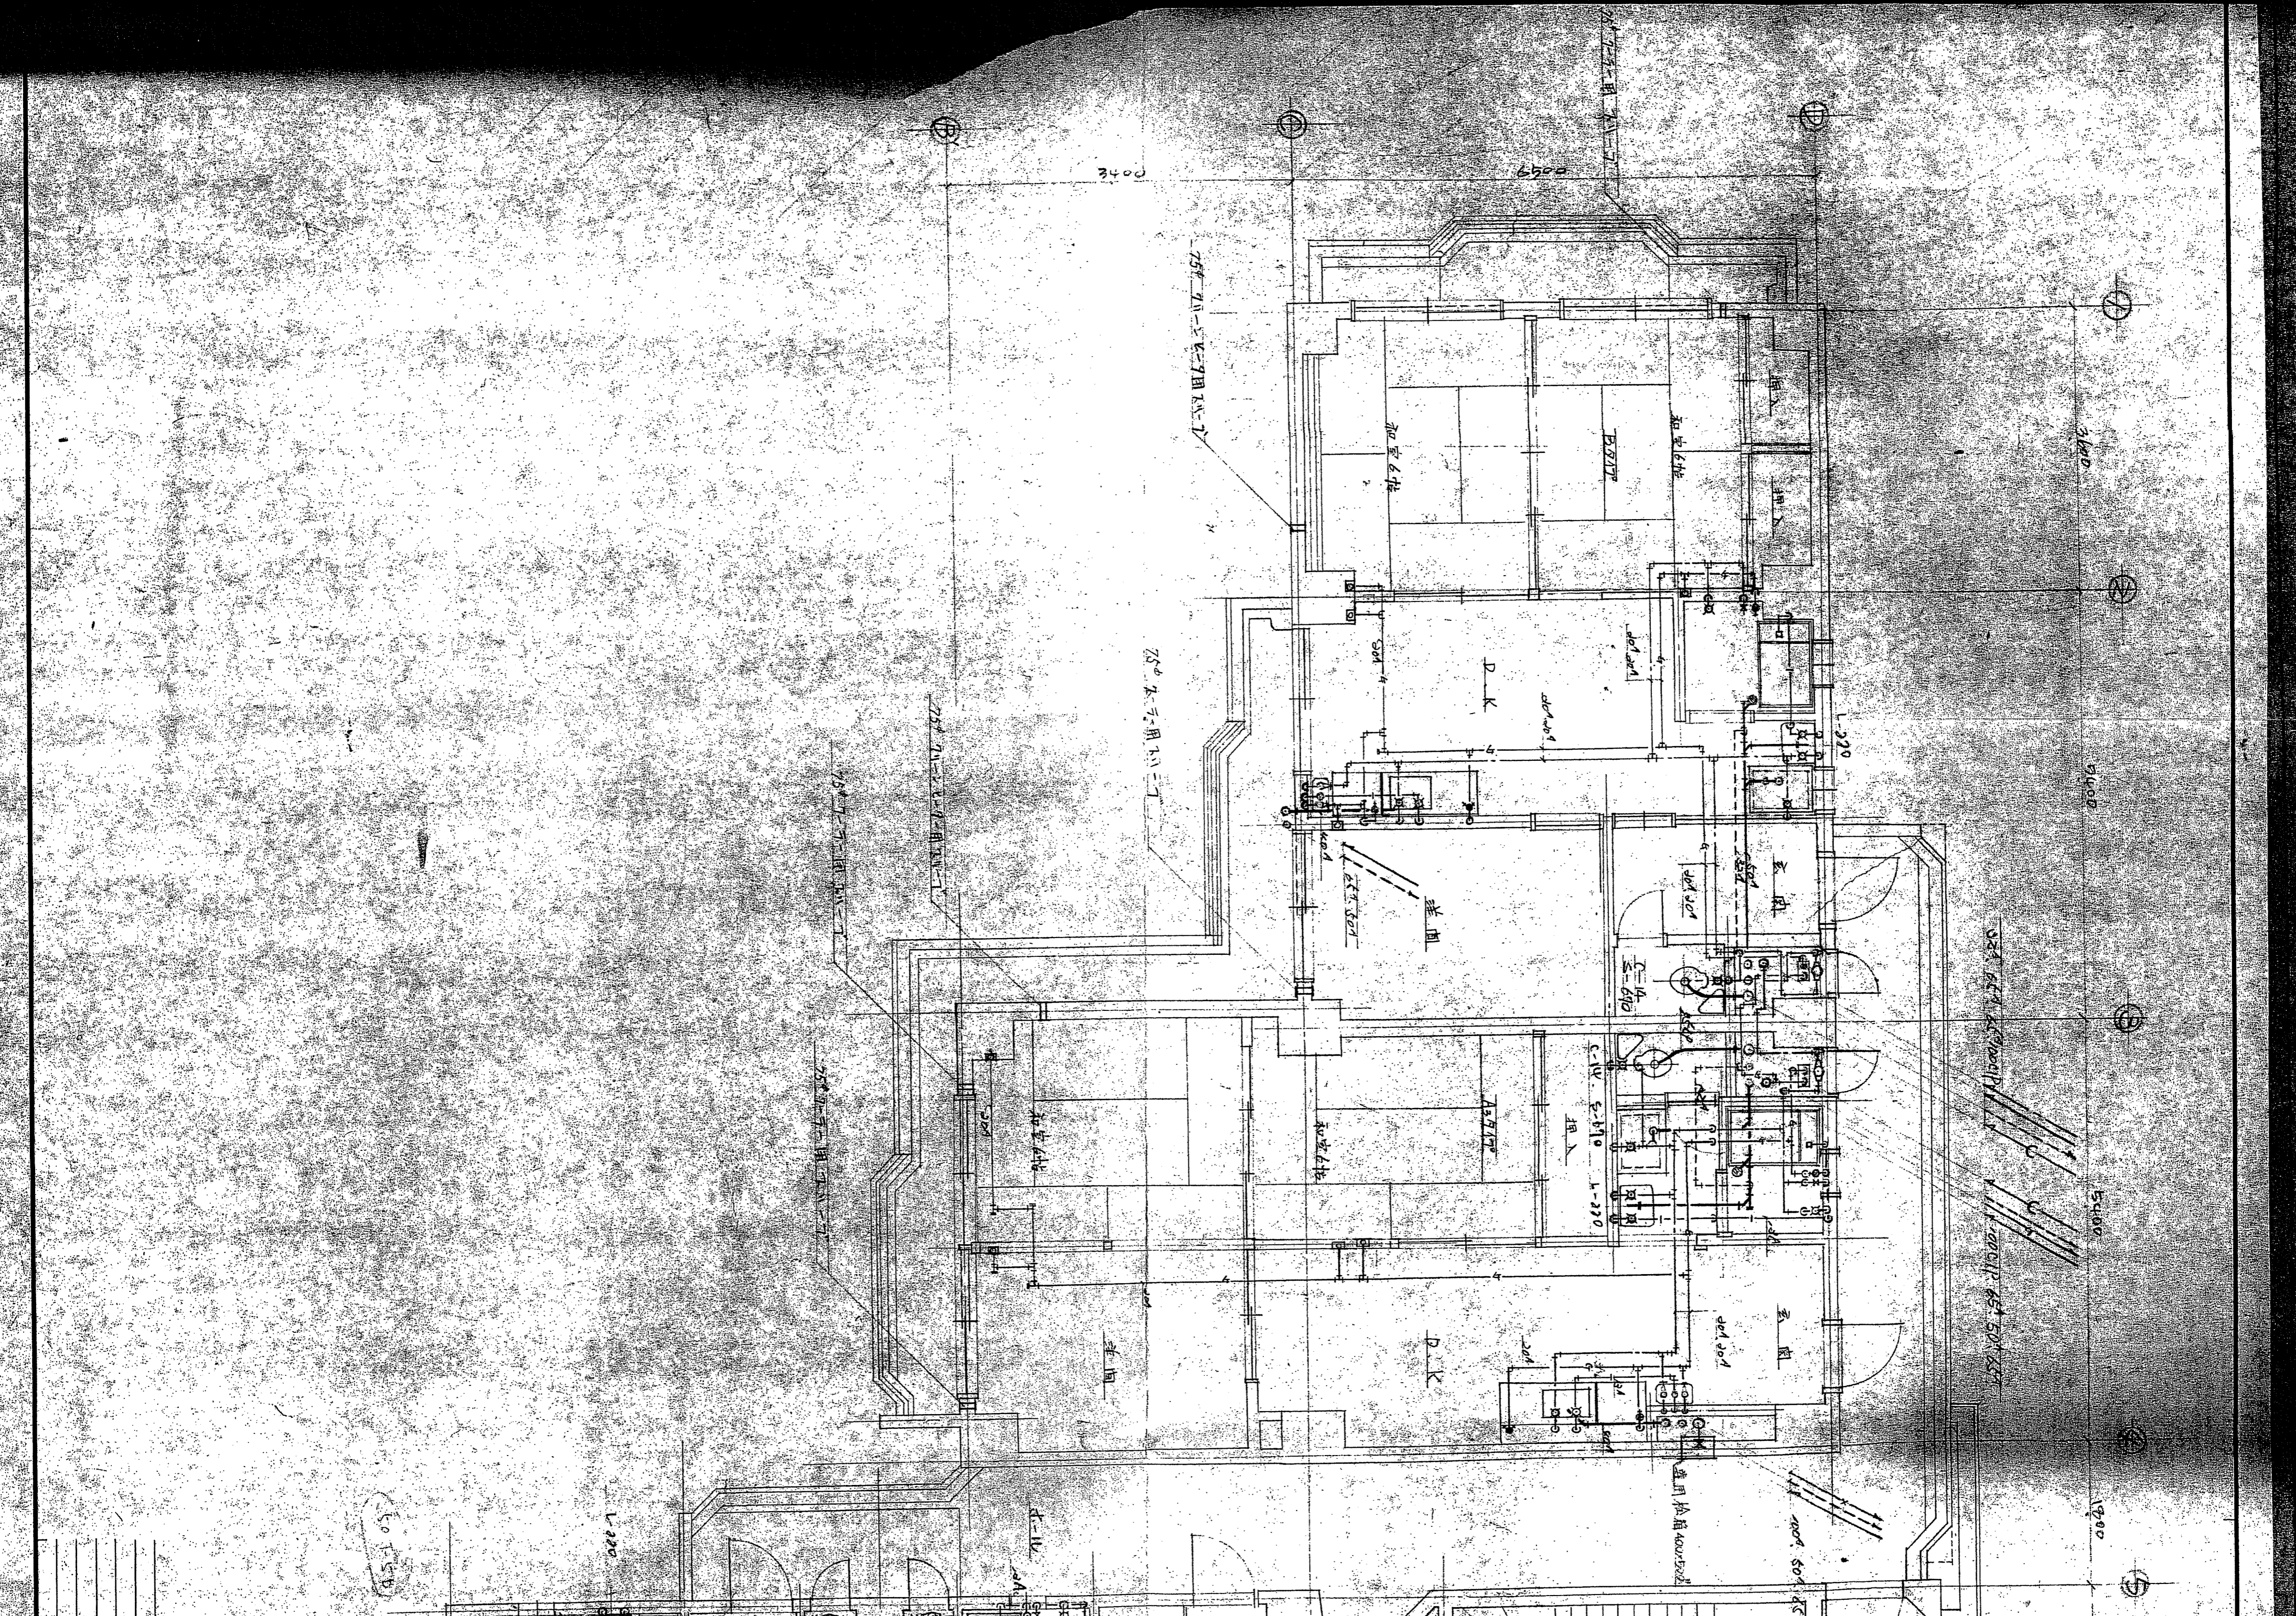

3400

3500

3400

3400

5400

1200

75# 7A-2 4-7 固 KN-17

75# 7A-2 4-7 固 KN-17

75# 7A-2 4-7 固 KN-17

75# 7A-2 4-7 固 KN-17

75# 7A-2 4-7 固 KN-17

24.64.4 4.70.00.1P.1

24.64.4 4.70.00.1P.1

通用 散热器 400x500

200# 50# 8C7

C-14 5-8.10 L-220

D.K.

D.K.

办公室

办公室

办公室

会议室

C-14

50.3


50.3


50.3

50.3

50.3

L-220

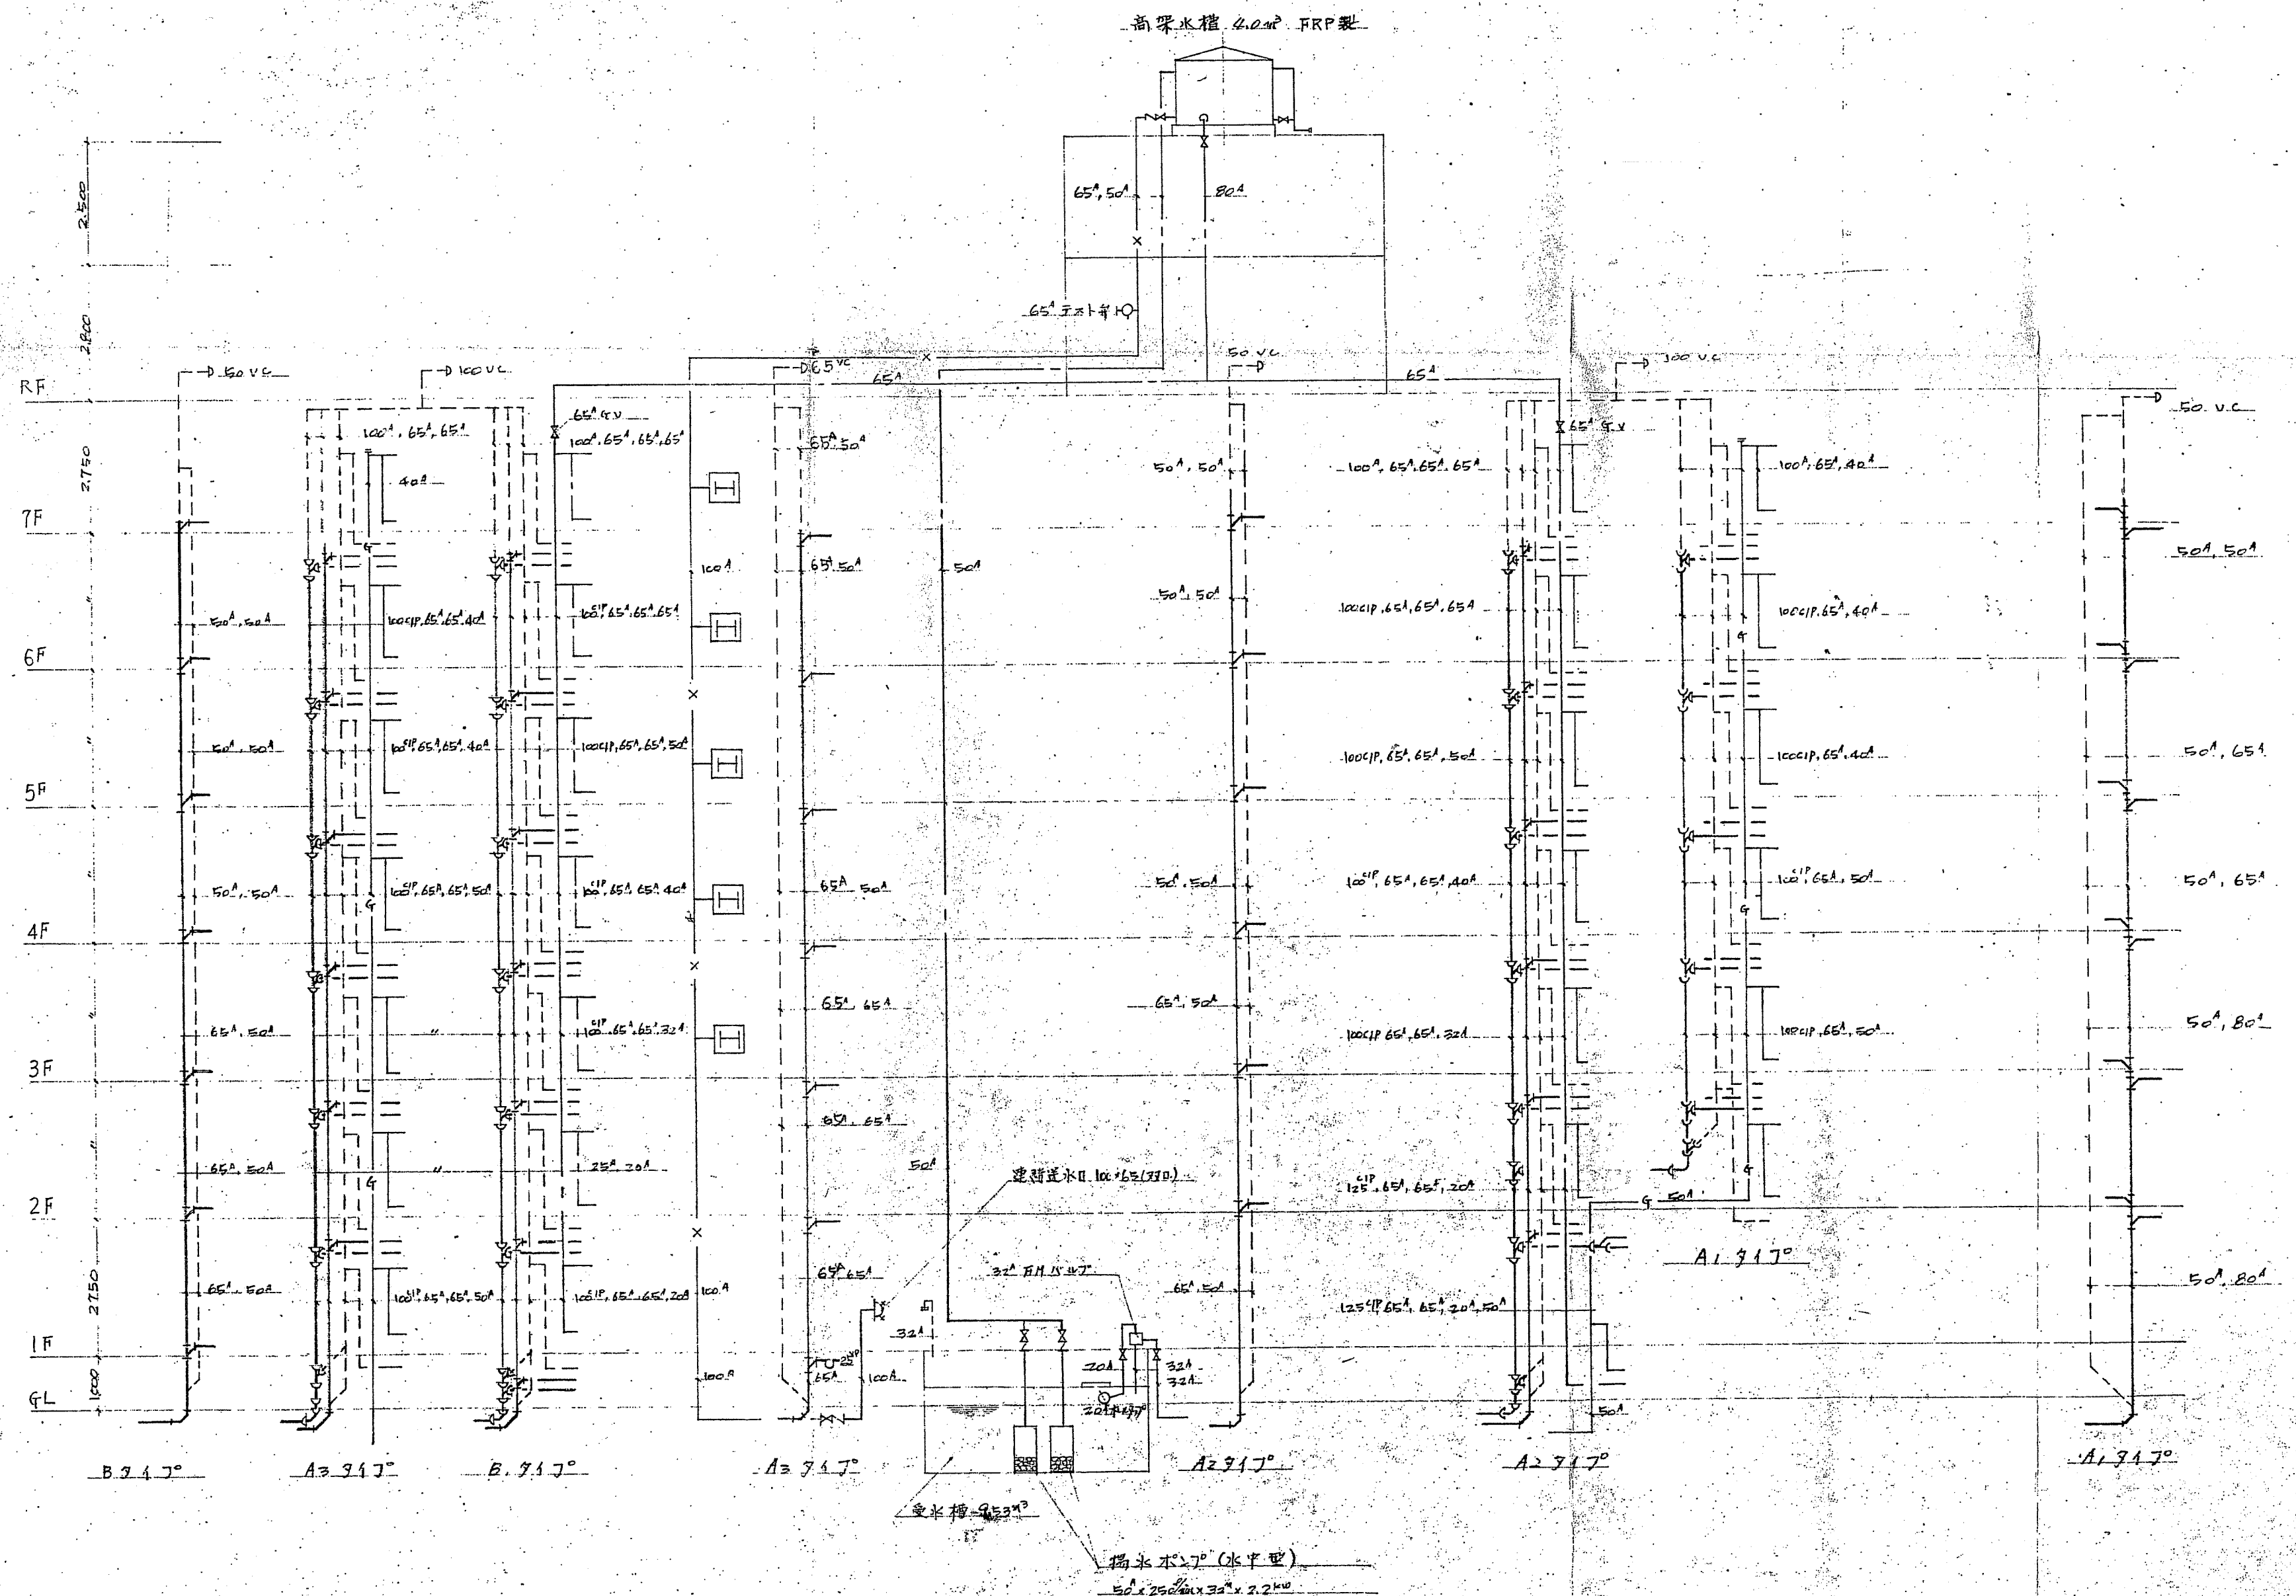

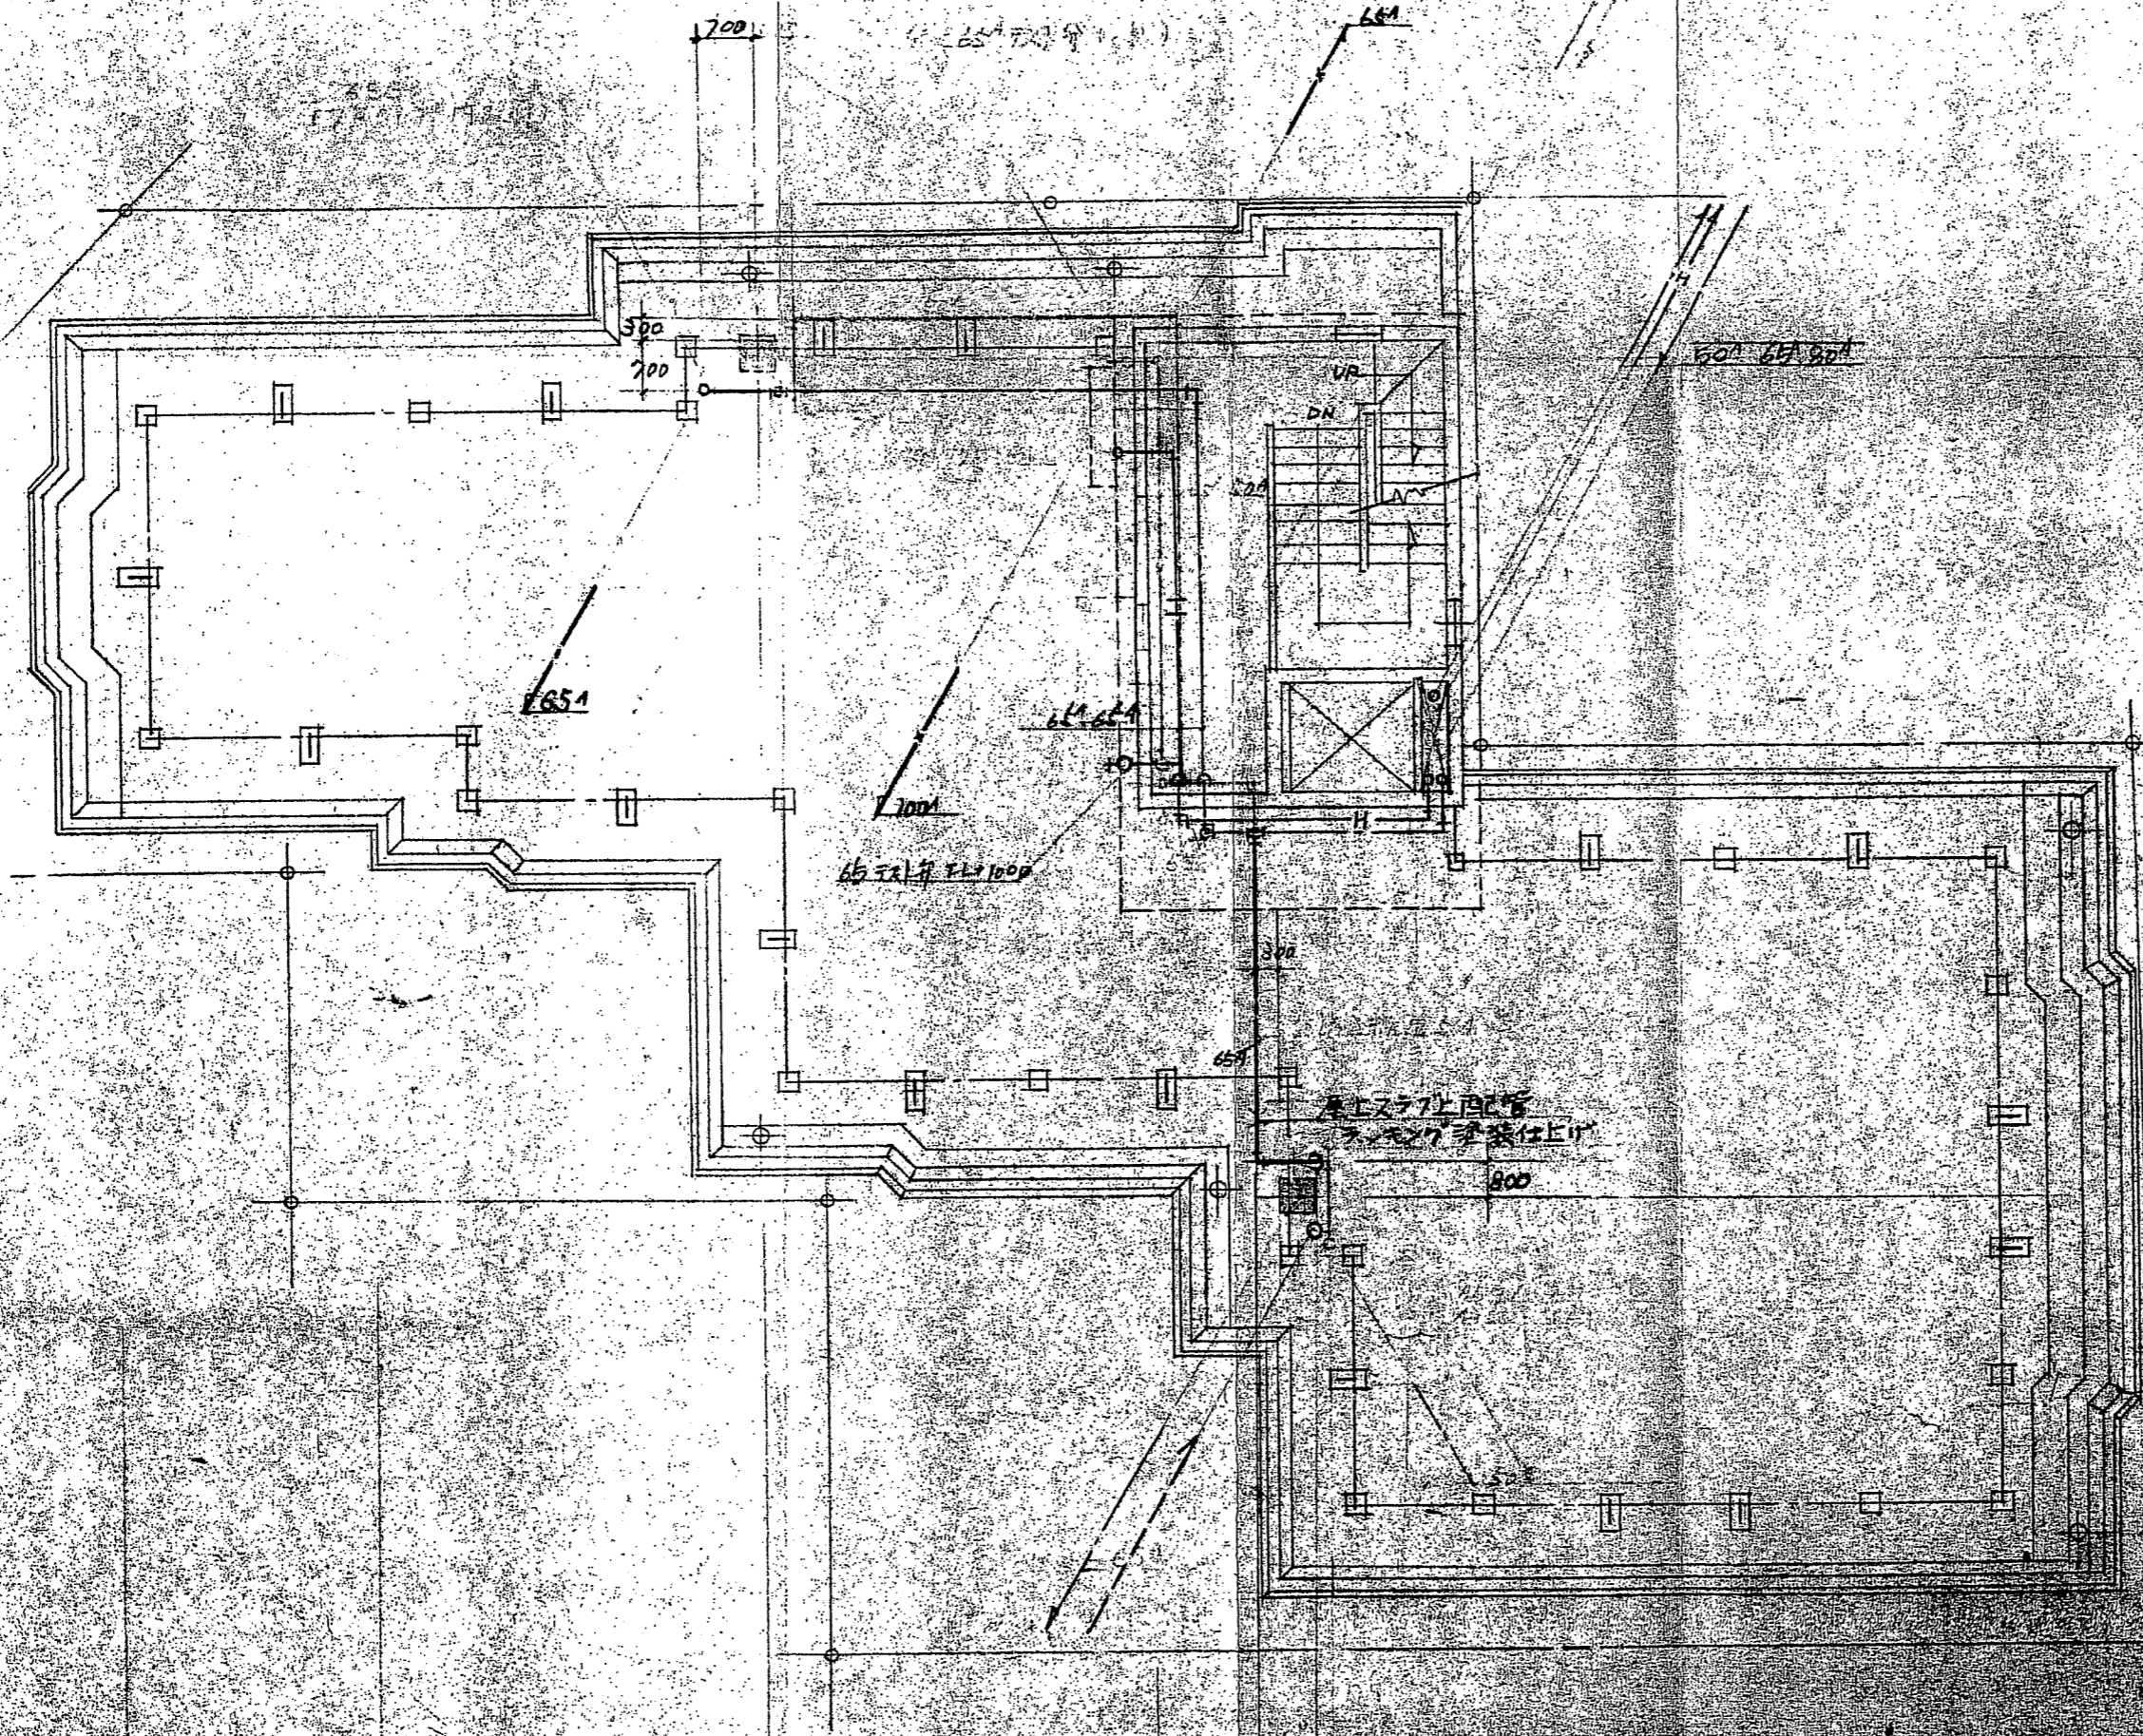

① ② ③ ④ ⑤ ⑥ ⑦


49 11 26

R階平面図 No.

御承認印

工事名称	扇橋ビル	図面番号	10A
図面名称	R階平面	設計	No.
承認		日付	49.10.16
		設計番号	

社

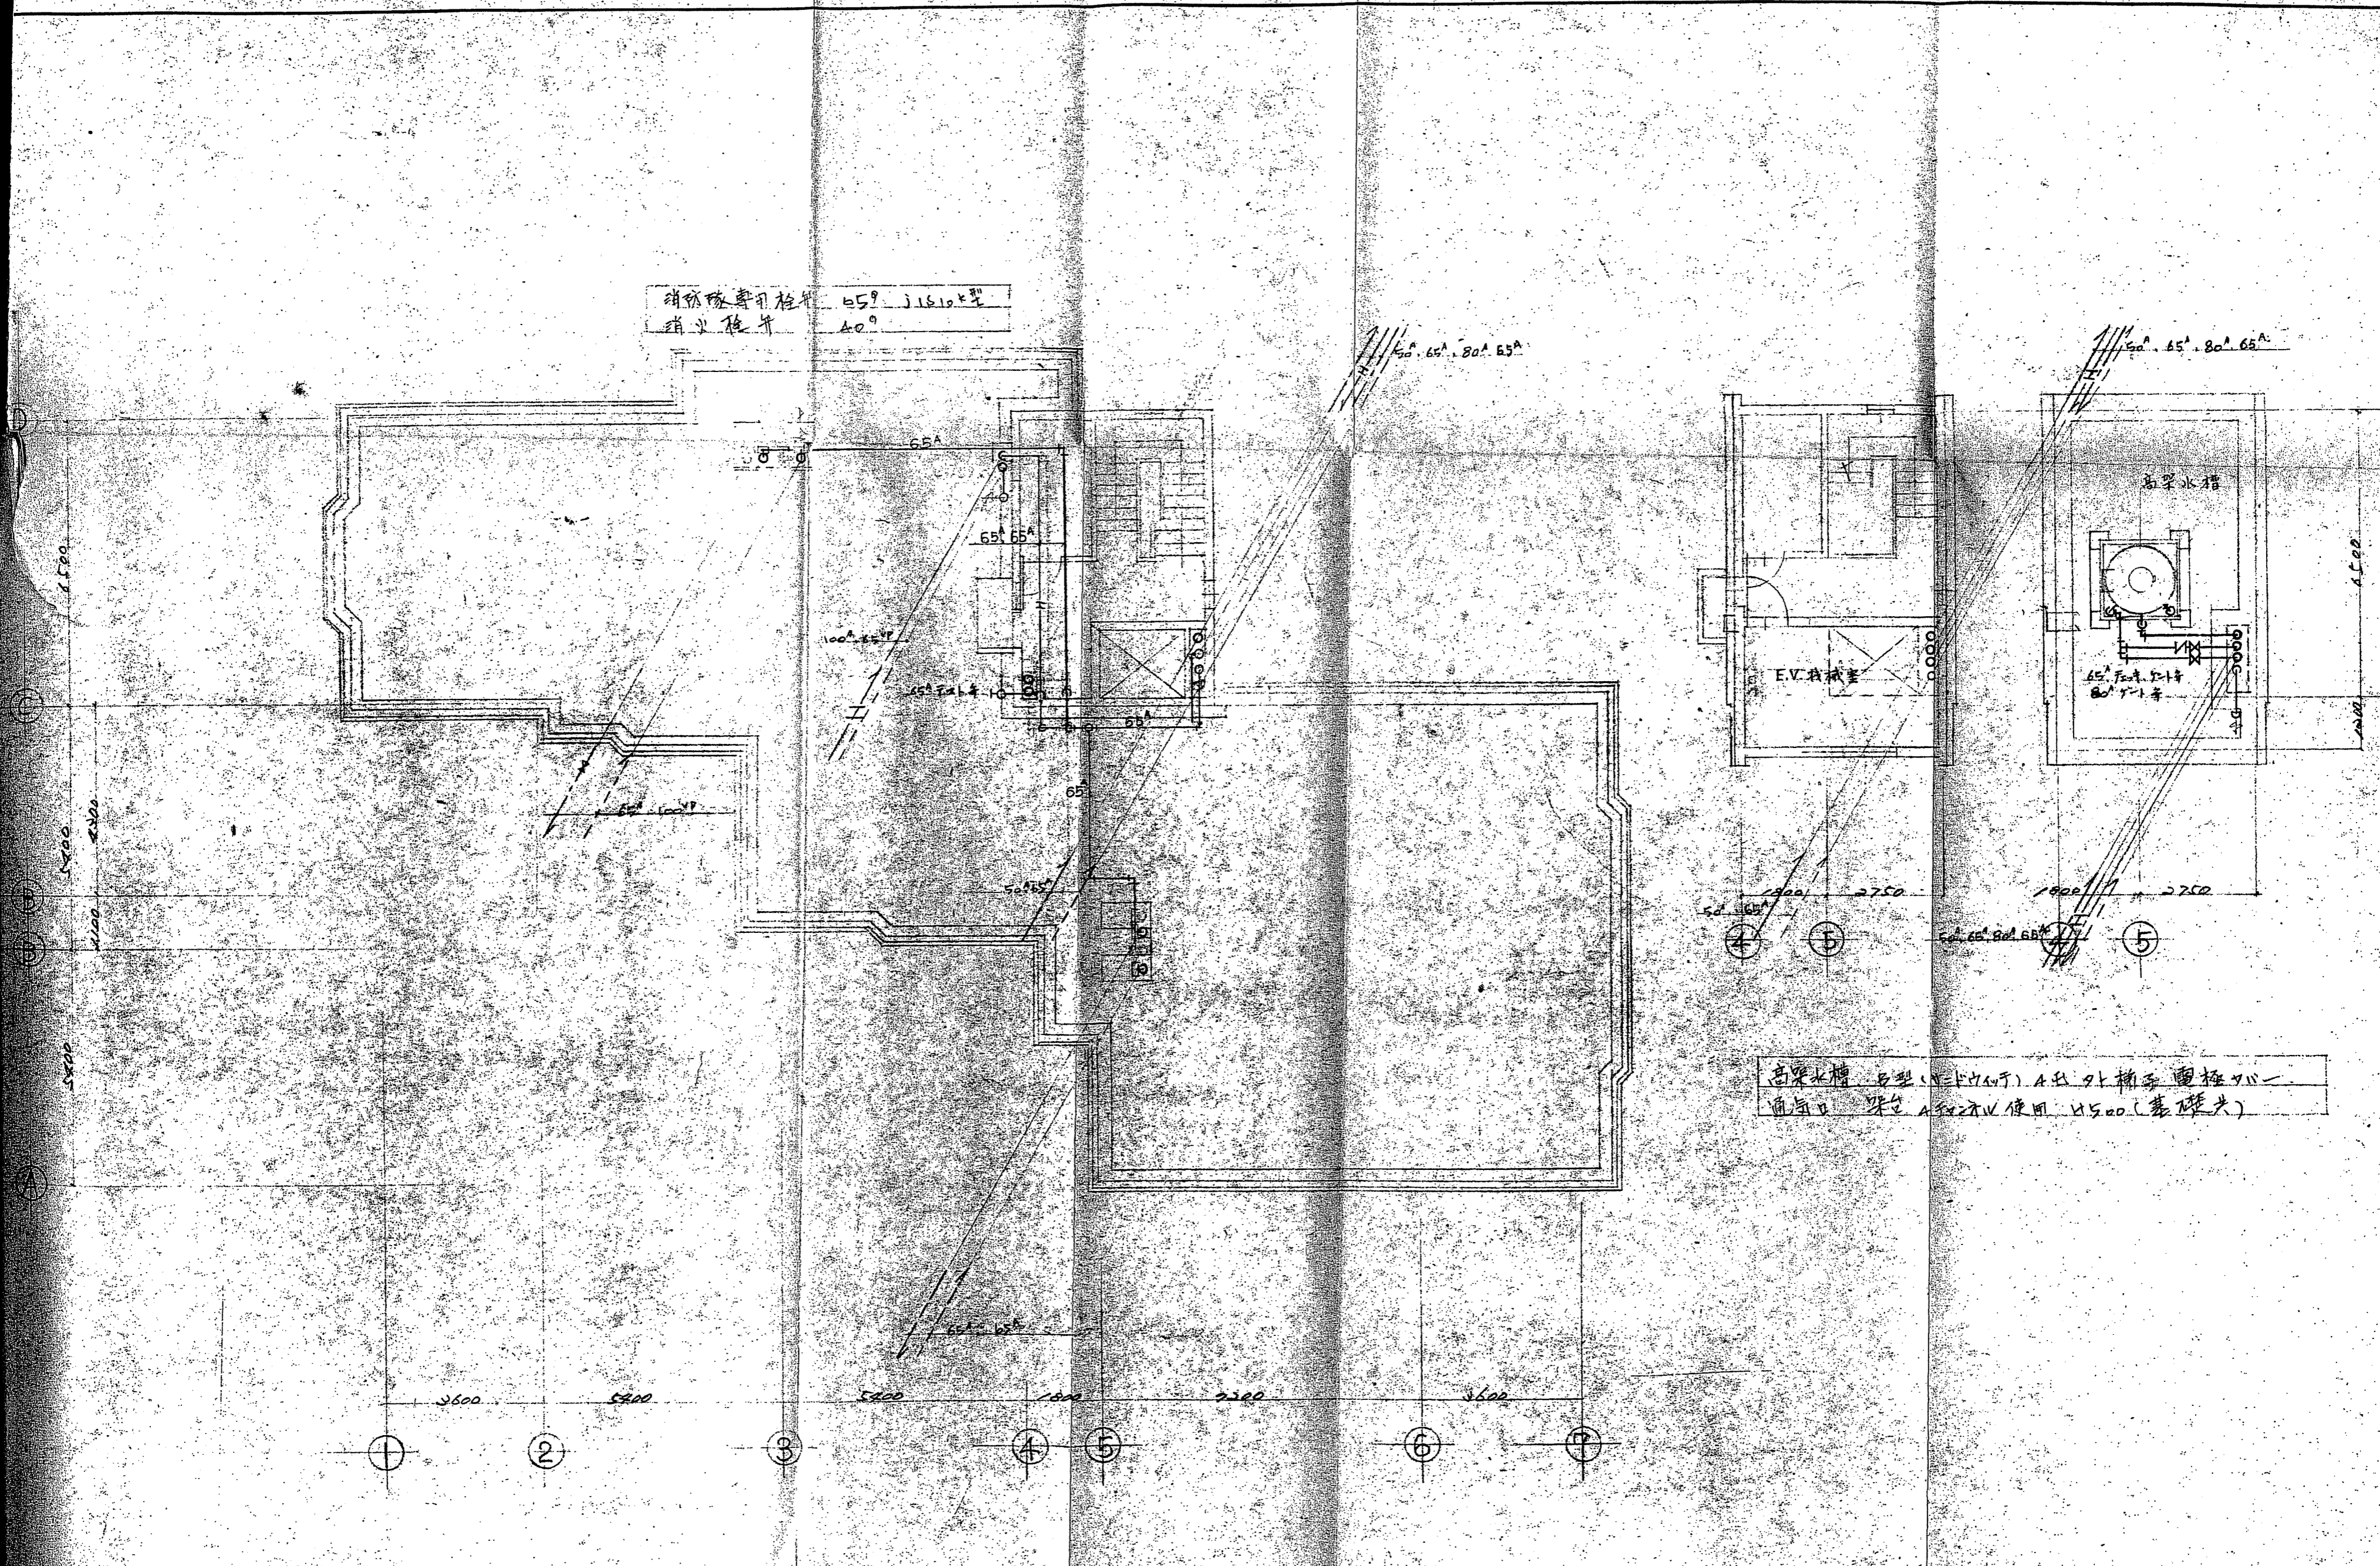

株式会社 池野建築設計事務所

年月日 5.5.19


扇橋マンション

縮尺 1:100

R階 PH階配管平面図

M-5

一級建築士

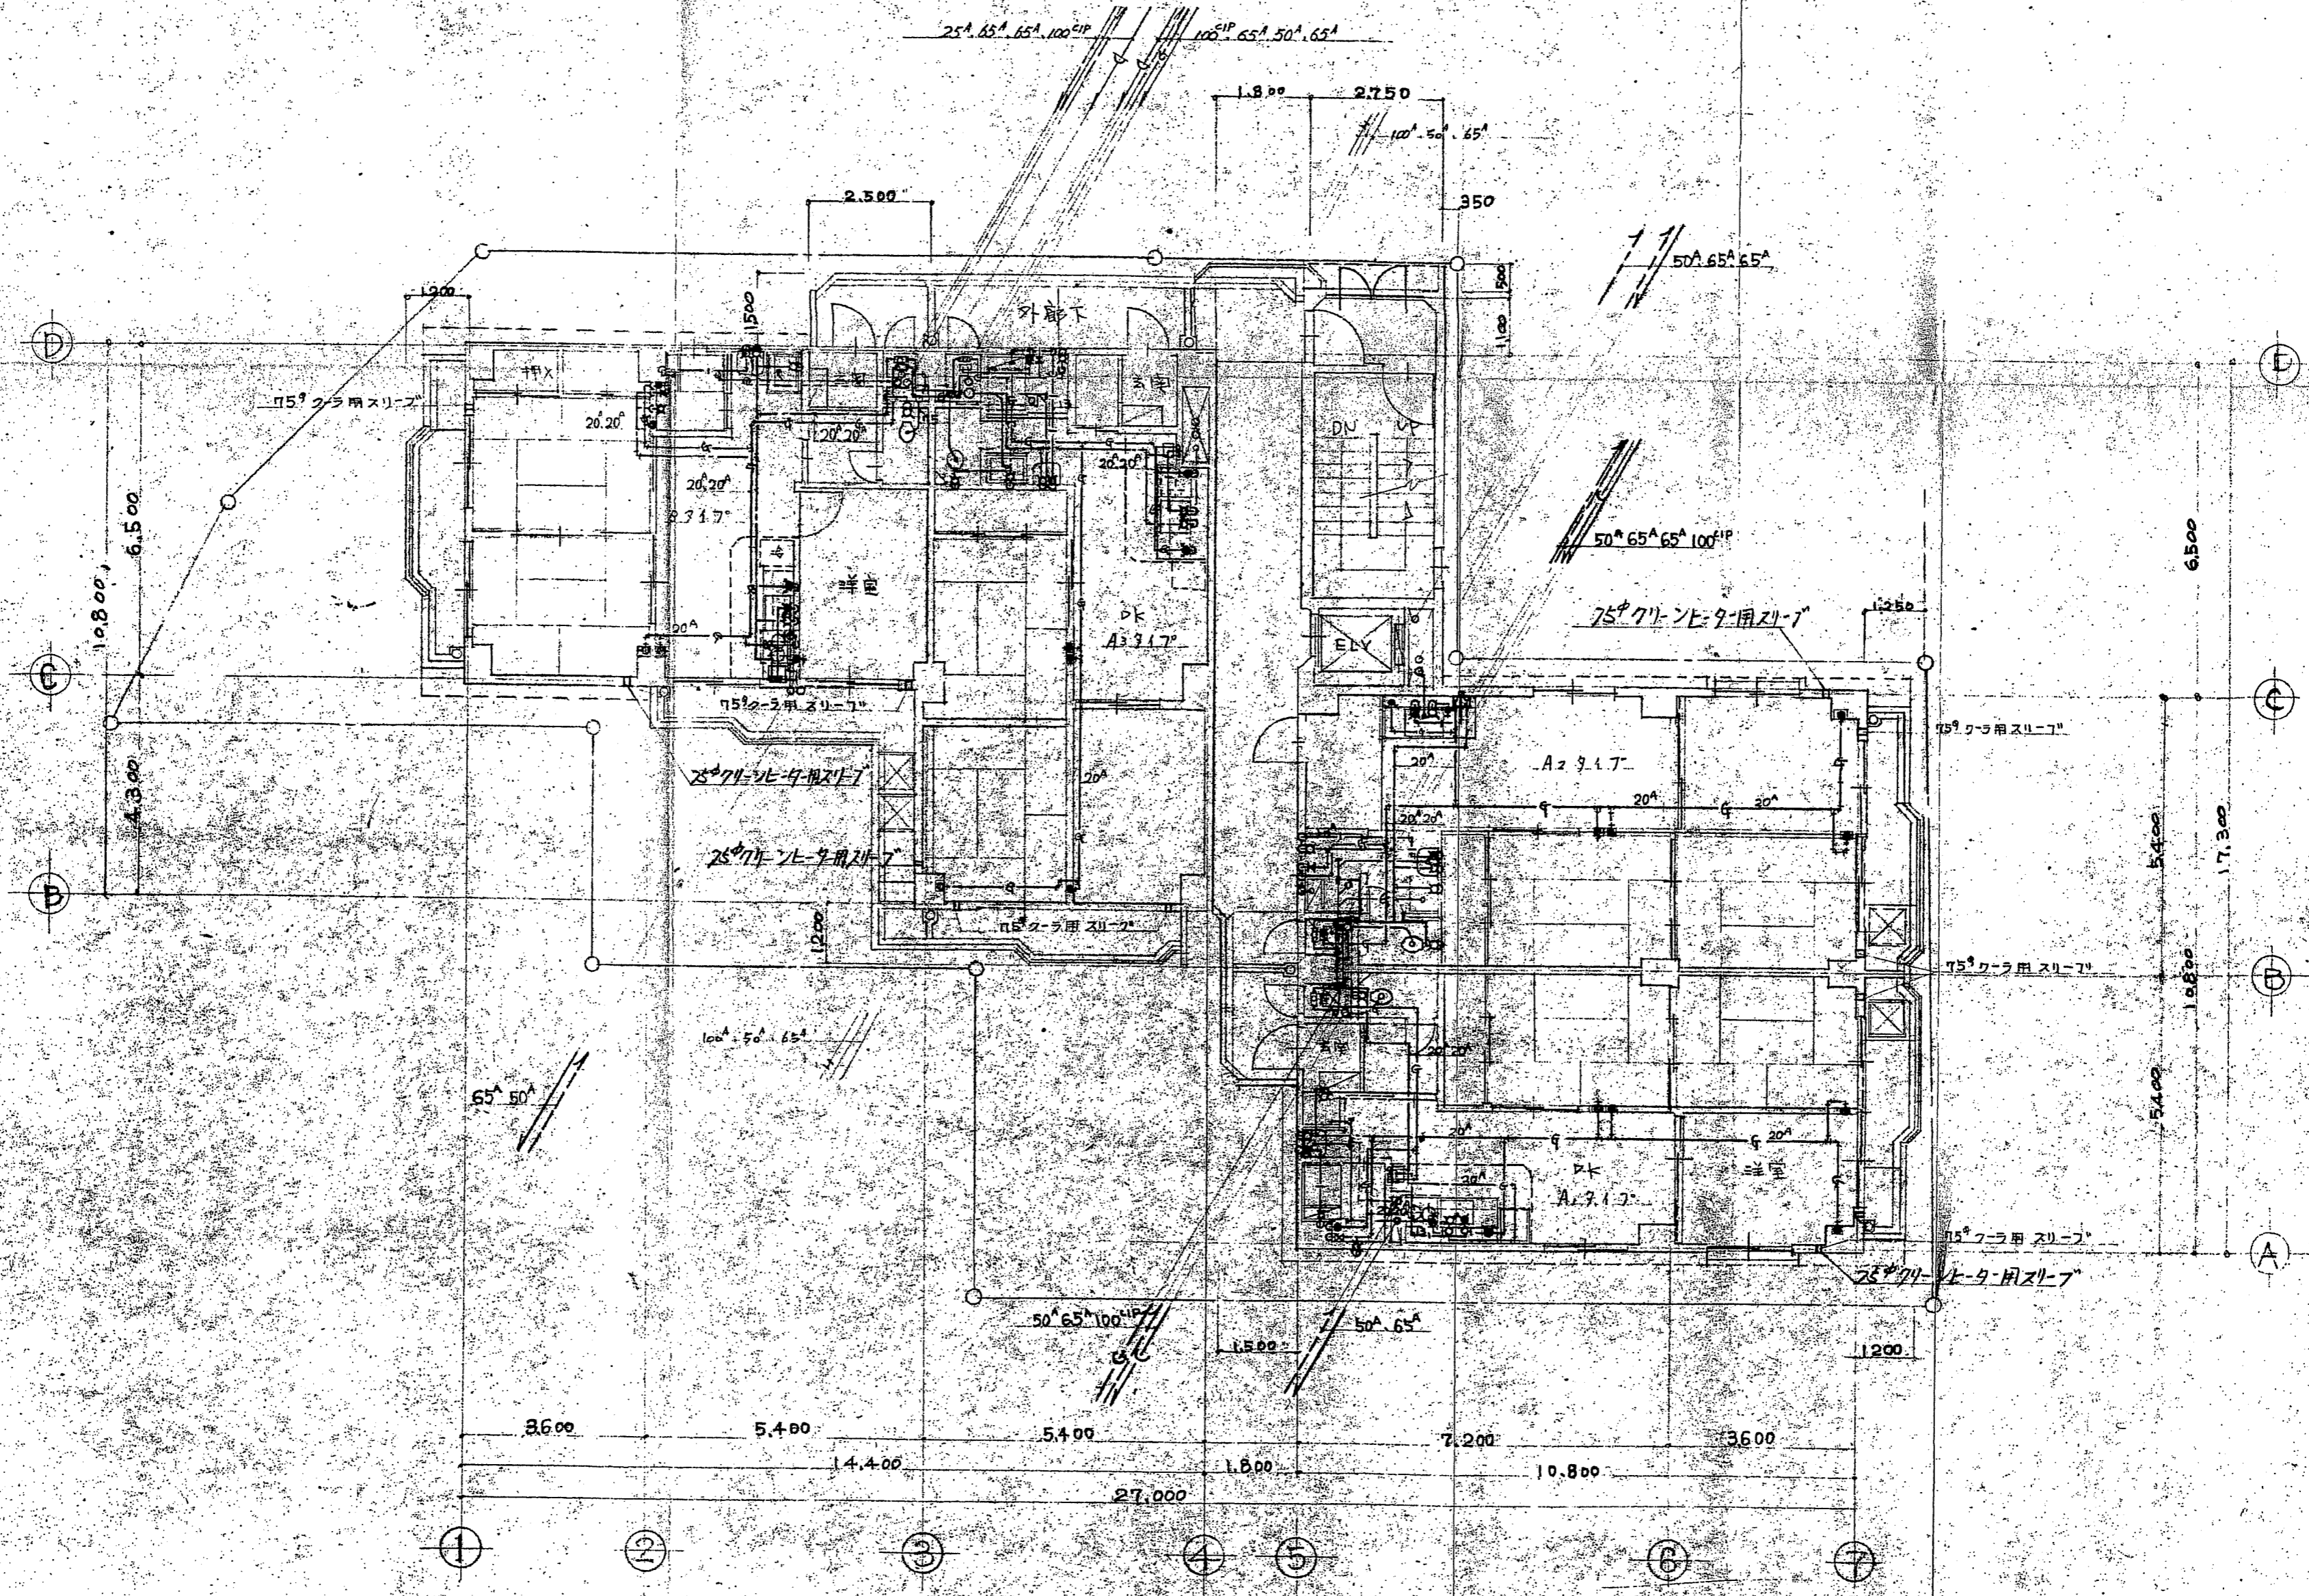

株式会社 池野建築設計事務所

50.5.19
年月日


扇橋 隆之介

一級建築士


縮尺 1:100


2-7階給排水平面図

M-4

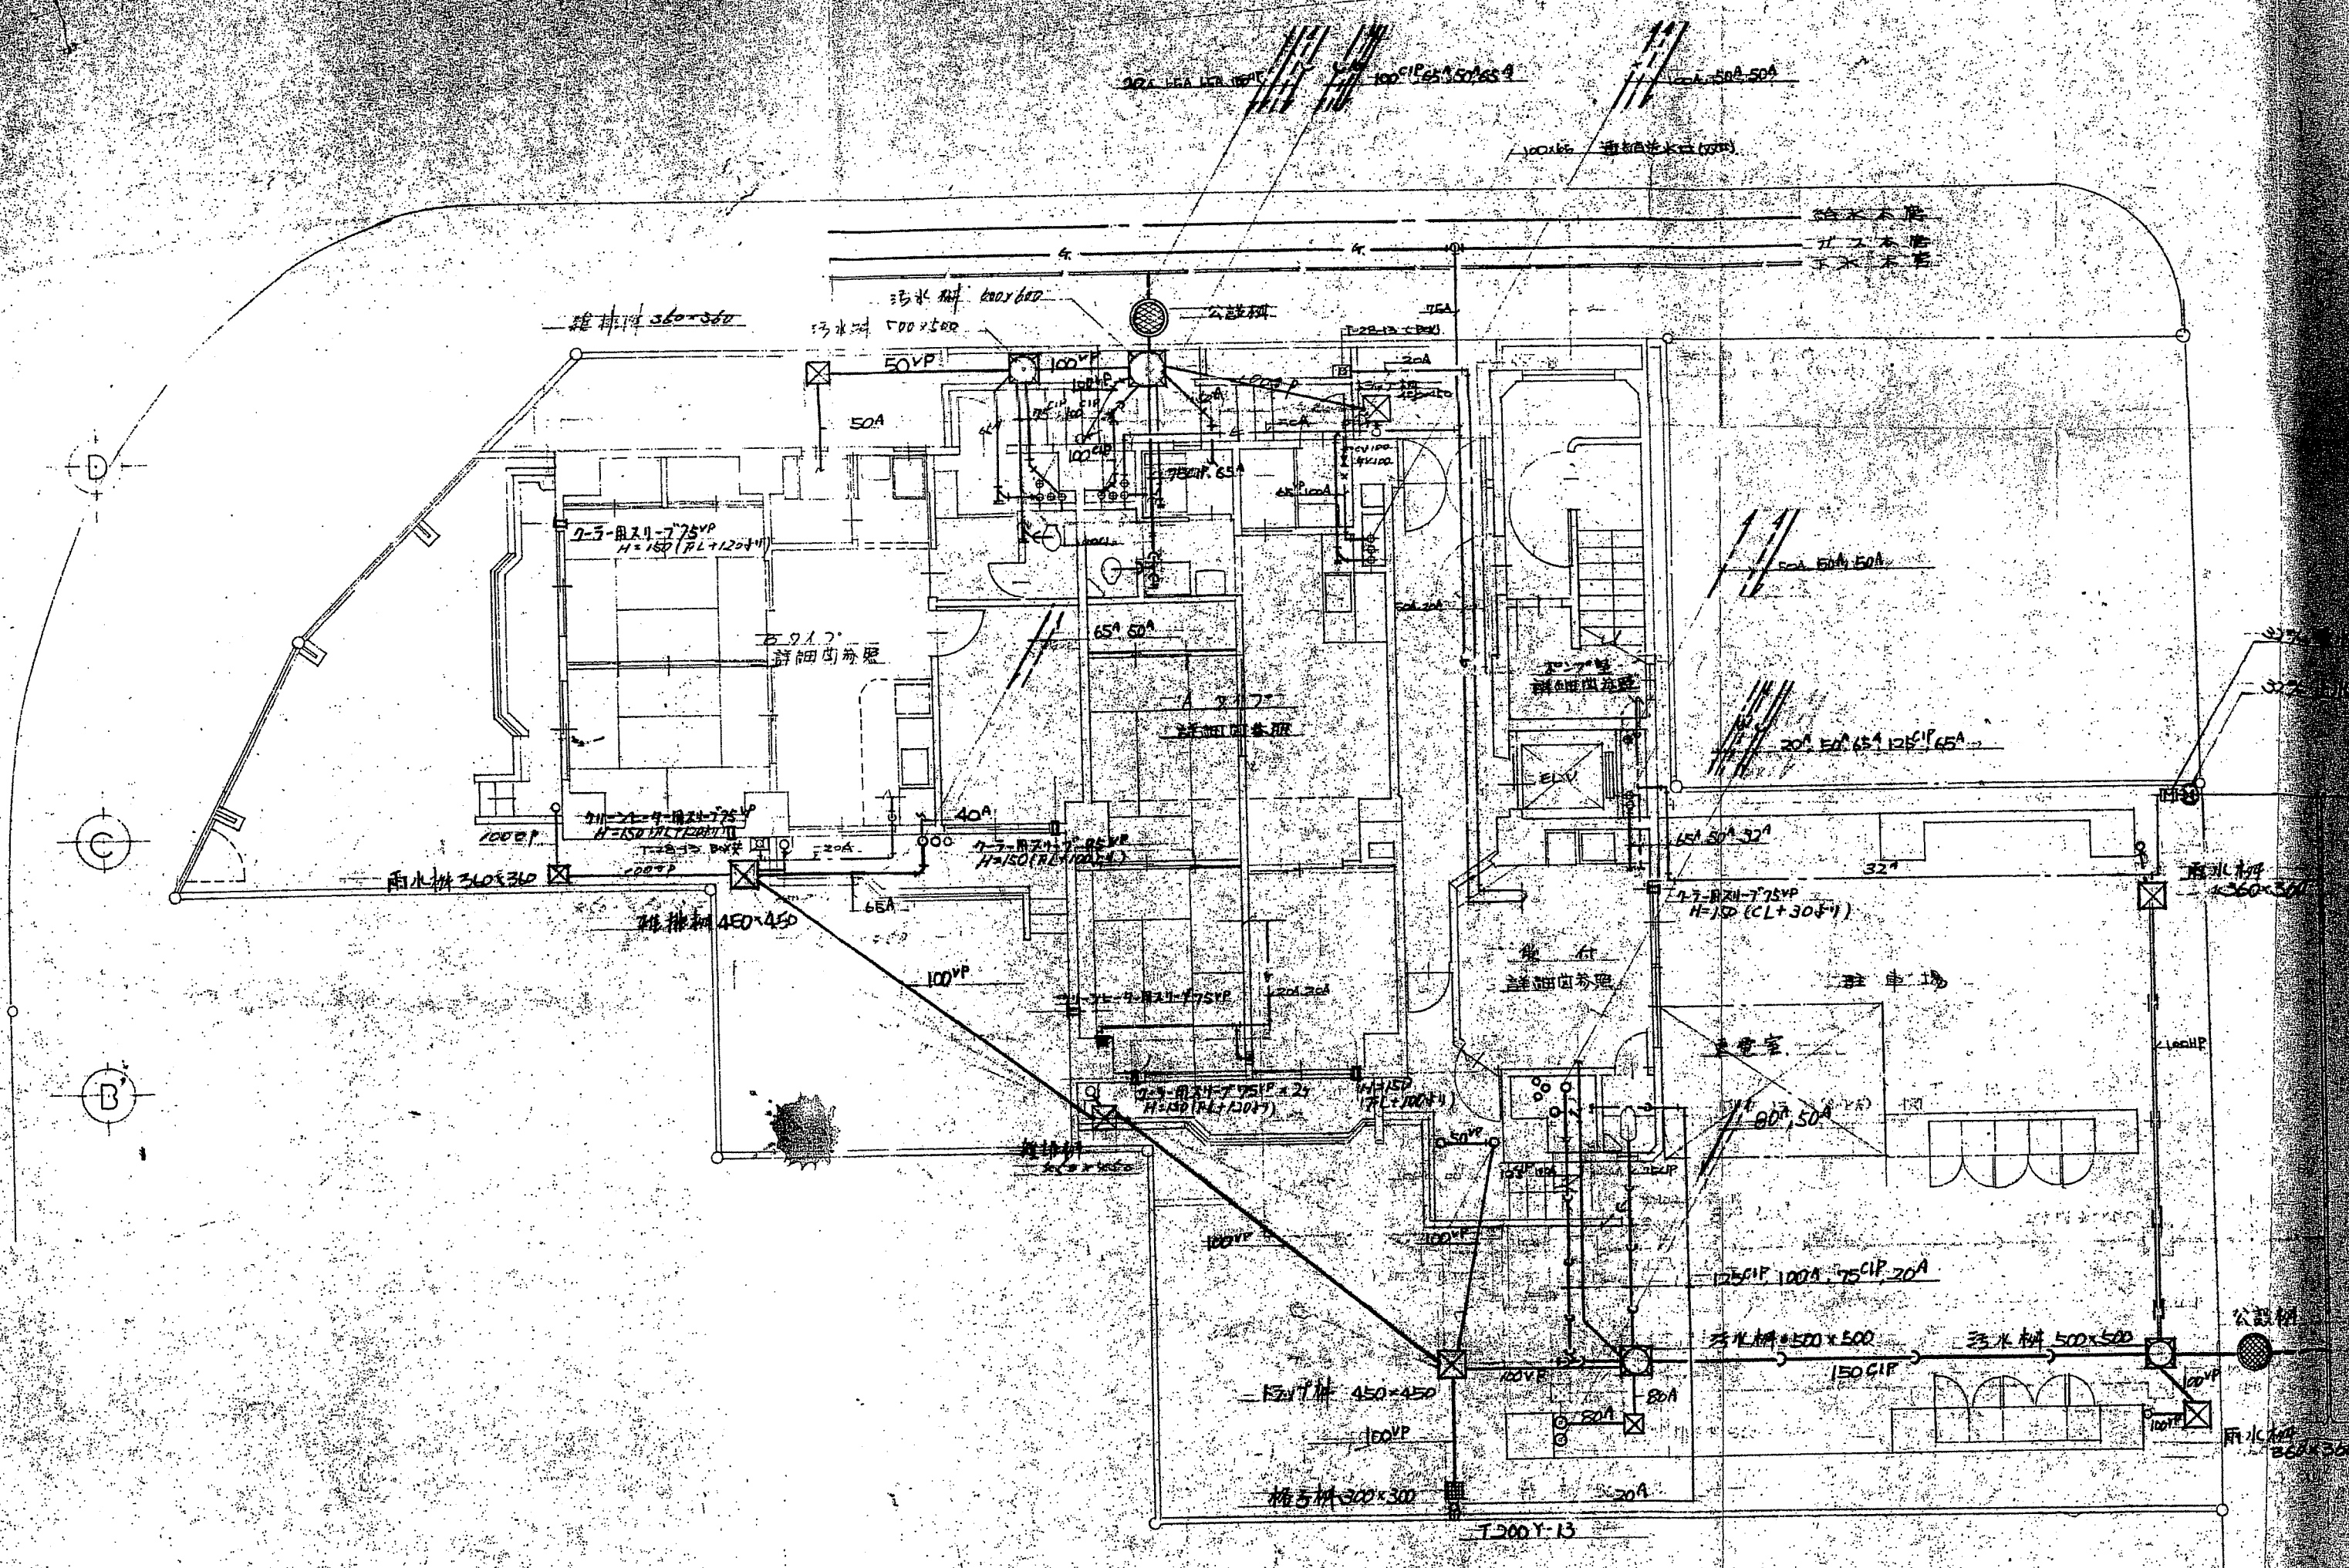

承認 蓋印

工事名称	扇橋マンション新築工事	図面番号	101
図面名称	配管平面図	縮尺	1/50
承認	新築 扇橋マンション 扇橋 扇橋	日付	6.5.1
		設計者	
 泉興業株式会社			

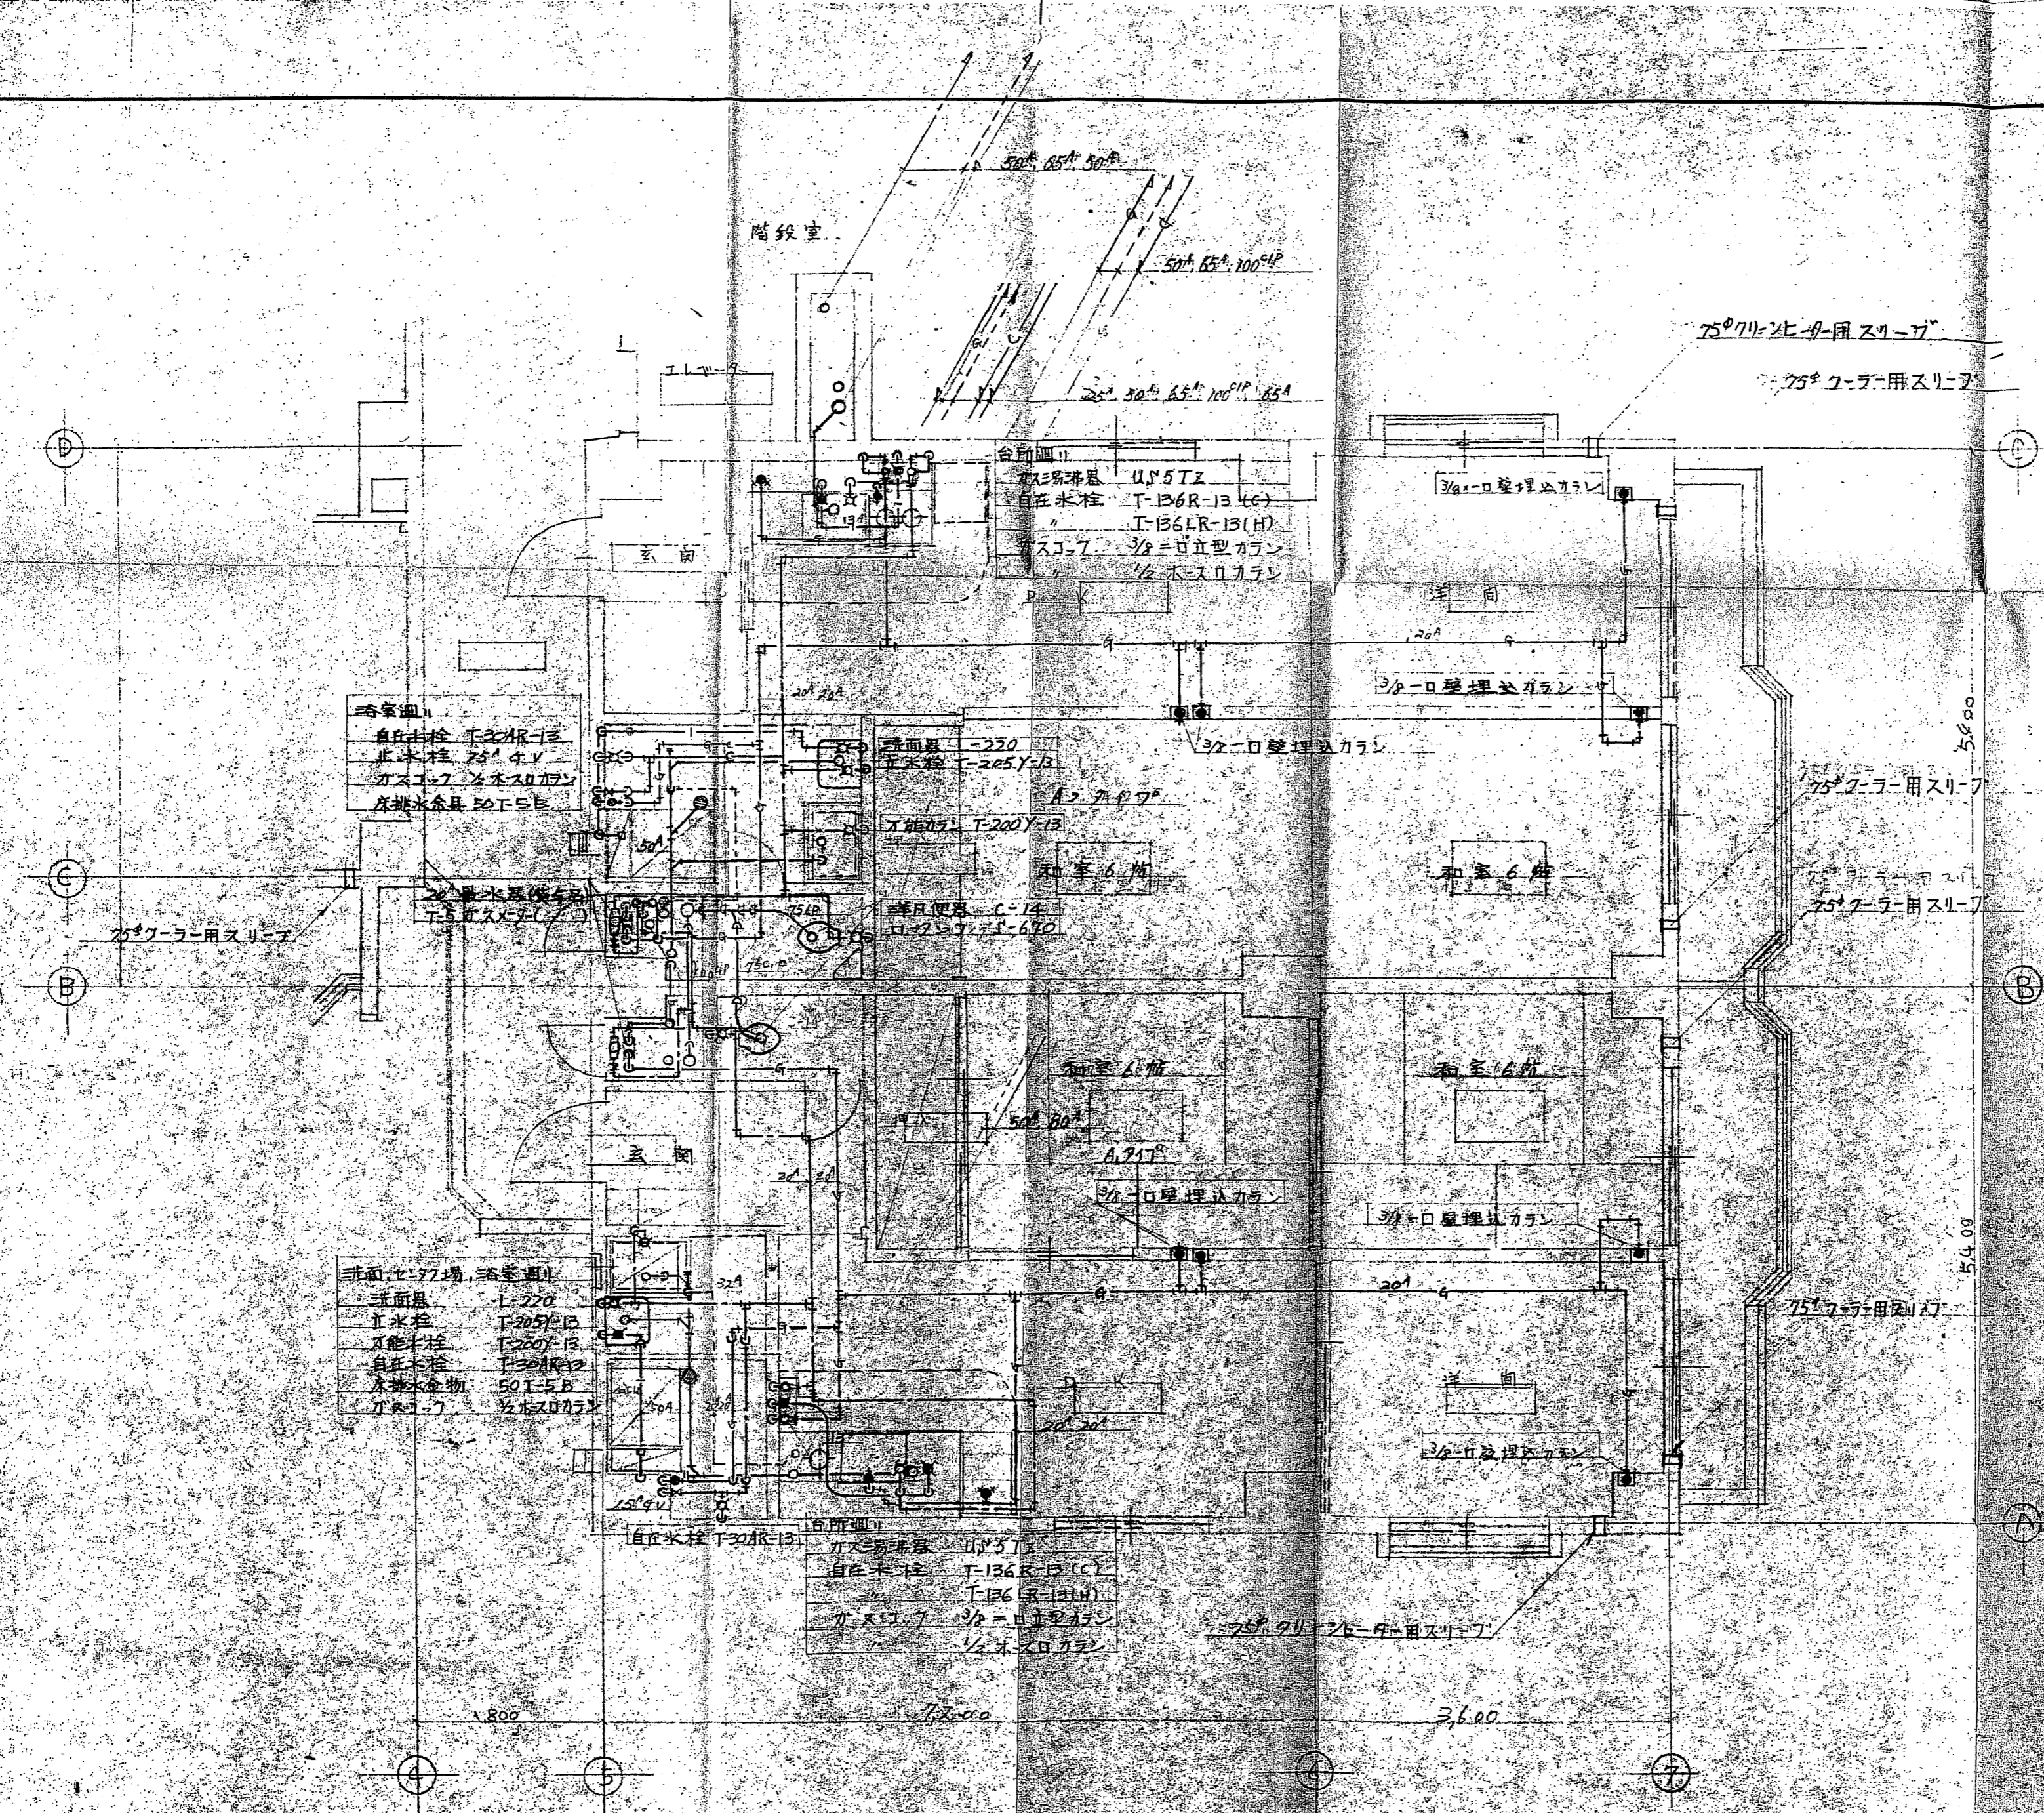


洗面場
 洗面台 T-136R-13
 止水栓 75° 4V
 カストリ 1/2 木口カレン
 床排水器具 50T-5B

洗面場
 洗面台 U.S.T.3
 止水栓 T-136R-13 (C)
 T-136R-13 (H)
 カストリ 3/8=ロ立型カレン
 1/2 木口カレン

洗面場
 洗面台 T-220
 止水栓 T-205Y-13
 止水栓 T-205Y-13
 止水栓 T-205Y-13
 床排水器具 50T-5B
 カストリ 1/2 木口カレン

洗面場
 洗面台 U.S.T.3
 止水栓 T-136R-13 (C)
 T-136R-13 (H)
 カストリ 3/8=ロ立型カレン
 1/2 木口カレン

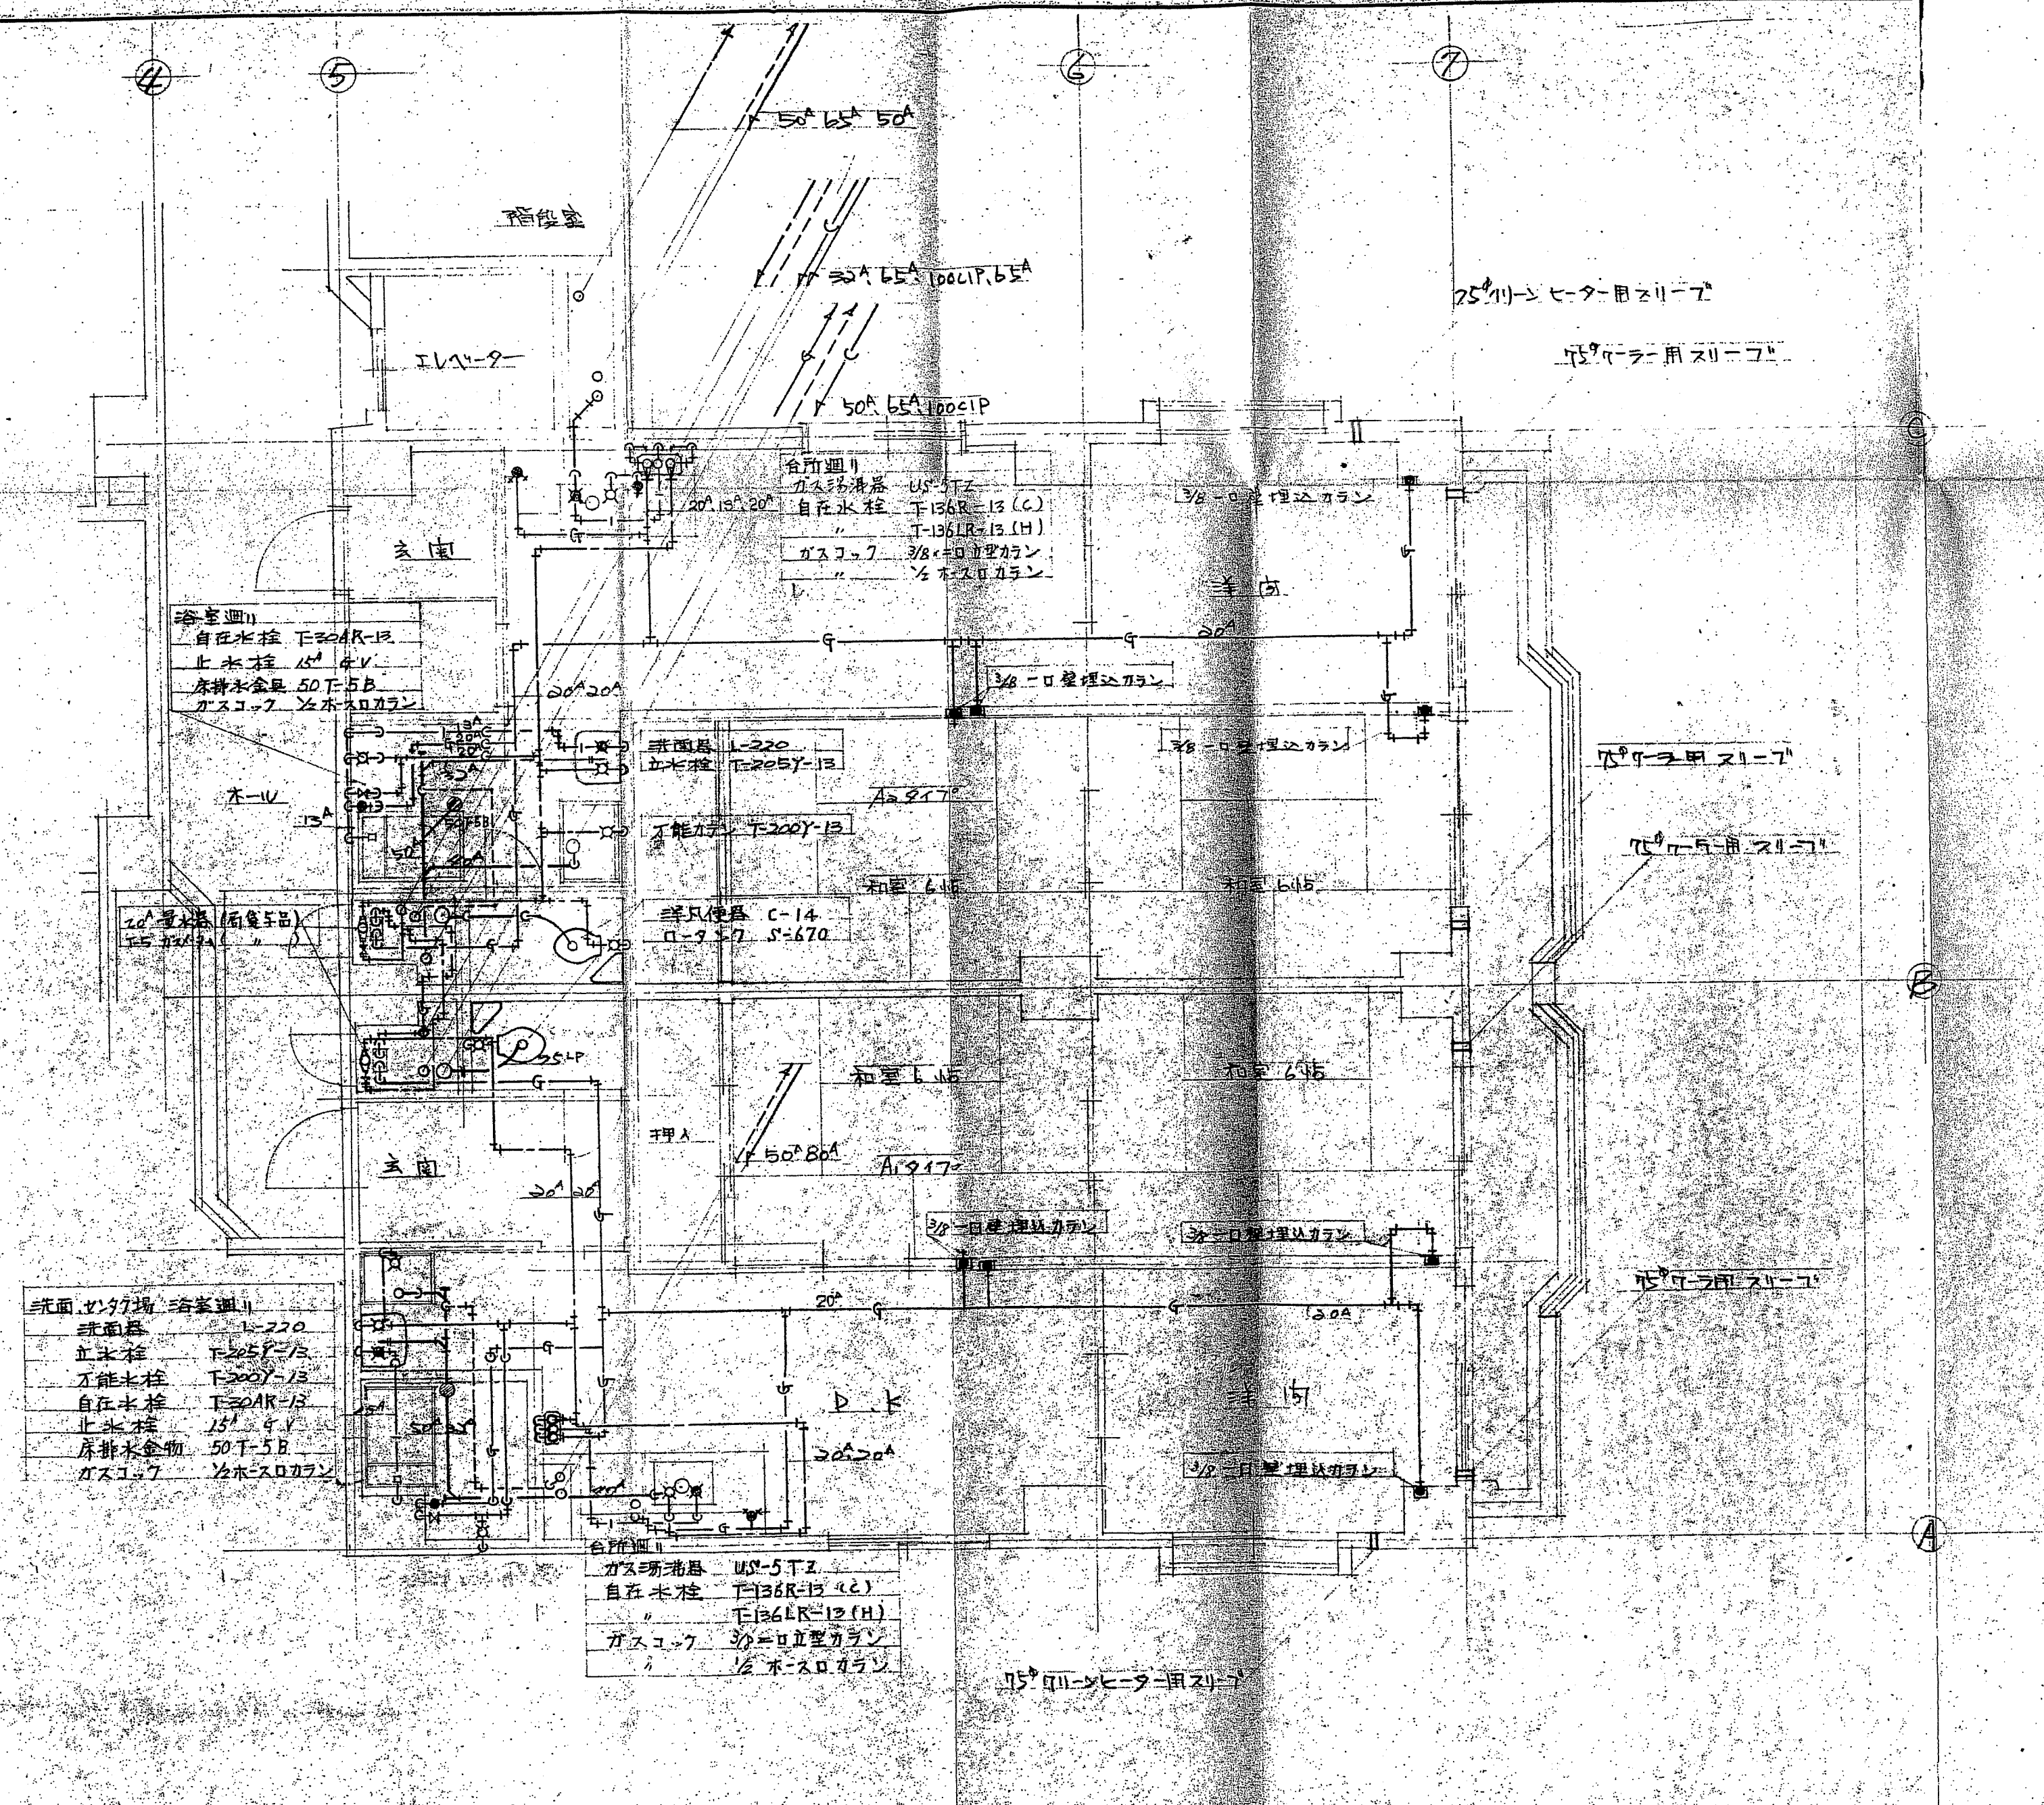


洗面・洗濯場・浴室

洗面器	L-220
止水栓	T-205F-13
不能水栓	T-200Y-13
自在水栓	T-20AR-13
止水栓	15° 4V
床排水金具	50T-5B
ガスコック	1/2ホース口カラン

台所

ガス沸湯器	US-5TZ
自在水栓	T-136R-13 (C)
"	T-136LR-13 (H)
ガスコック	3/8口径埋込カラン
"	1/2ホース口カラン

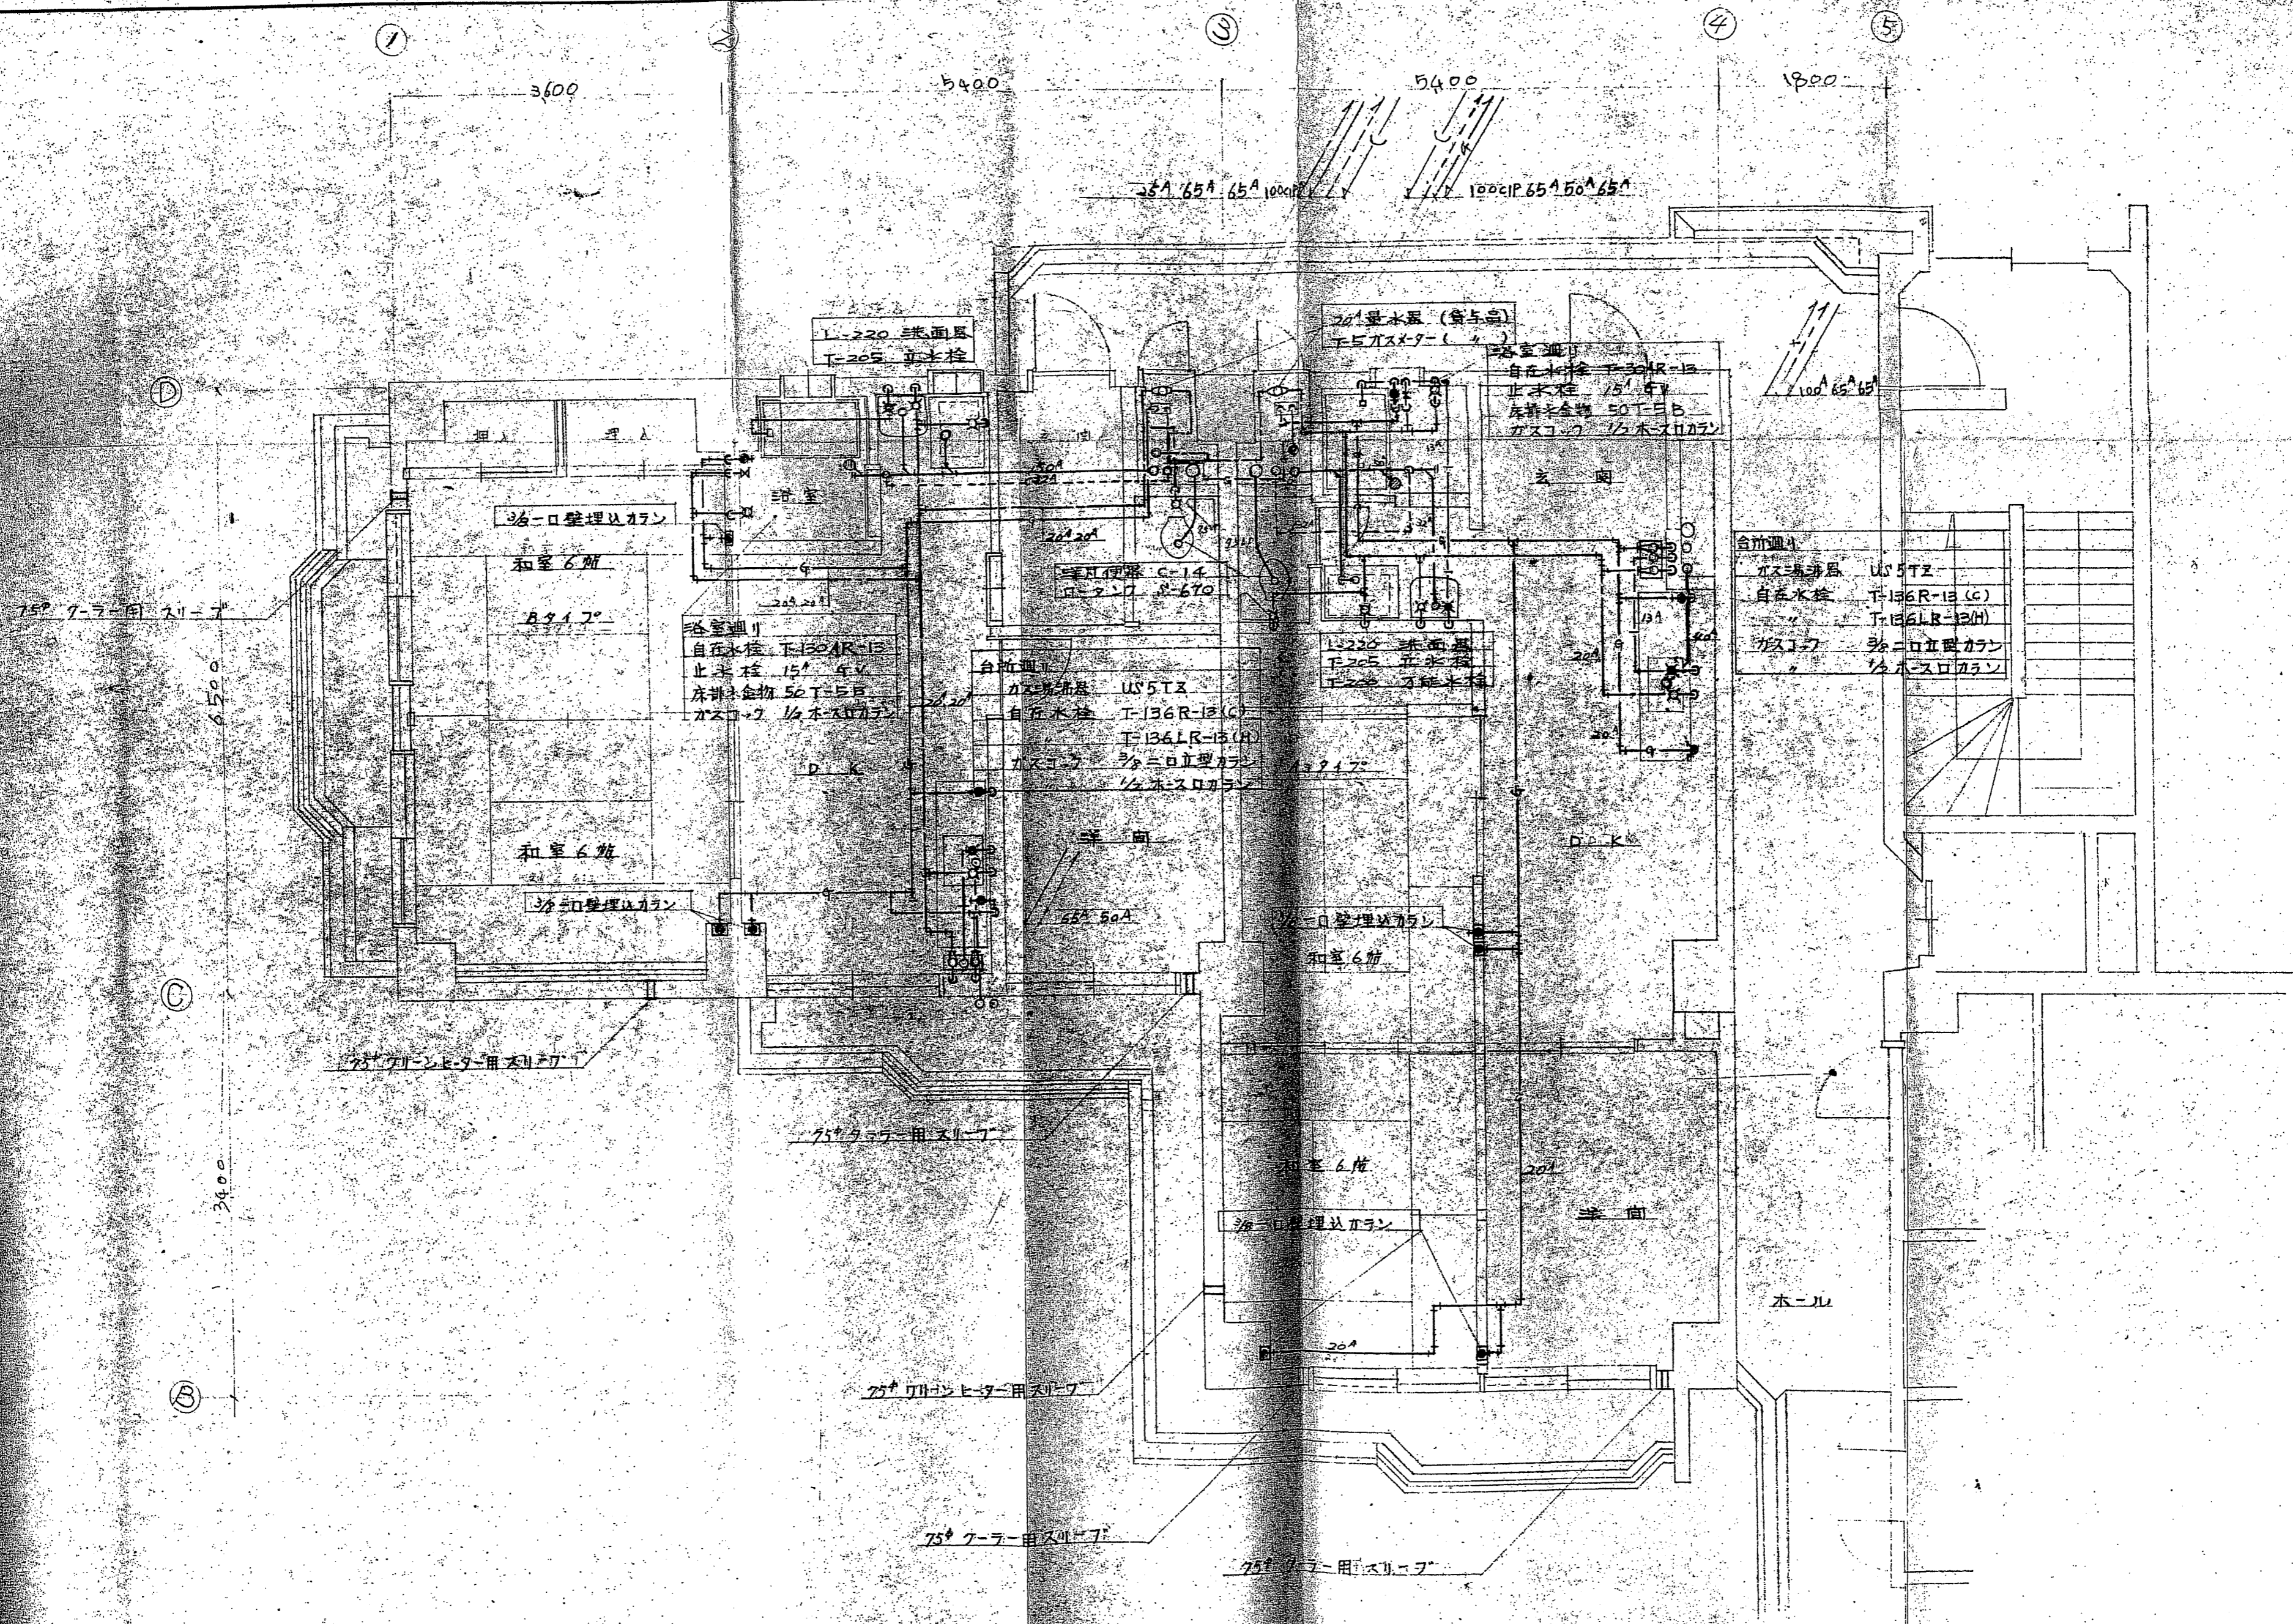


株式会社 池野建築設計事務所

50.5.14
年月日
1:50
縮尺

肩櫓マンション
2階A3Bタイプ平面詳細図

M-8

一級建築士

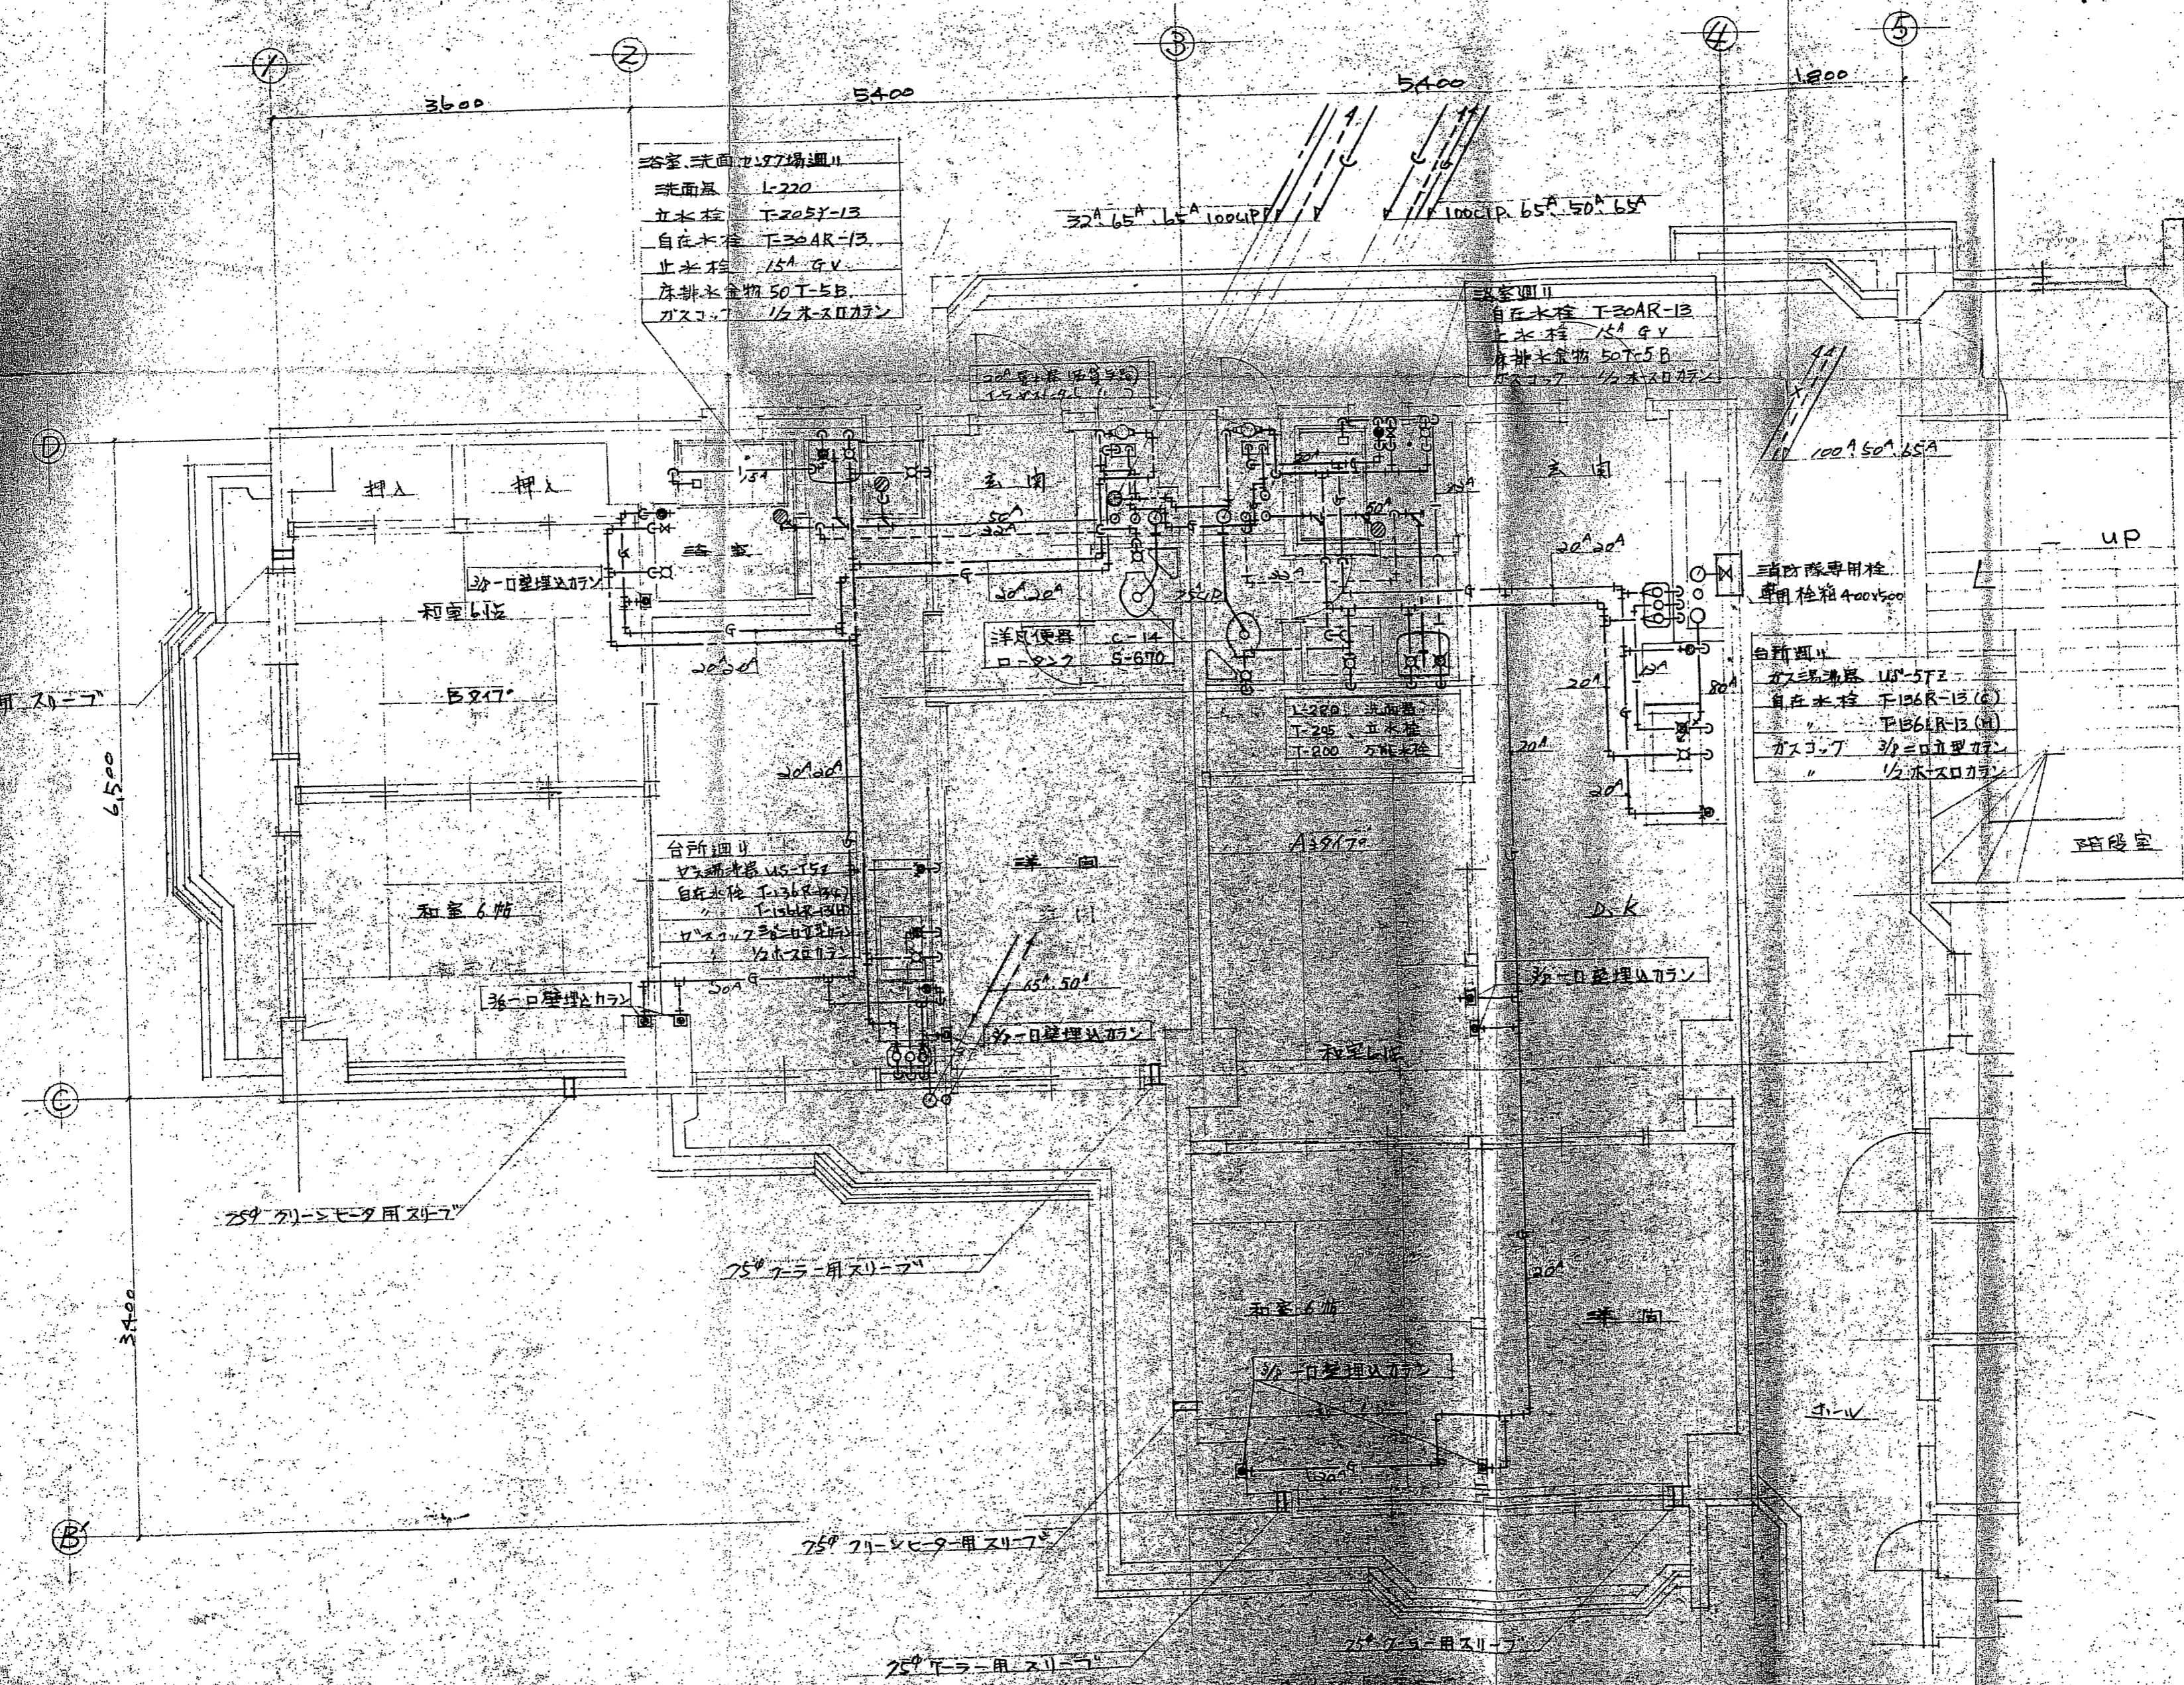


浴室.洗面 かつ湯通し
洗面水栓 T-220
止水栓 T-205R-13
止水栓 15A G.V.
床排水金物 50T-5B
ガスコック 1/2水メーター

浴室Ⅱ
止水栓 T-20AR-13
止水栓 15A G.V.
床排水金物 50T-5B
ガスコック 1/2水メーター


台所Ⅱ
ガス機器 US-150
止水栓 T-136R-13
止水栓 T-136R-13
ガスコック 1/2水メーター


台所Ⅲ
ガス機器 UP-5T2
止水栓 T-136R-13(G)
止水栓 T-136R-13(H)
ガスコック 1/2水メーター

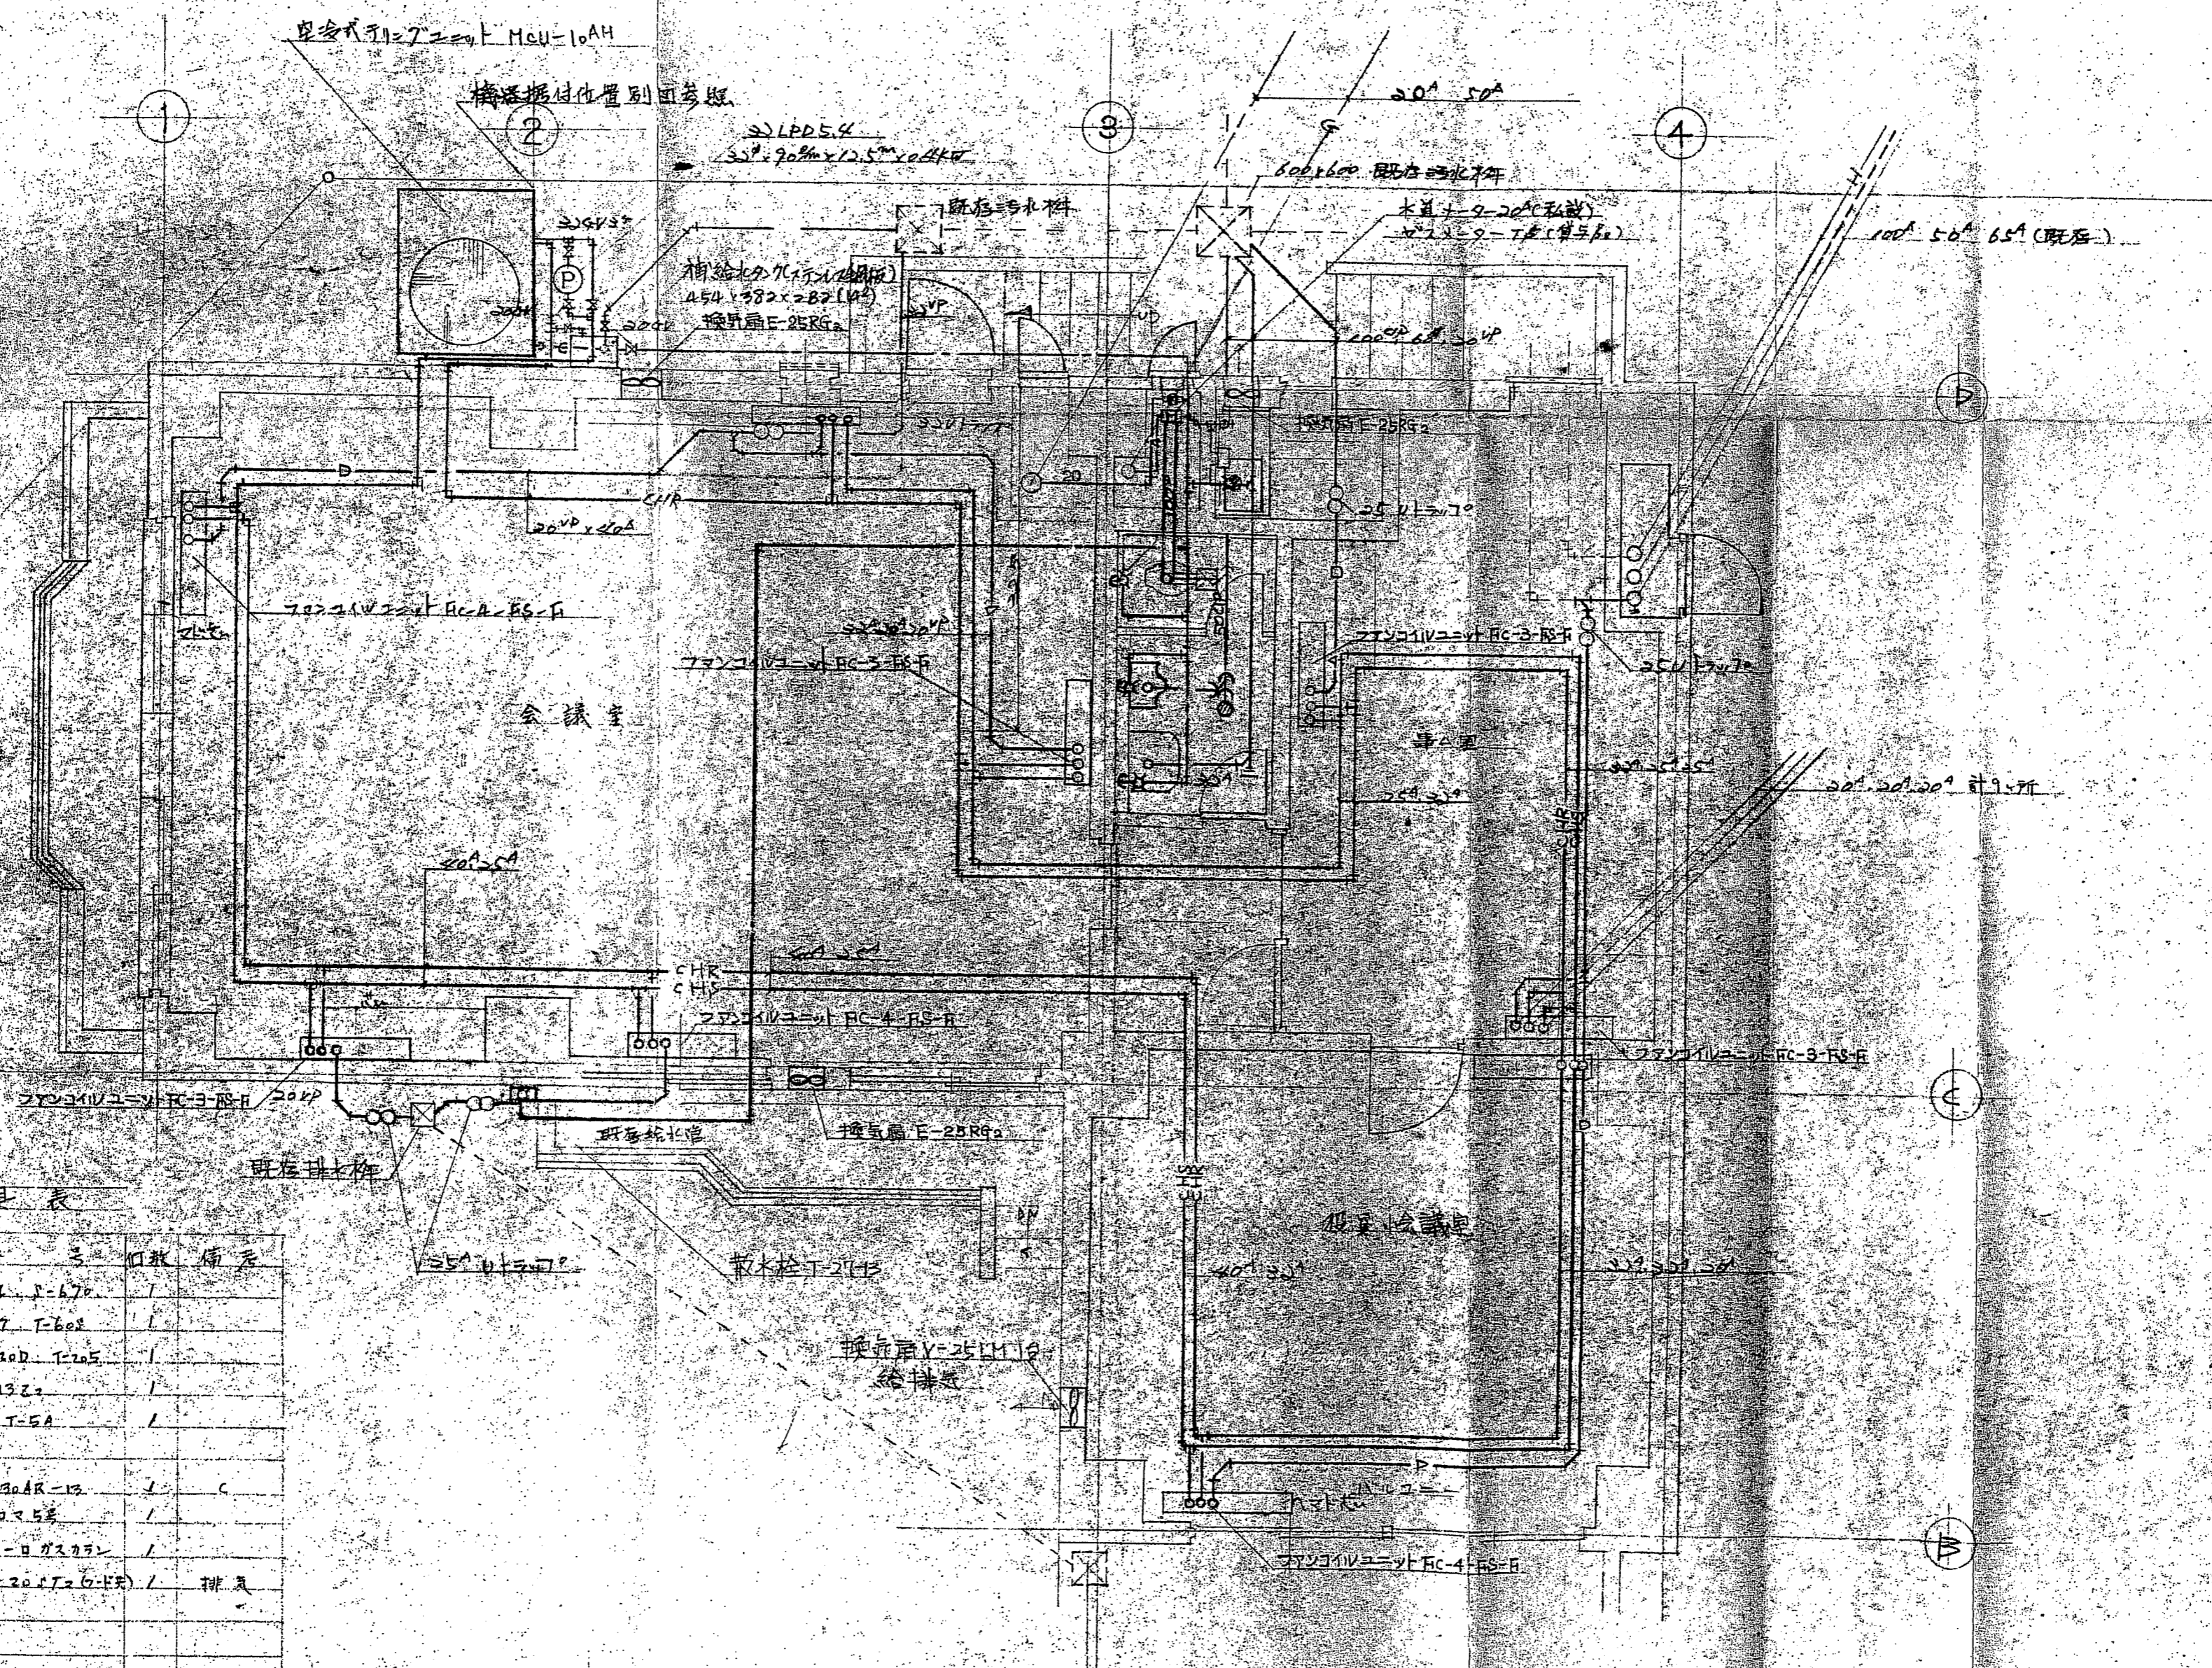

器具表

器具名	番 号	材 数	備 考
大便器	C-14, J-670	1	
小便器	U-37, T-600	1	
洗面器	L-330D, T-205	1	
天板排水	U-13Z	1	
床下排水	50 T-5A	1	
排水栓	T-130AR-13	1	C
汚濁器	110x25	1	
排水口	3/4 - 110x25	1	
換気扇	E-20 (T-6-15)	1	排気

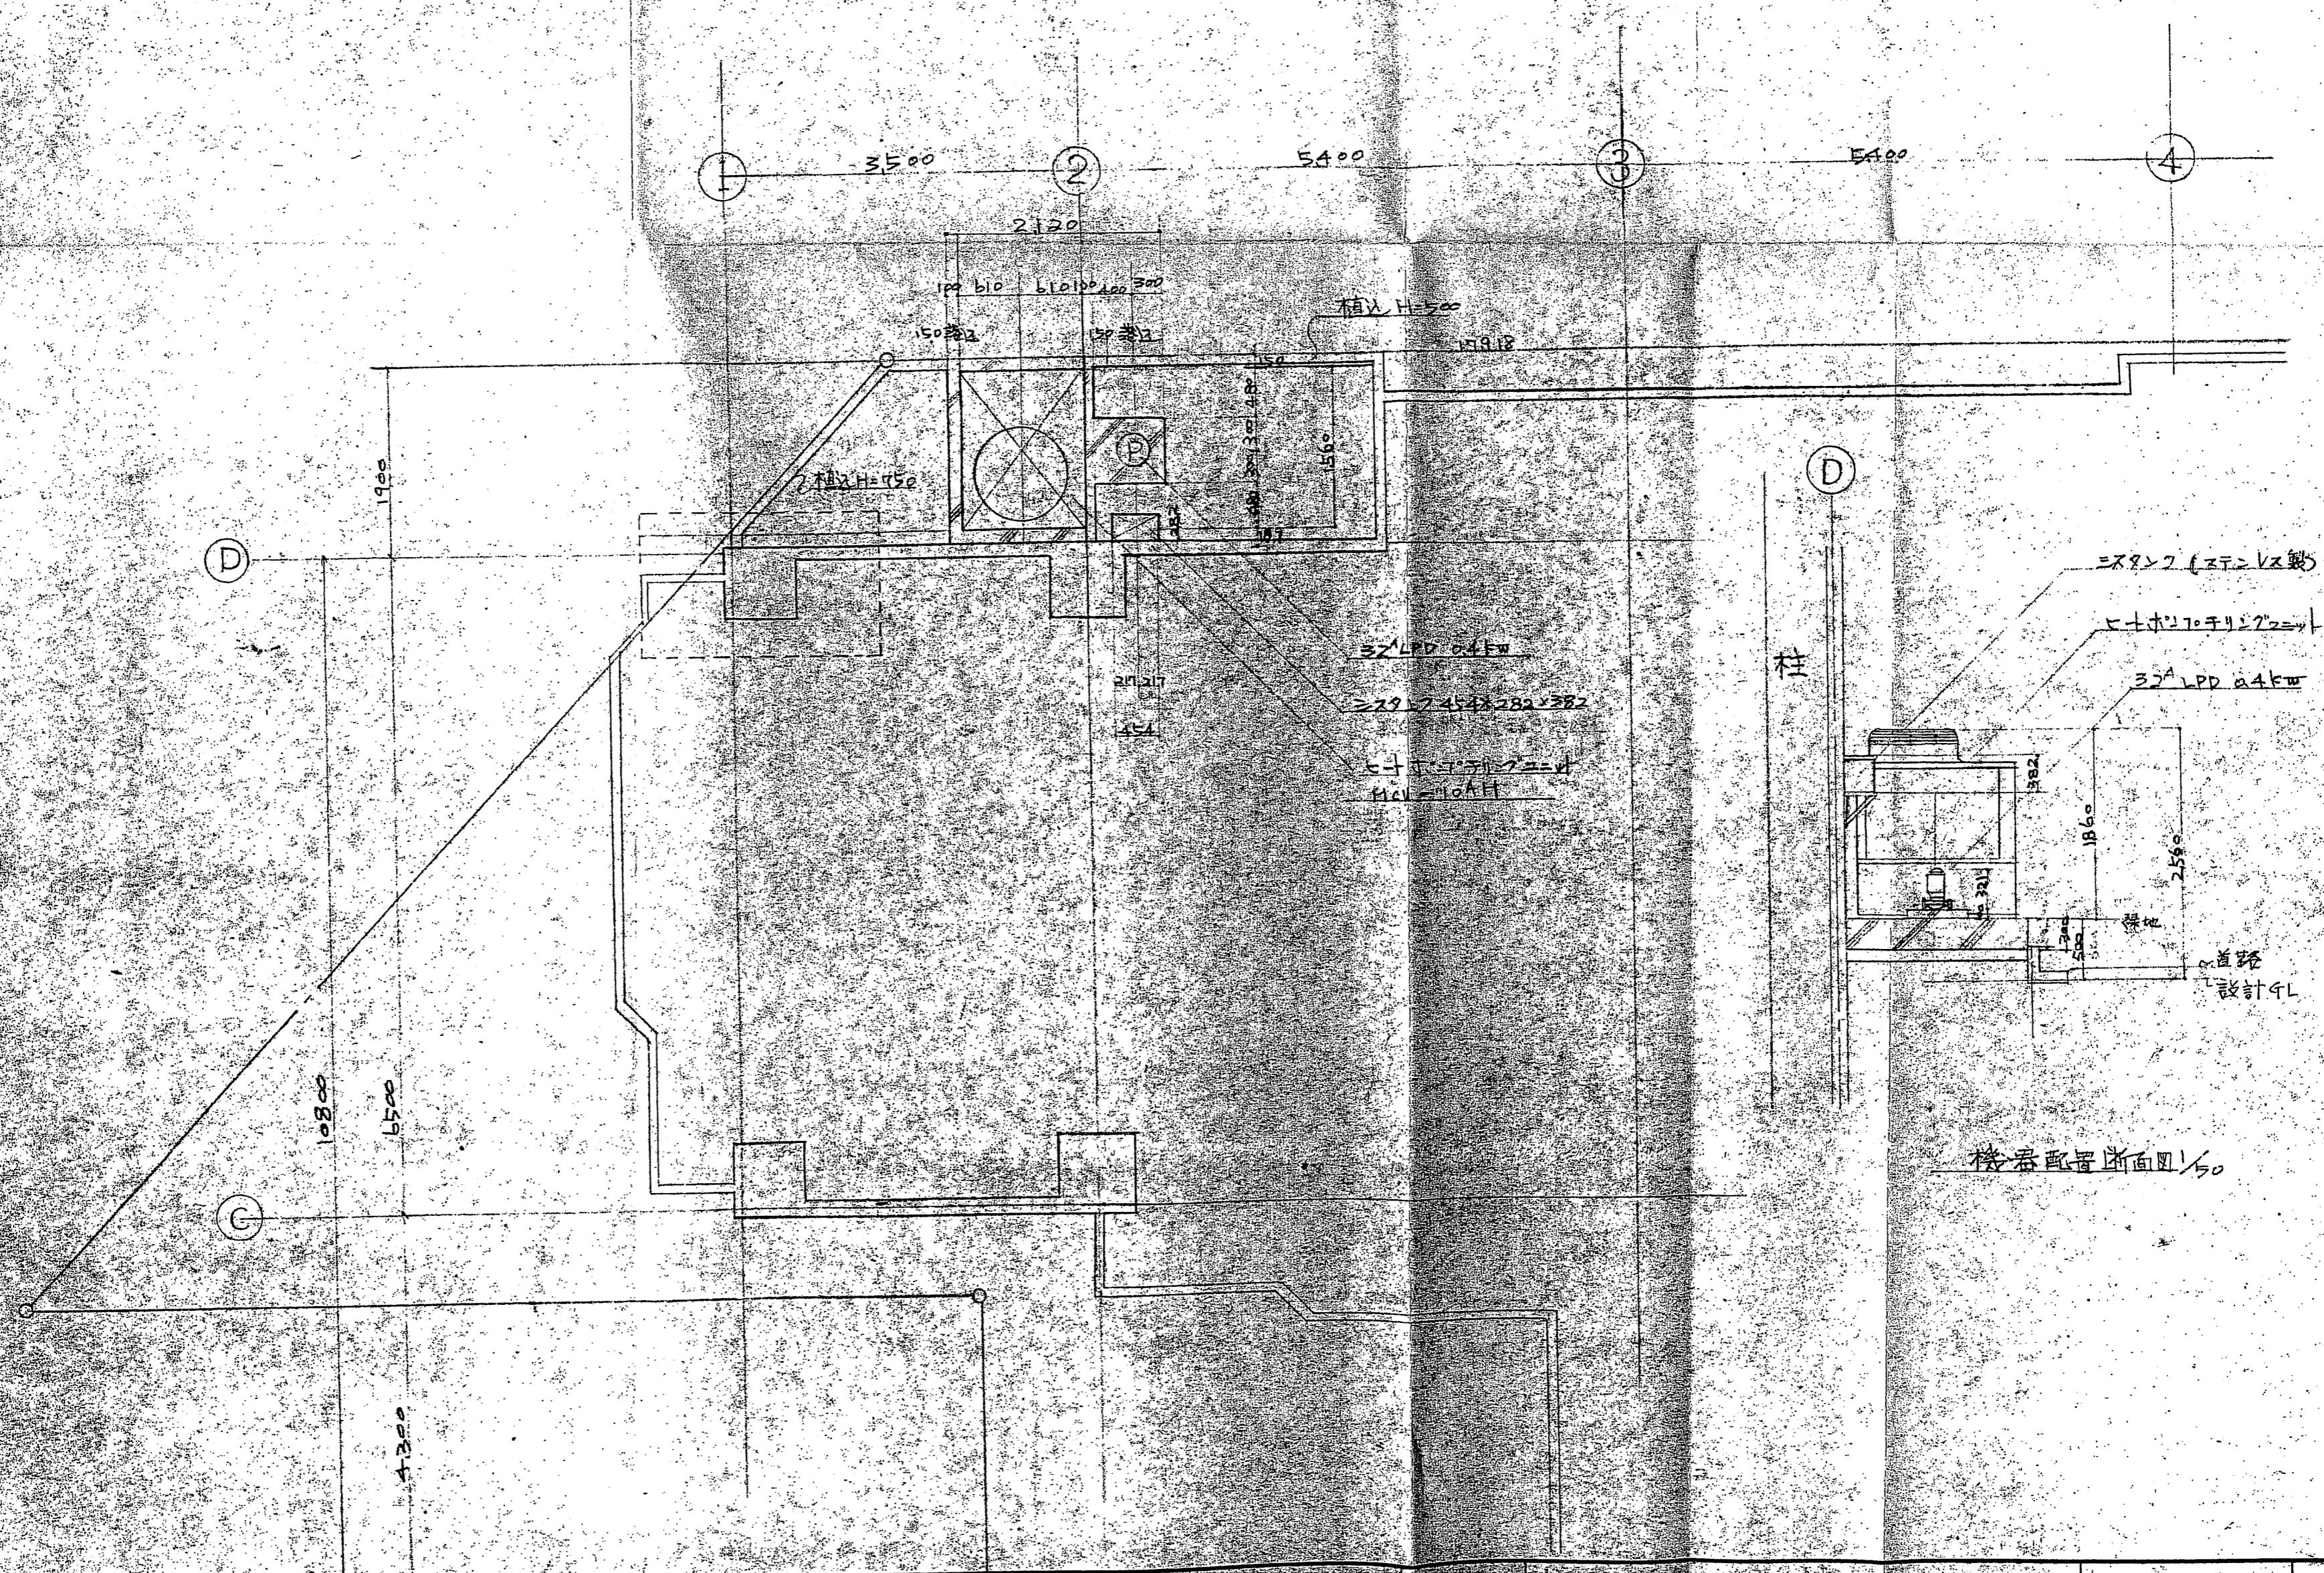


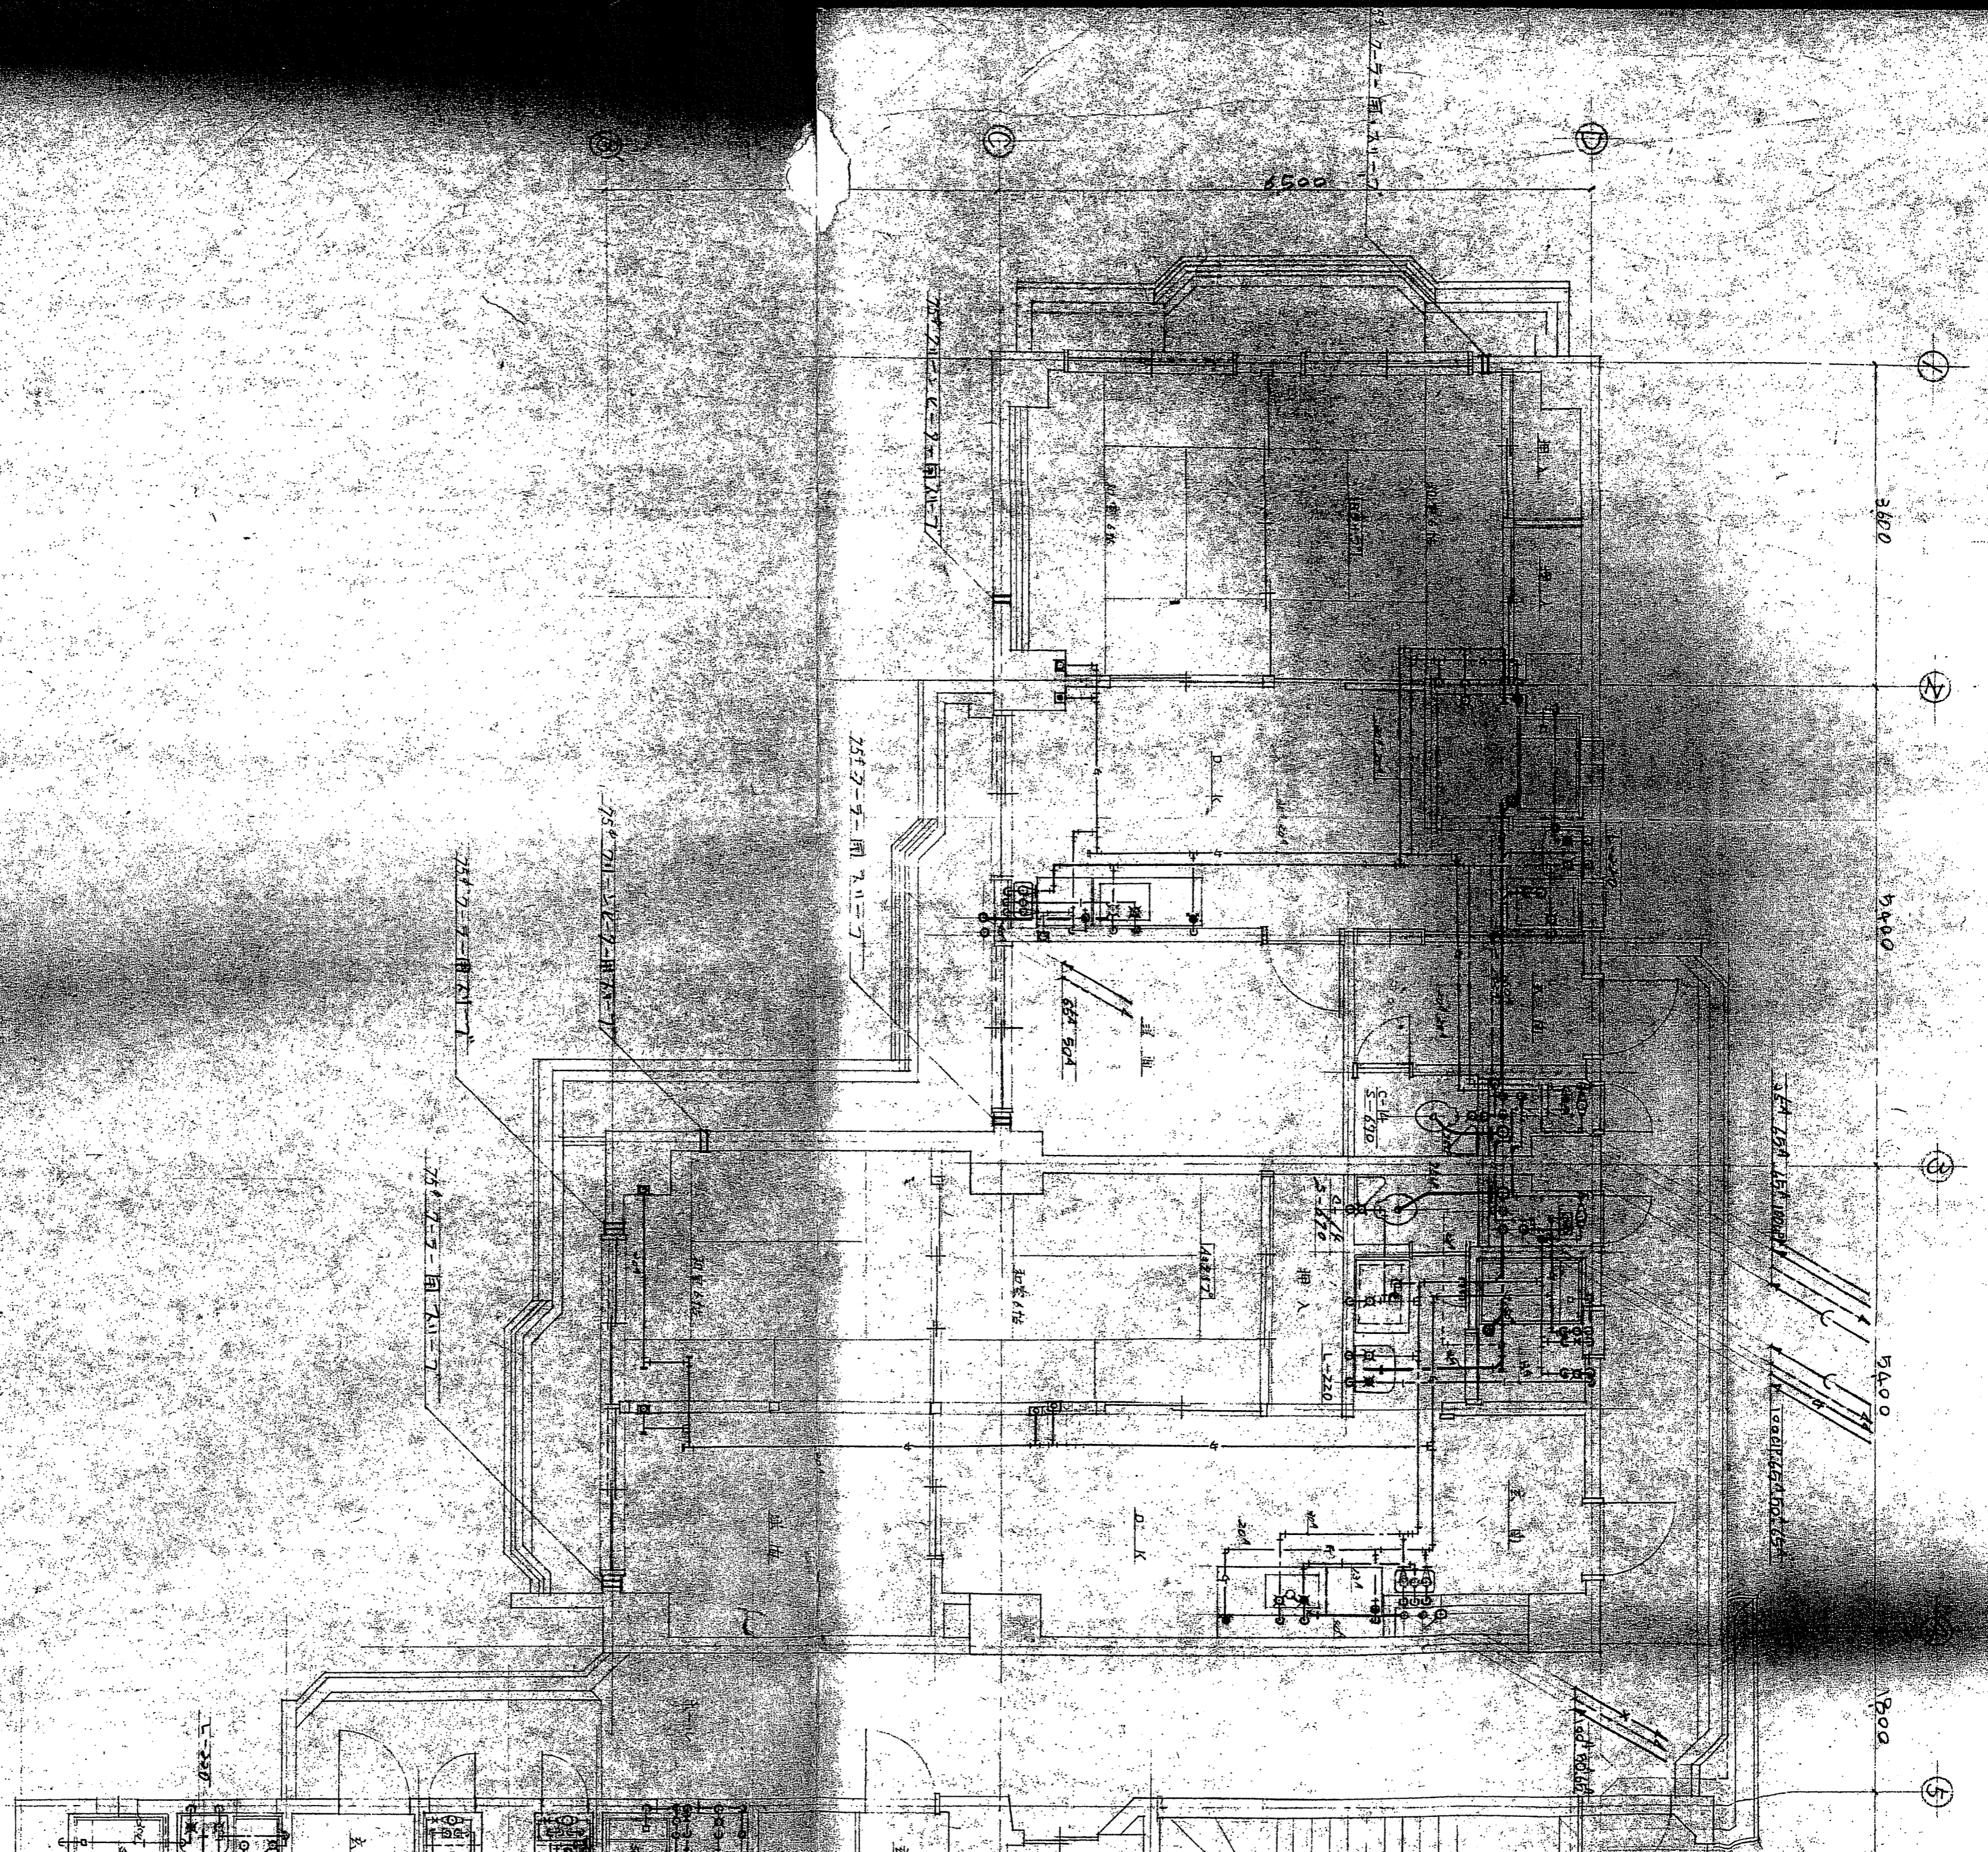


大 概 图

1:500

高架水槽 4.2m³ FRP製

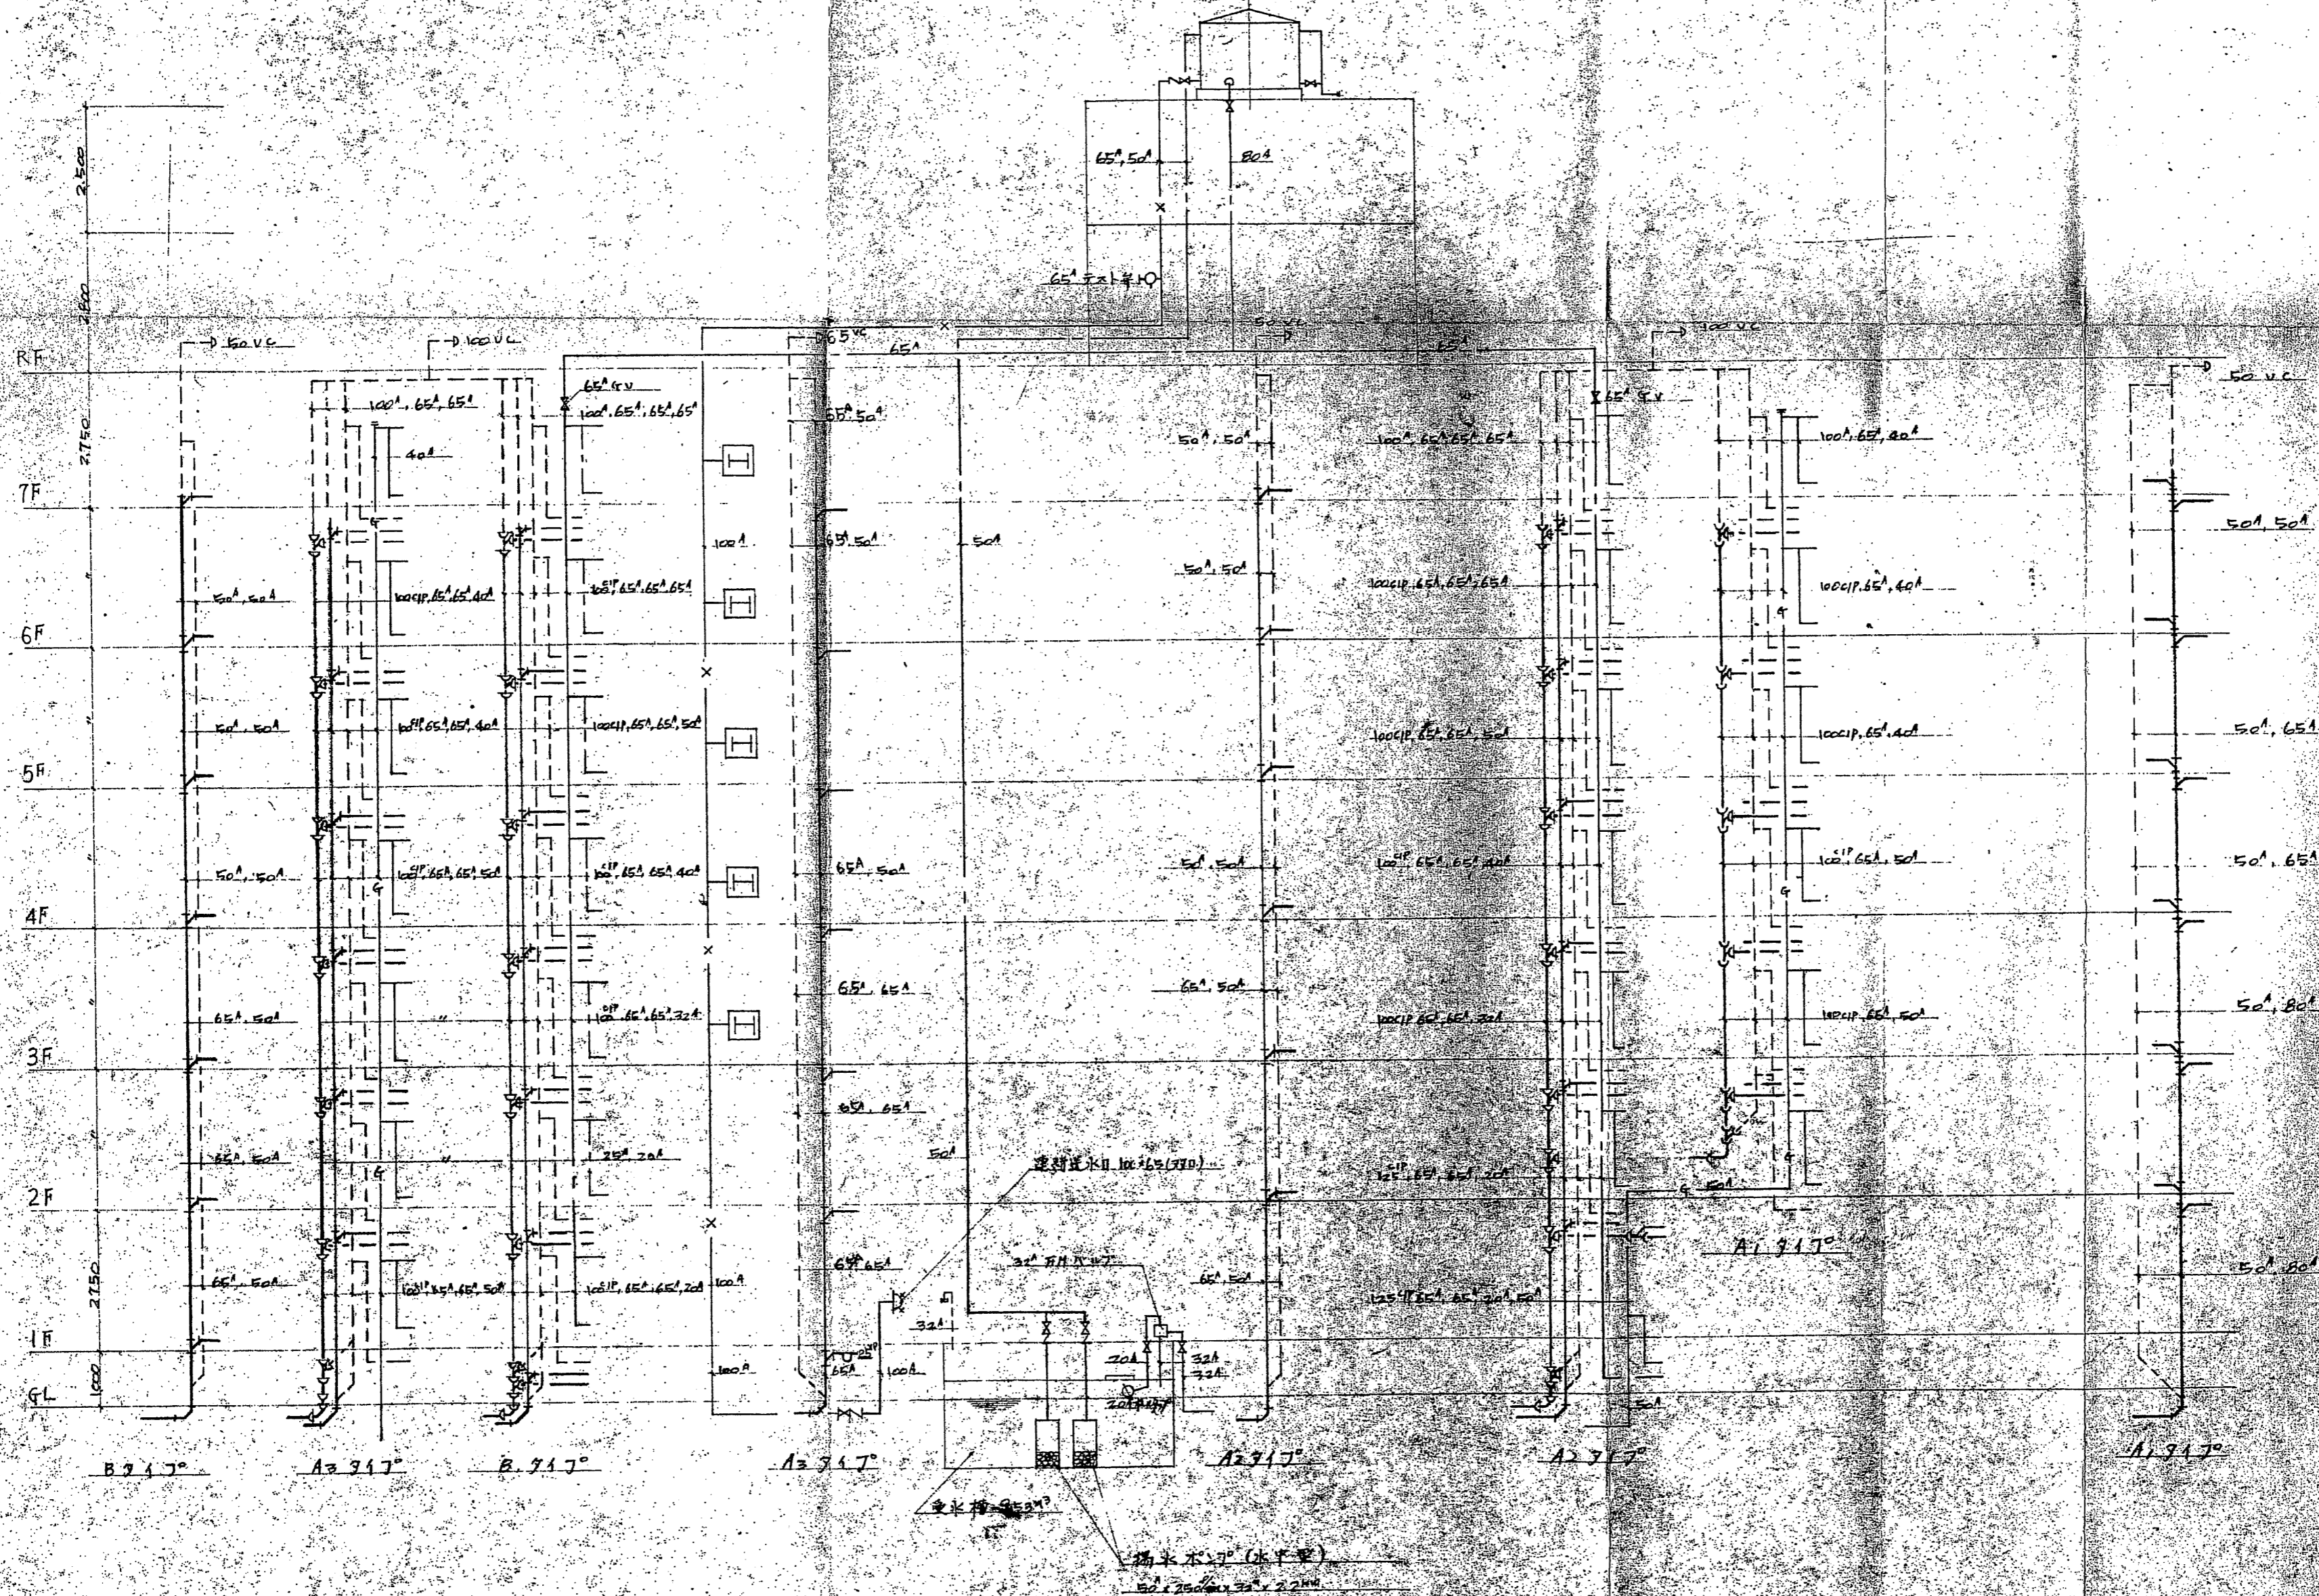

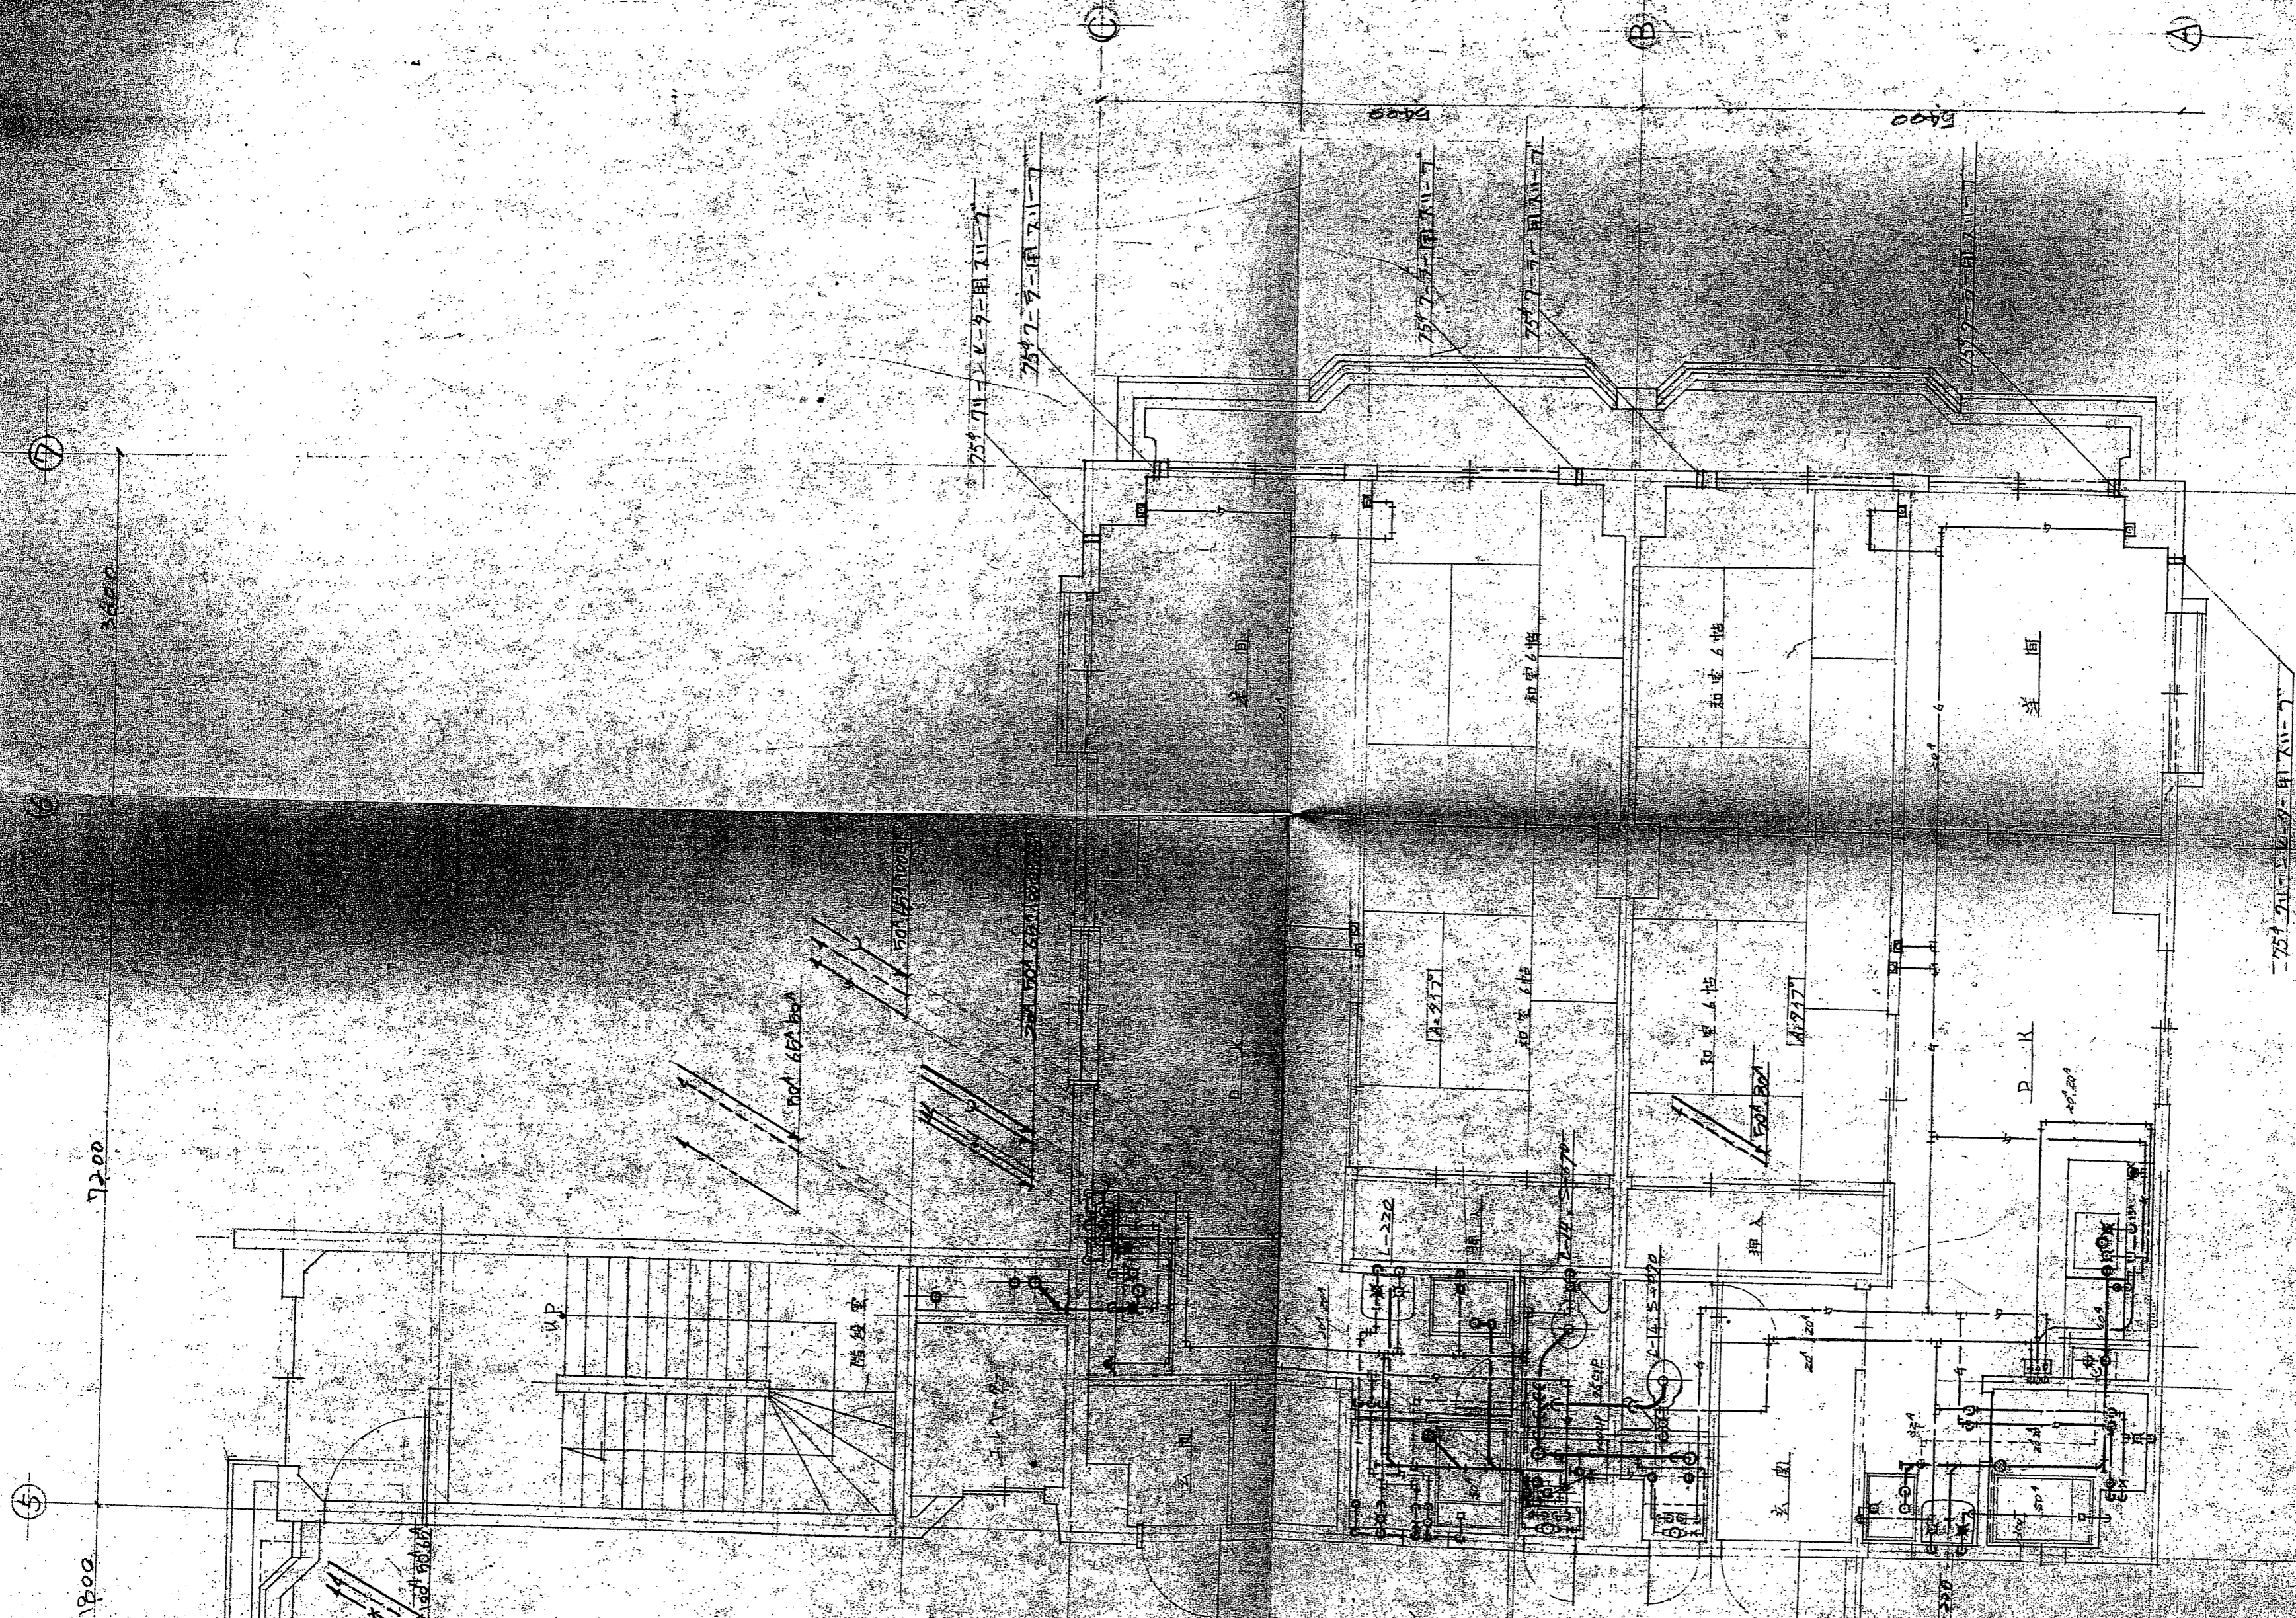

49.11.26


御承認印



承認	設計	製図	製図
工事名	通商マシソン新築工事		
図面名	之階平面図 竣工図		
番号	150	縮尺	1/50
日付	49.10.5		

東濃興業株式会社

此圖乃以44他詳細圖基礎圖為準

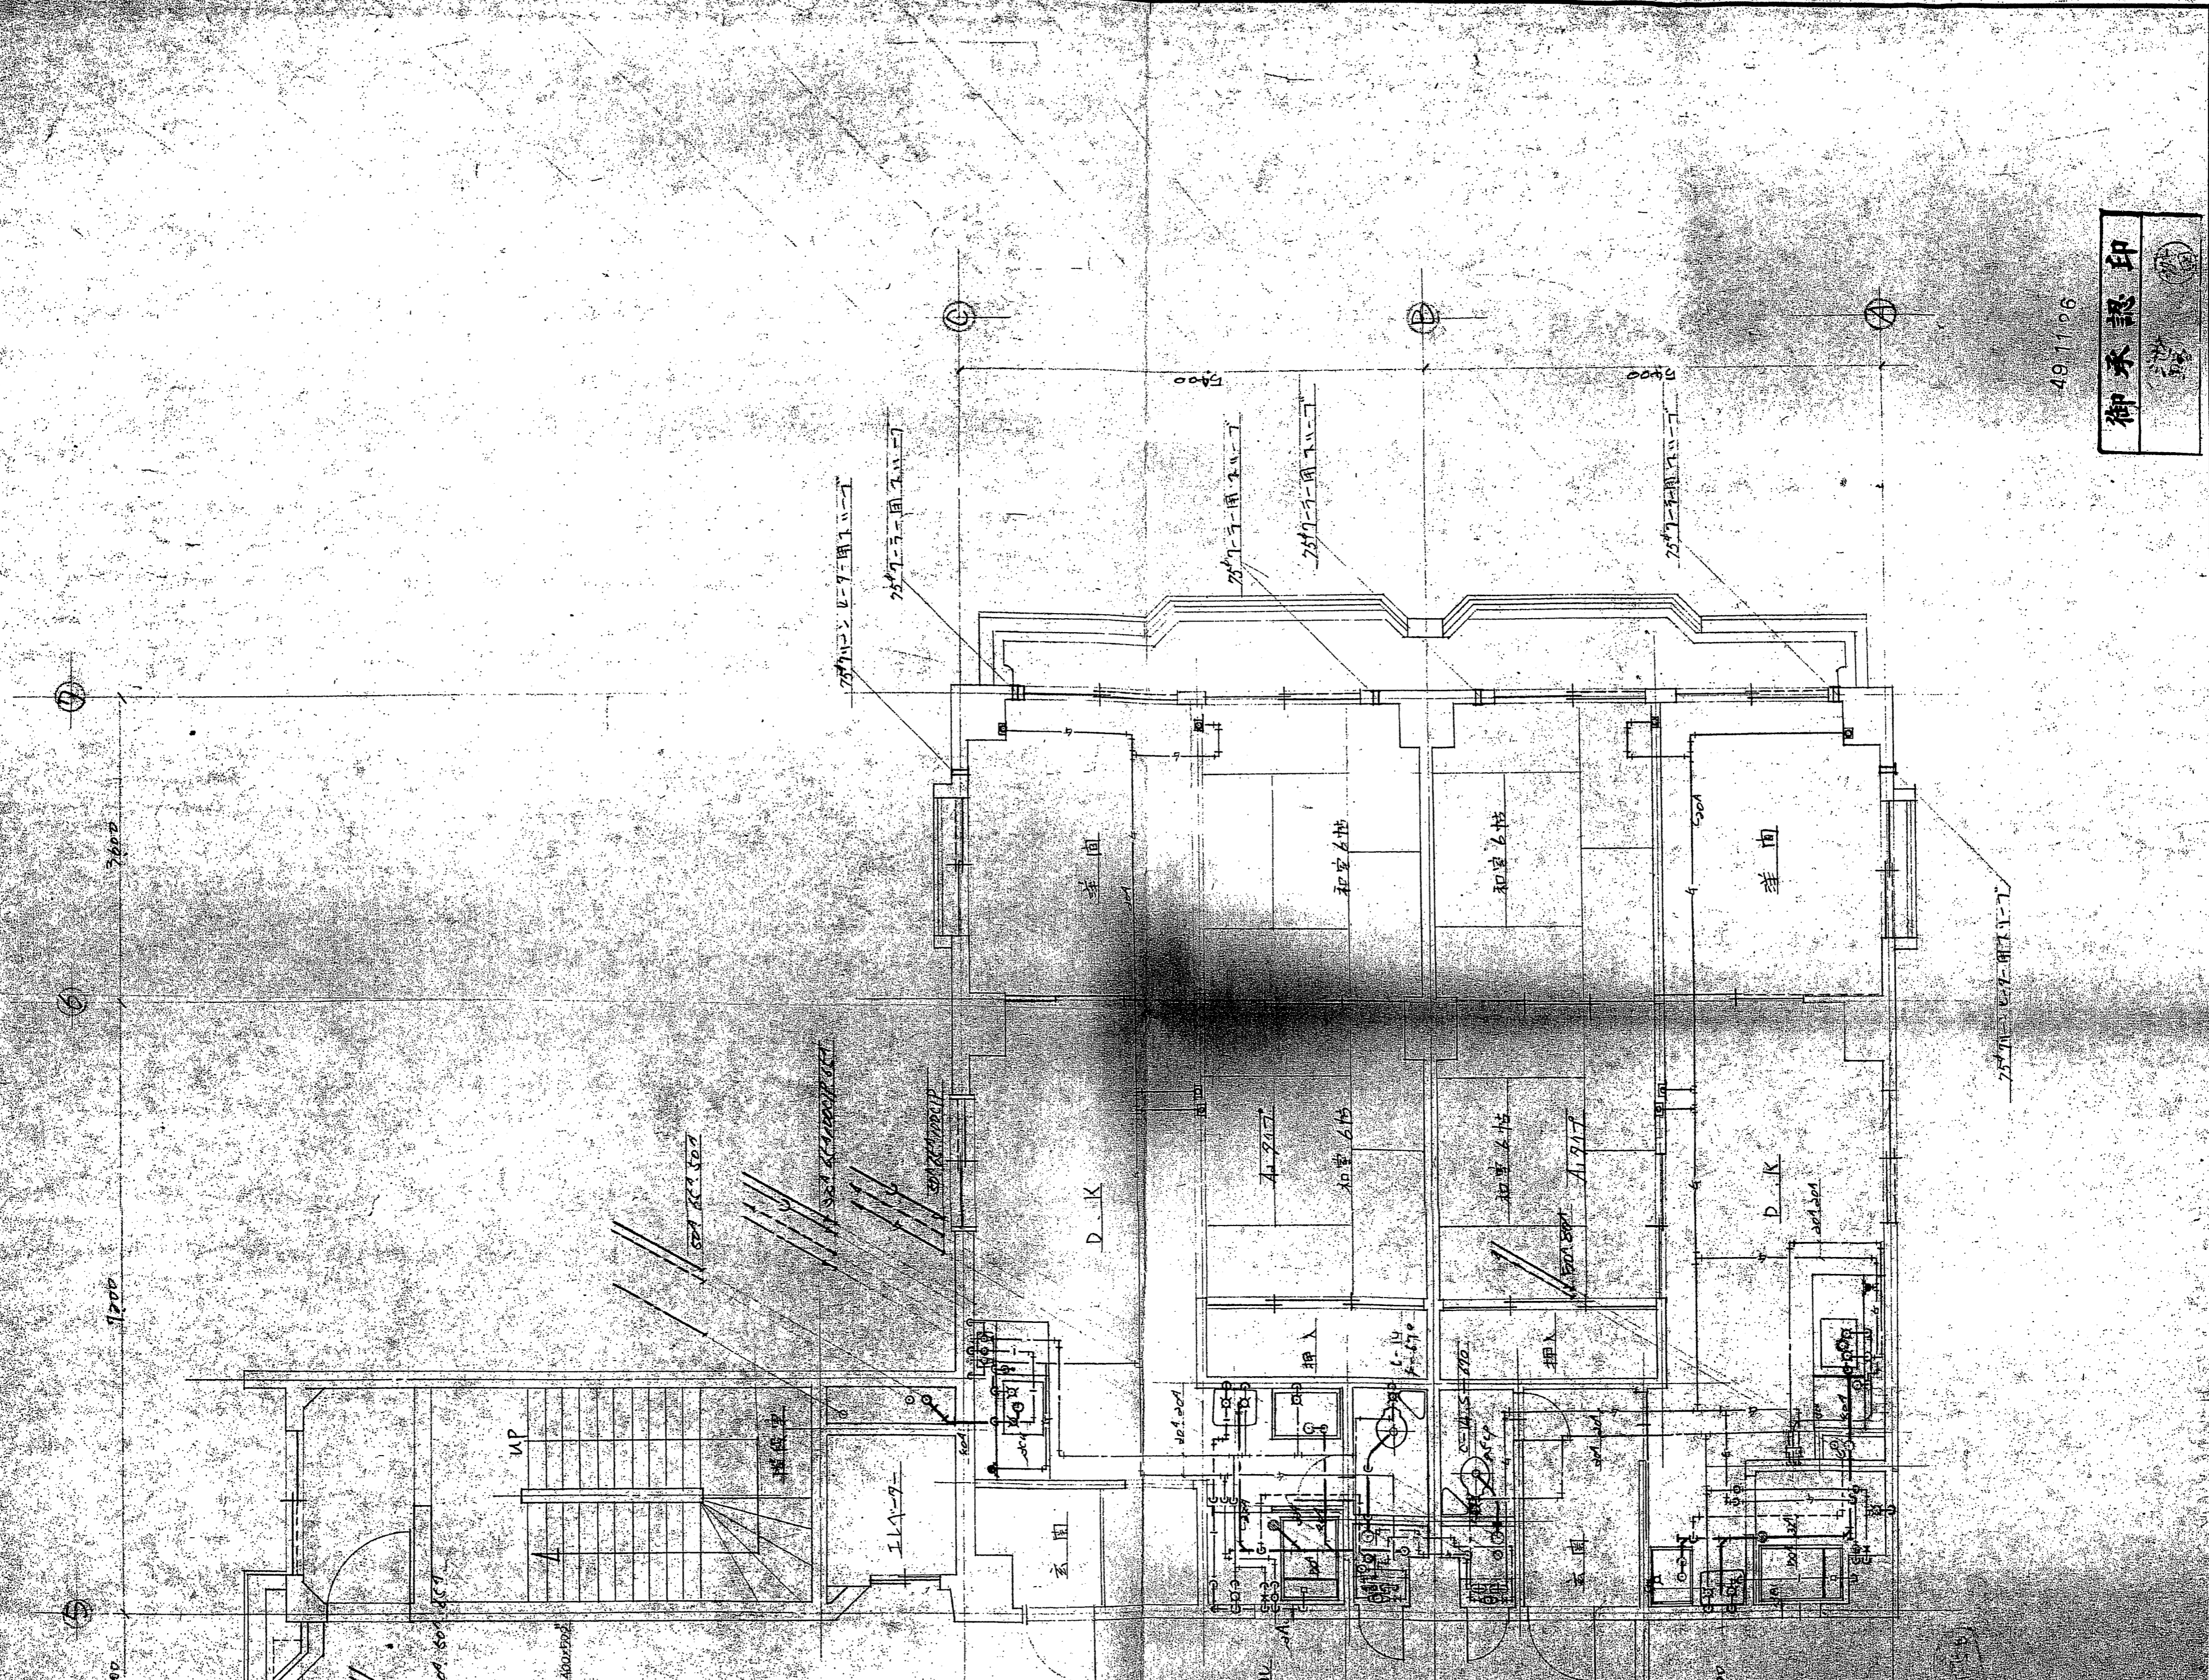

49.11.06

御承認印

承認	工務名	番号
設計	扇橋 工務 新築工事	103
製図	図面名	縮尺
	3~7階平面図	1/50
	東濃興業株式会社	日付
		49.10.7